
 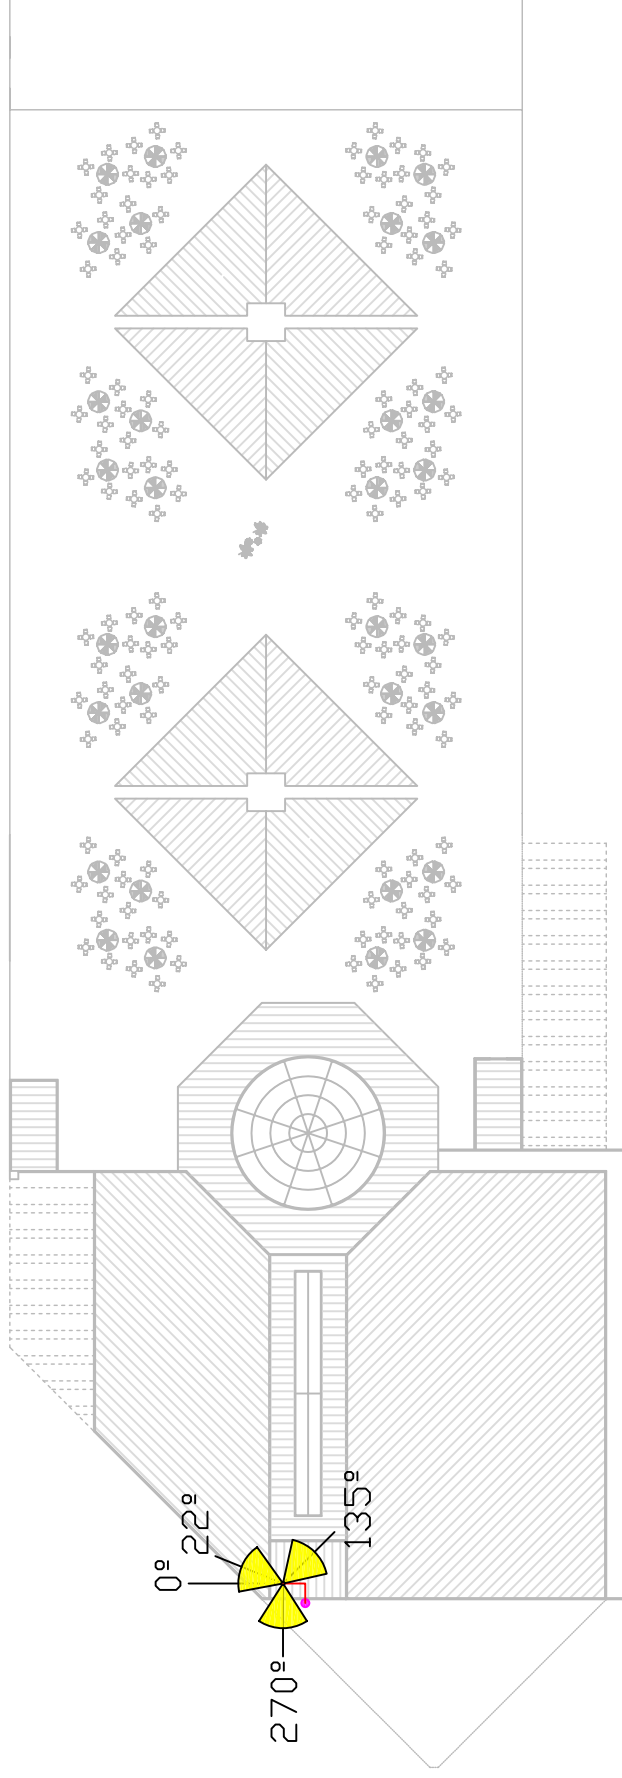



LEYENDA

	Punto de bajada de cables
	Cable coaxial 7/8"
	Mástil con paneles exteriores

 
CENTRO COMERCIAL - CUBIERTA				
UBICACIÓN: CAMAS (SEVILLA)				
ESCALA	FECHA	DIBUJADO	DPTO. TEORÍA DE LA SEÑAL Y COMUNICACIONES	
1:900	12/04/2007	J. GARCÍA		
Firma			PLANIFICACIÓN DE RED GSM / GPRS / EDGE	
J. GARCÍA NAVARRO ING. DE TELECOMUNICACIÓN			Nº PLANO	
			1	

 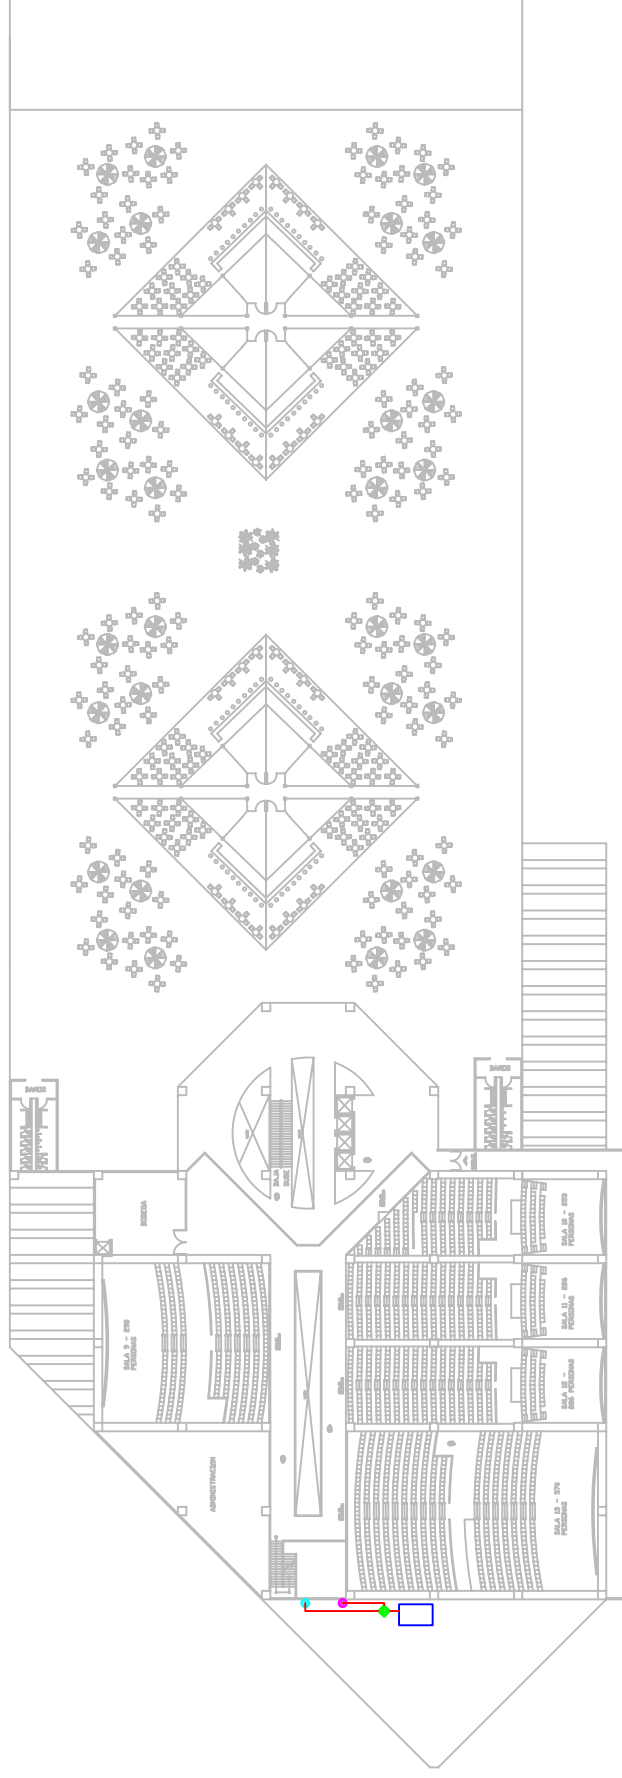


LEYENDA

●	Punto de bajada de cables
●	Punto de subida de cables
◆	Repartidor 1dB/7dB/Atenuador*
—	Cable coaxial 7/8"
	Caseta de equipos radio

 
* Mirar esquema de conexión de instalación interior en memoria

 

					CENTRO COMERCIAL - PLANTA ALTA				
ESCUELA SUPERIOR DE INGENIEROS UNIVERSIDAD DE SEVILLA					UBICACIÓN: CAMAS (SEVILLA)				
					ESCALA 1:900	FECHA 12/04/2007	DIBUJADO J.GARCÍA	DPTO. TEORÍA DE LA SEÑAL Y COMUNICACIONES	
Firma J. GARCÍA NAVARRO ING. DE TELECOMUNICACIÓN					PLANIFICACIÓN DE RED GSM / GPRS / EDGE				
					Nº PLANO 2				



LEYENDA

 
●	Punto de bajada de cables
●	Punto de subida de cables
◆	Repartidor 1dB/7dB
—	Cable coaxial 7/8"
	Antena de panel interior

 ESCUOLA SUPERIOR DE INGENIEROS UNIVERSIDAD DE SEVILLA		CENTRO COMERCIAL - ENTREPLANTA	
		UBICACIÓN: CAMAS (SEVILLA)	
ESCALA 1:900	FECHA 12/04/2007	DIBUJADO J. GARCÍA	DPTO. TEORÍA DE LA SEÑAL Y COMUNICACIONES
PLANIFICACIÓN DE RED GSM / GPRS / EDGE			Nº PLANO 3
Firma J. GARCÍA NAVARRO ING. DE TELECOMUNICACIÓN			

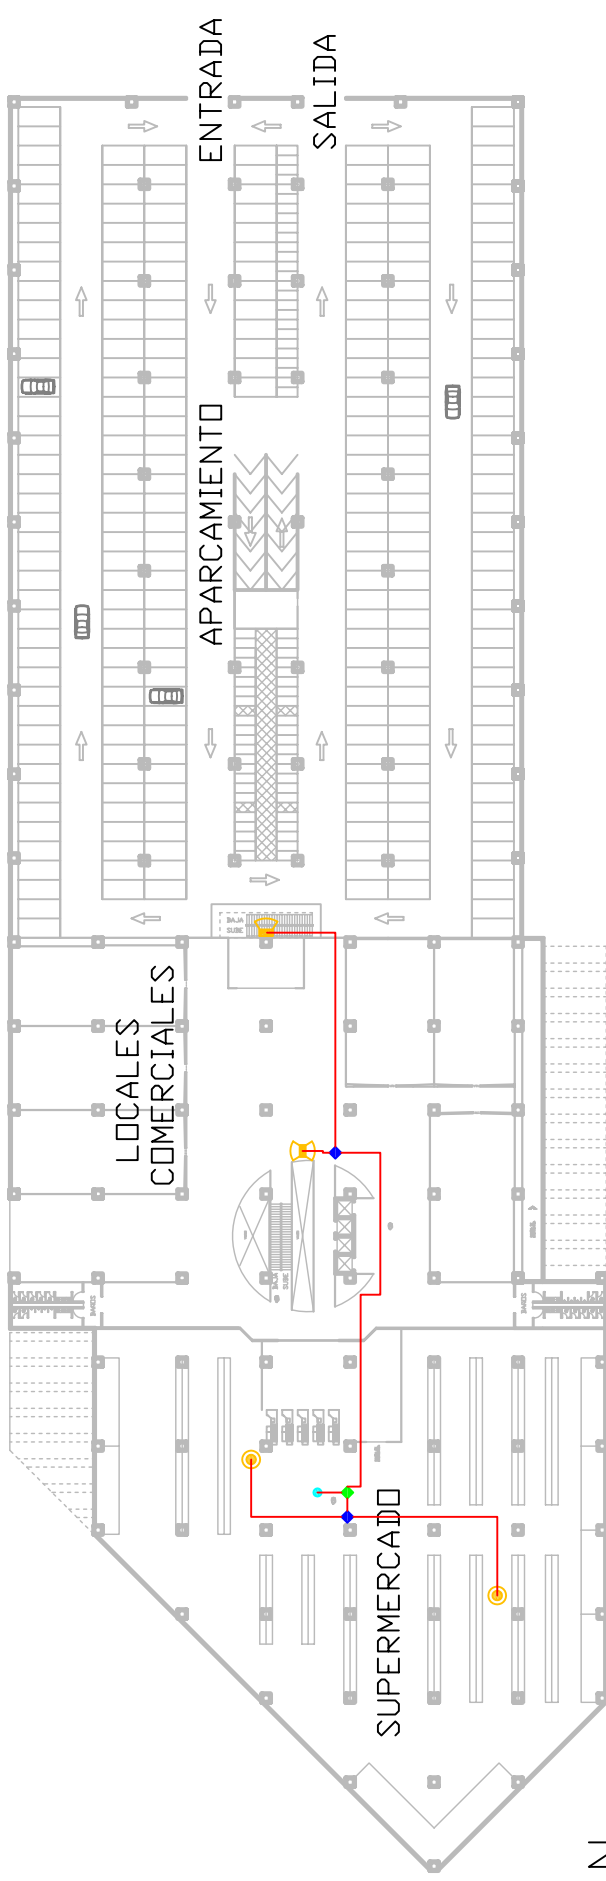


LEYENDA


●	Punto de subida de cables
◆	Repartidor 1dB/7dB
◆	Repartidor 3dB/3dB
—	Cable coaxial 7/8"
	Antena de panel interior
	Antena omnidireccional
	Antena bilobular

 ESCUOLA SUPERIOR DE INGENIEROS UNIVERSIDAD DE SEVILLA	CENTRO COMERCIAL - PLANTA BAJA			
	UBICACIÓN: CAMAS (SEVILLA)			
	ESCALA 1:900	FECHA 12/04/2007	DIBUJADO J. GARCÍA	DPTO. TEORÍA DE LA SEÑAL Y COMUNICACIONES
Firma J. GARCÍA NAVARRO ING. DE TELECOMUNICACIÓN	PLANIFICACIÓN DE RED GSM / GPRS / EDGE			Nº PLANO 4

Planta

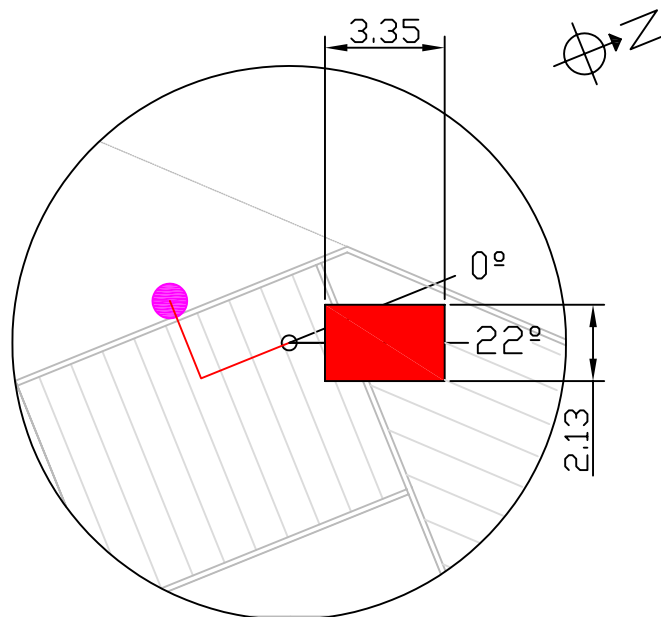


Sección

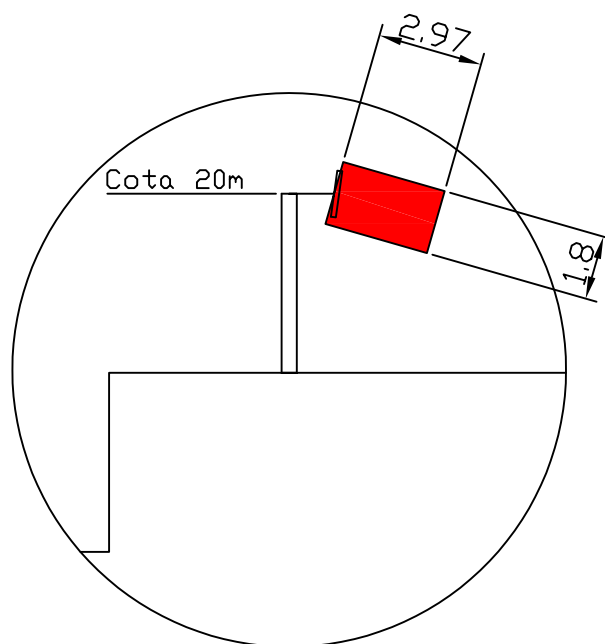


 ESCUELA SUPERIOR DE INGENIEROS UNIVERSIDAD DE SEVILLA	DETALLE PARALELEPÍPEDO SECTOR 1			
	UBICACIÓN: CAMAS (SEVILLA)			
	ESCALA	FECHA	DIBUJADO	DPTO. TEORÍA DE LA SEÑAL Y COMUNICACIONES
	1:225	12/04/2007	J.GARCÍA	
Firma	PLANIFICACIÓN DE RED GSM / GPRS / EDGE			Nº PLANO
J. GARCÍA NAVARRO ING. DE TELECOMUNICACIÓN				5

Planta

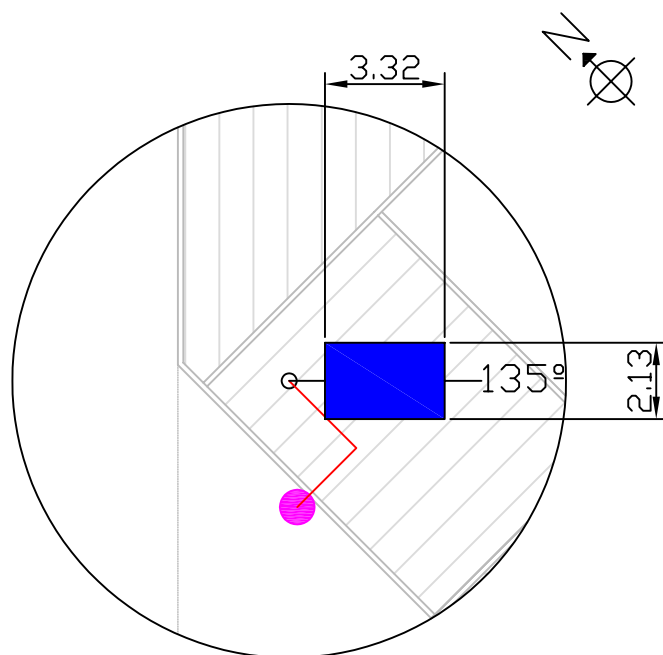


Sección

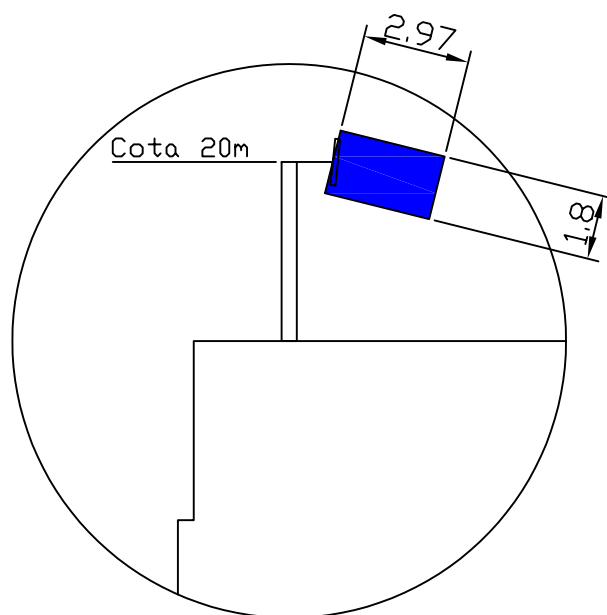


 ESCUELA SUPERIOR DE INGENIEROS UNIVERSIDAD DE SEVILLA	DETALLE PARALELEPÍPEDO SECTOR 2			
	UBICACIÓN: CAMAS (SEVILLA)			
	ESCALA	FECHA	DIBUJADO	DPTO. TEORÍA DE LA SEÑAL Y COMUNICACIONES
	1:225	12/04/2007	J.GARCÍA	
Firma	PLANIFICACIÓN DE RED GSM / GPRS / EDGE			Nº PLANO
J. GARCÍA NAVARRO ING. DE TELECOMUNICACIÓN				6

Planta

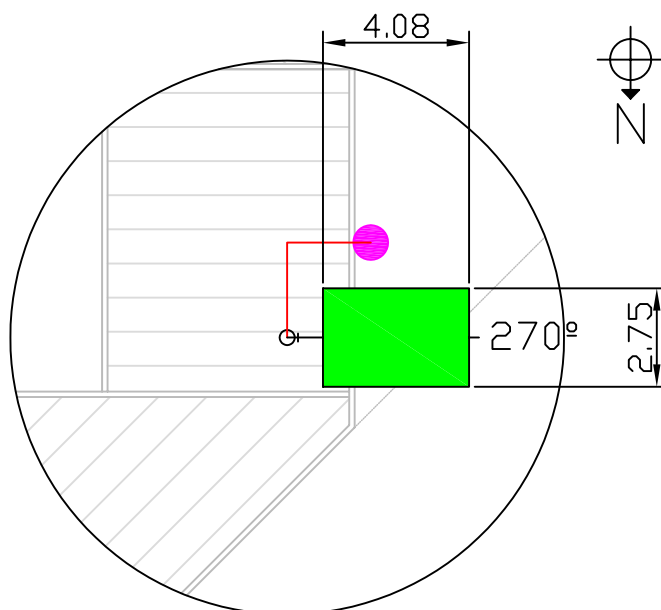

Sección

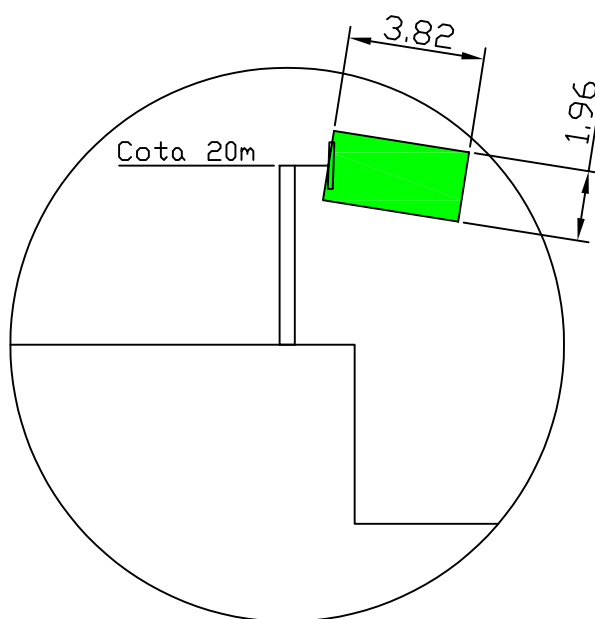

 ESCUELA SUPERIOR DE INGENIEROS UNIVERSIDAD DE SEVILLA	DETALLE PARALELEPÍPEDO SECTOR 3			
	UBICACIÓN: CAMAS (SEVILLA)			
	ESCALA 1:225	FECHA 12/04/2007	DIBUJADO J.GARCÍA	DPTO. TEORÍA DE LA SEÑAL Y COMUNICACIONES
Firma J. GARCÍA NAVARRO ING. DE TELECOMUNICACIÓN	PLANIFICACIÓN DE RED GSM / GPRS / EDGE			Nº PLANO 7