
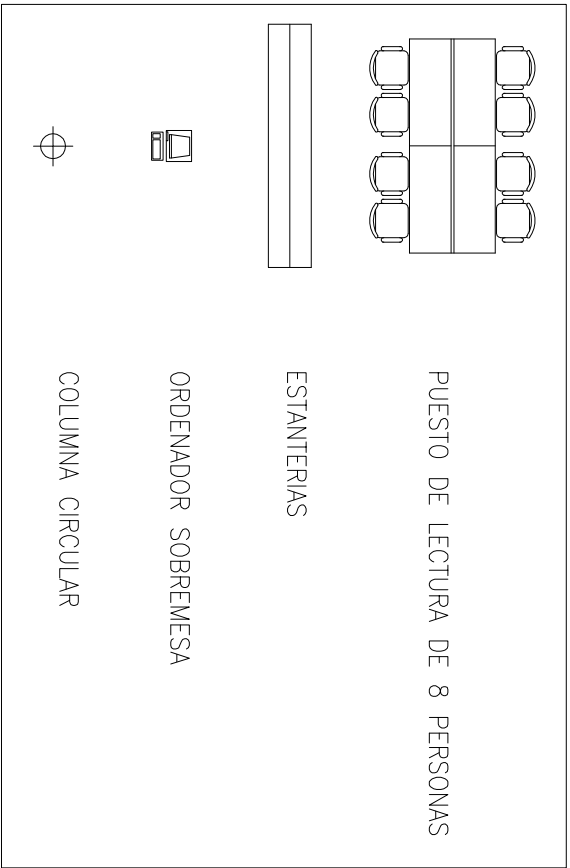


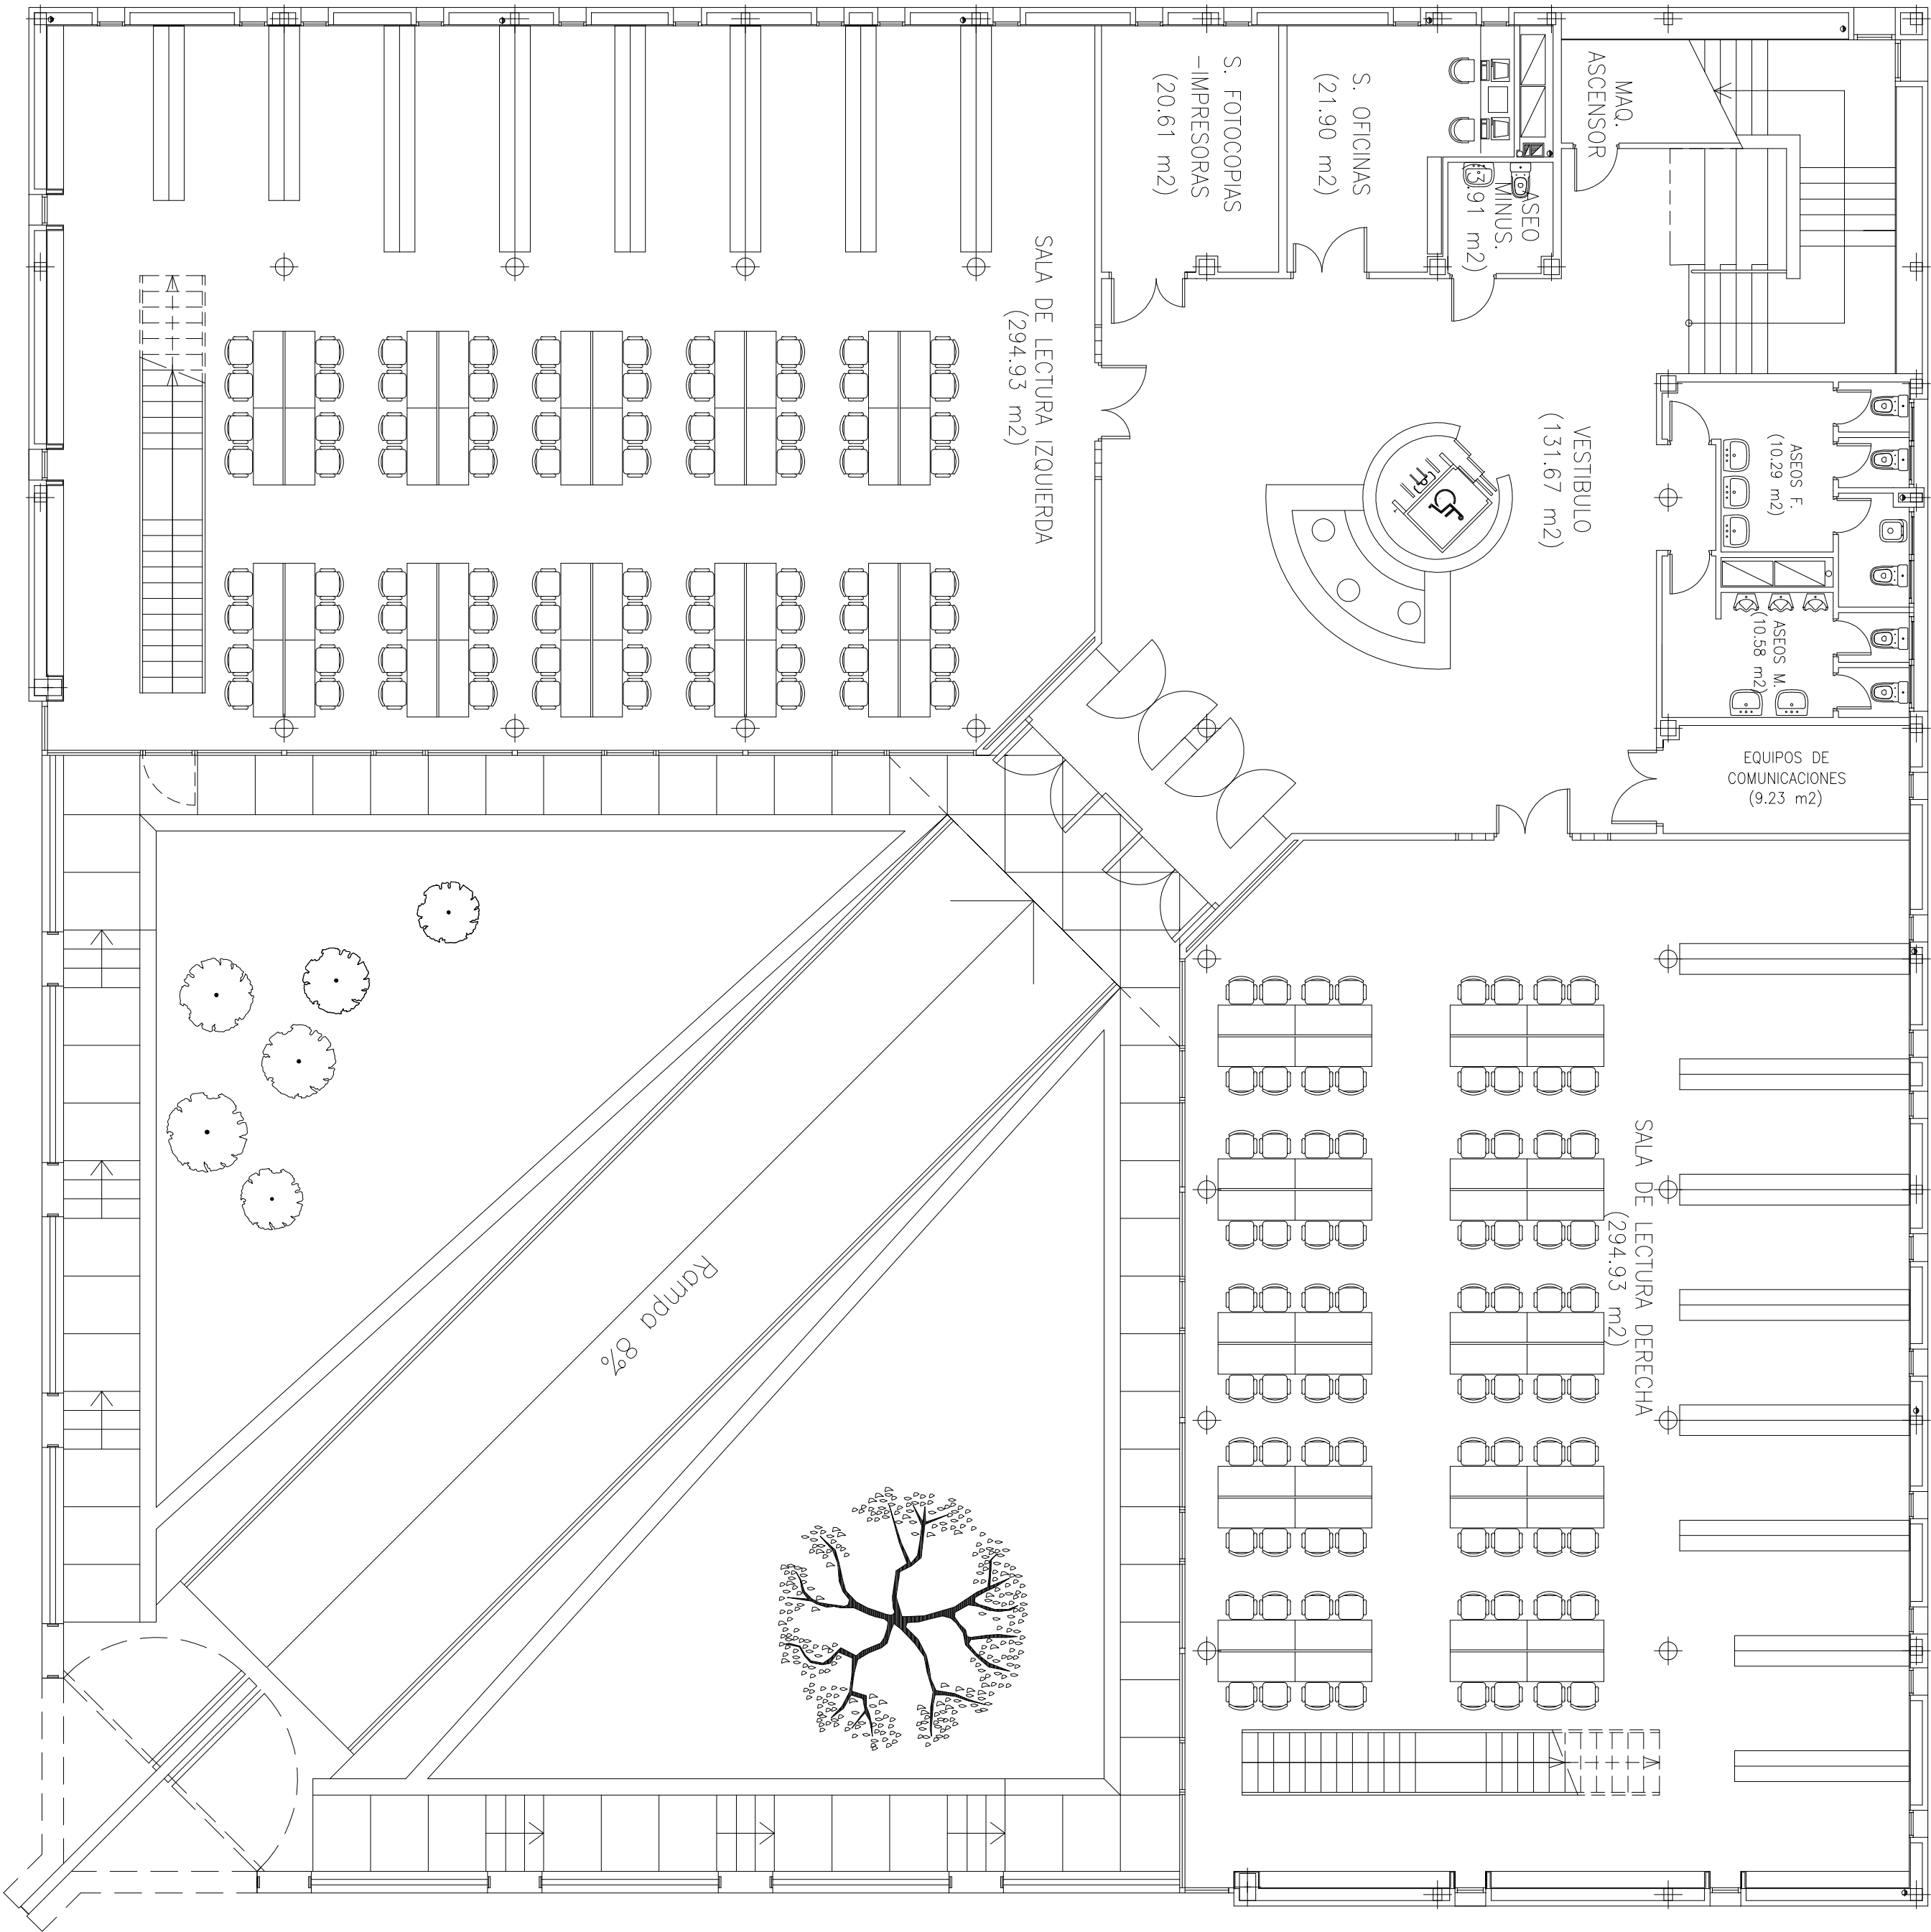

PLANO N.º :
11

UNIVERSIDAD DE SEVILLA

DEPARTAMENTO DE INGENIERÍA ELÉCTRICA

ESCUELA SUPERIOR DE INGENIEROS

DISTRIBUCIÓN GENERAL PLANTA BAJA

ESCALA
1:100

NOMBRE: JUAN ALBERTO GARCÍA BRAVO

NIF: 52319342T

DIBUJADO: JUN. 10