


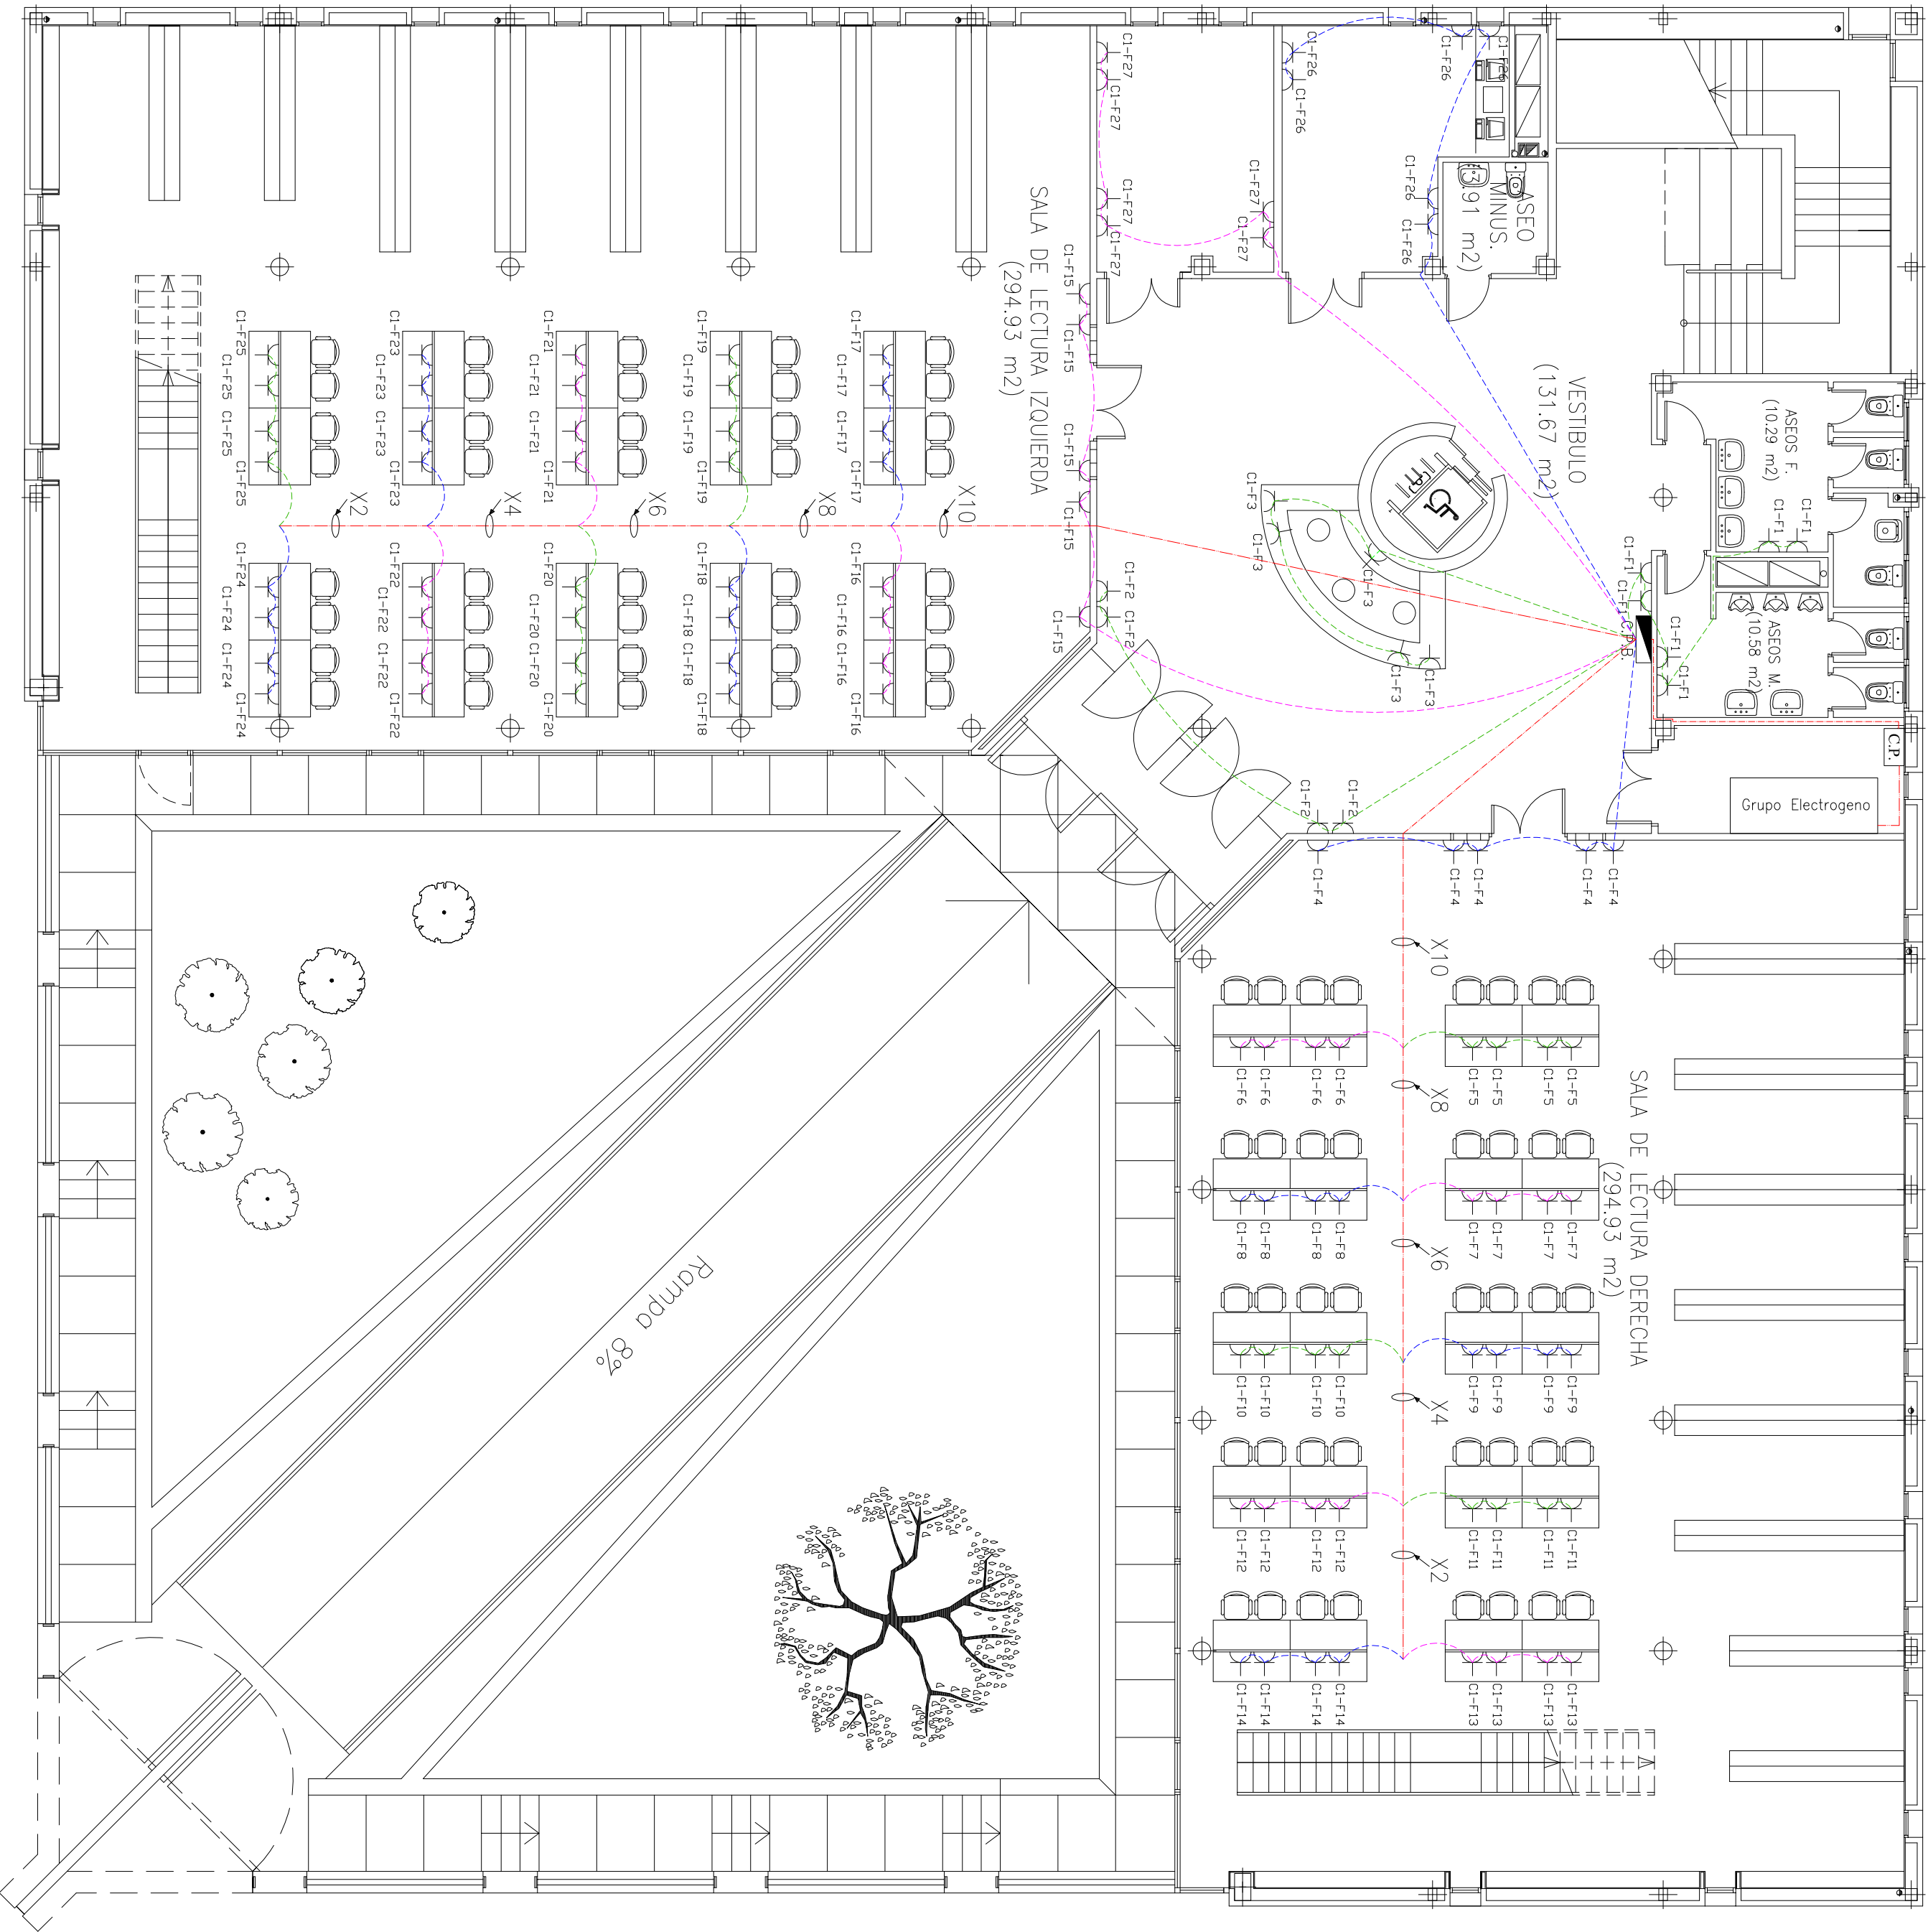

CUADRO PRINCIPAL DE PROTECCION

CUADRO SECUNDARIO DE PROTECCION

TOMA DE CORRIENTE 10/16 A

CONDUCTOR MONOFASICO + NEUTRO (FASE R)

CONDUCTOR MONOFASICO + NEUTRO (FASE S)

CONDUCTOR MONOFASICO + NEUTRO (FASE T)

CONDUCTOR TRIFASICO + NEUTRO (CIRCUITO ALIMENTACION CUADROS SECUNDARIOS)

AGRUPACION SOBRE BANDEJA DE "N"
CONDUCTOR (MONOFASICO + NEUTRO)

PUESTO DE LECTURA DE 8 PERSONAS

ESTANTERIAS

ORDENADOR SOBREMESA

COLUMNA CIRCULAR

PLANO N.º:

14

UNIVERSIDAD DE SEVILLA

DEPARTAMENTO DE INGENIERÍA ELÉCTRICA

ESCUELA SUPERIOR DE INGENIEROS

FUERZA PLANTA BAJA

ESCALA 1:100

NOMBRE: JUAN ALBERTO GARCÍA BRAVO

NIF: 52319342T

DIBUJADO: JUN. 10