
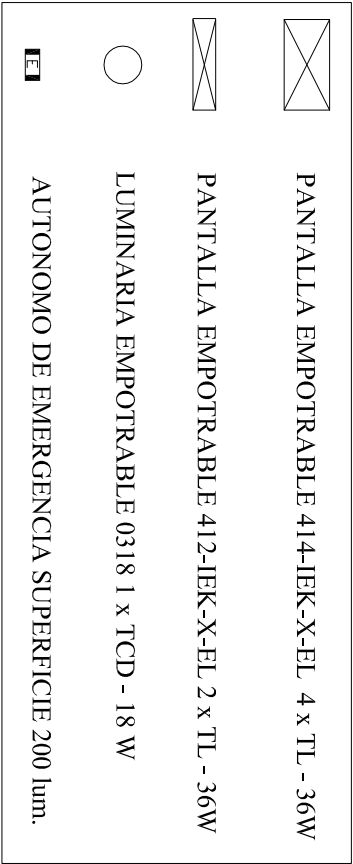
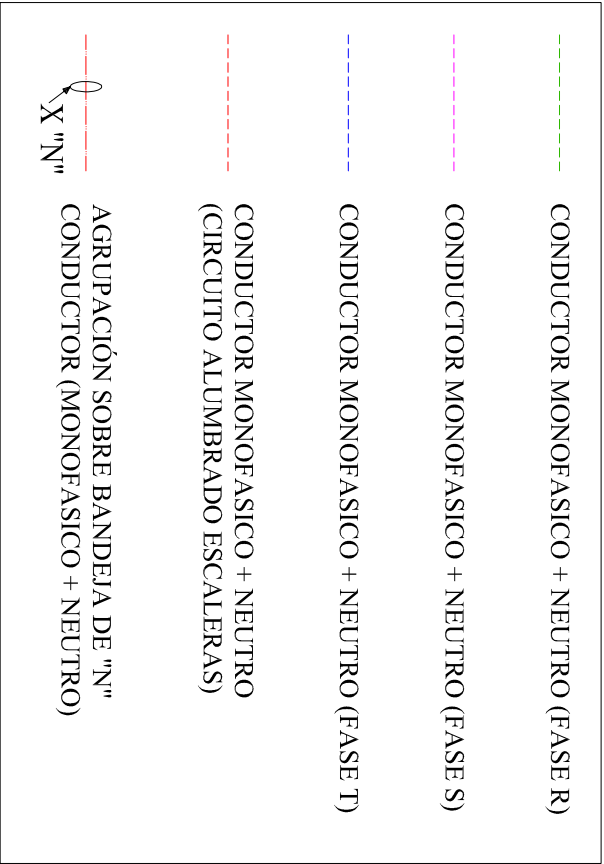


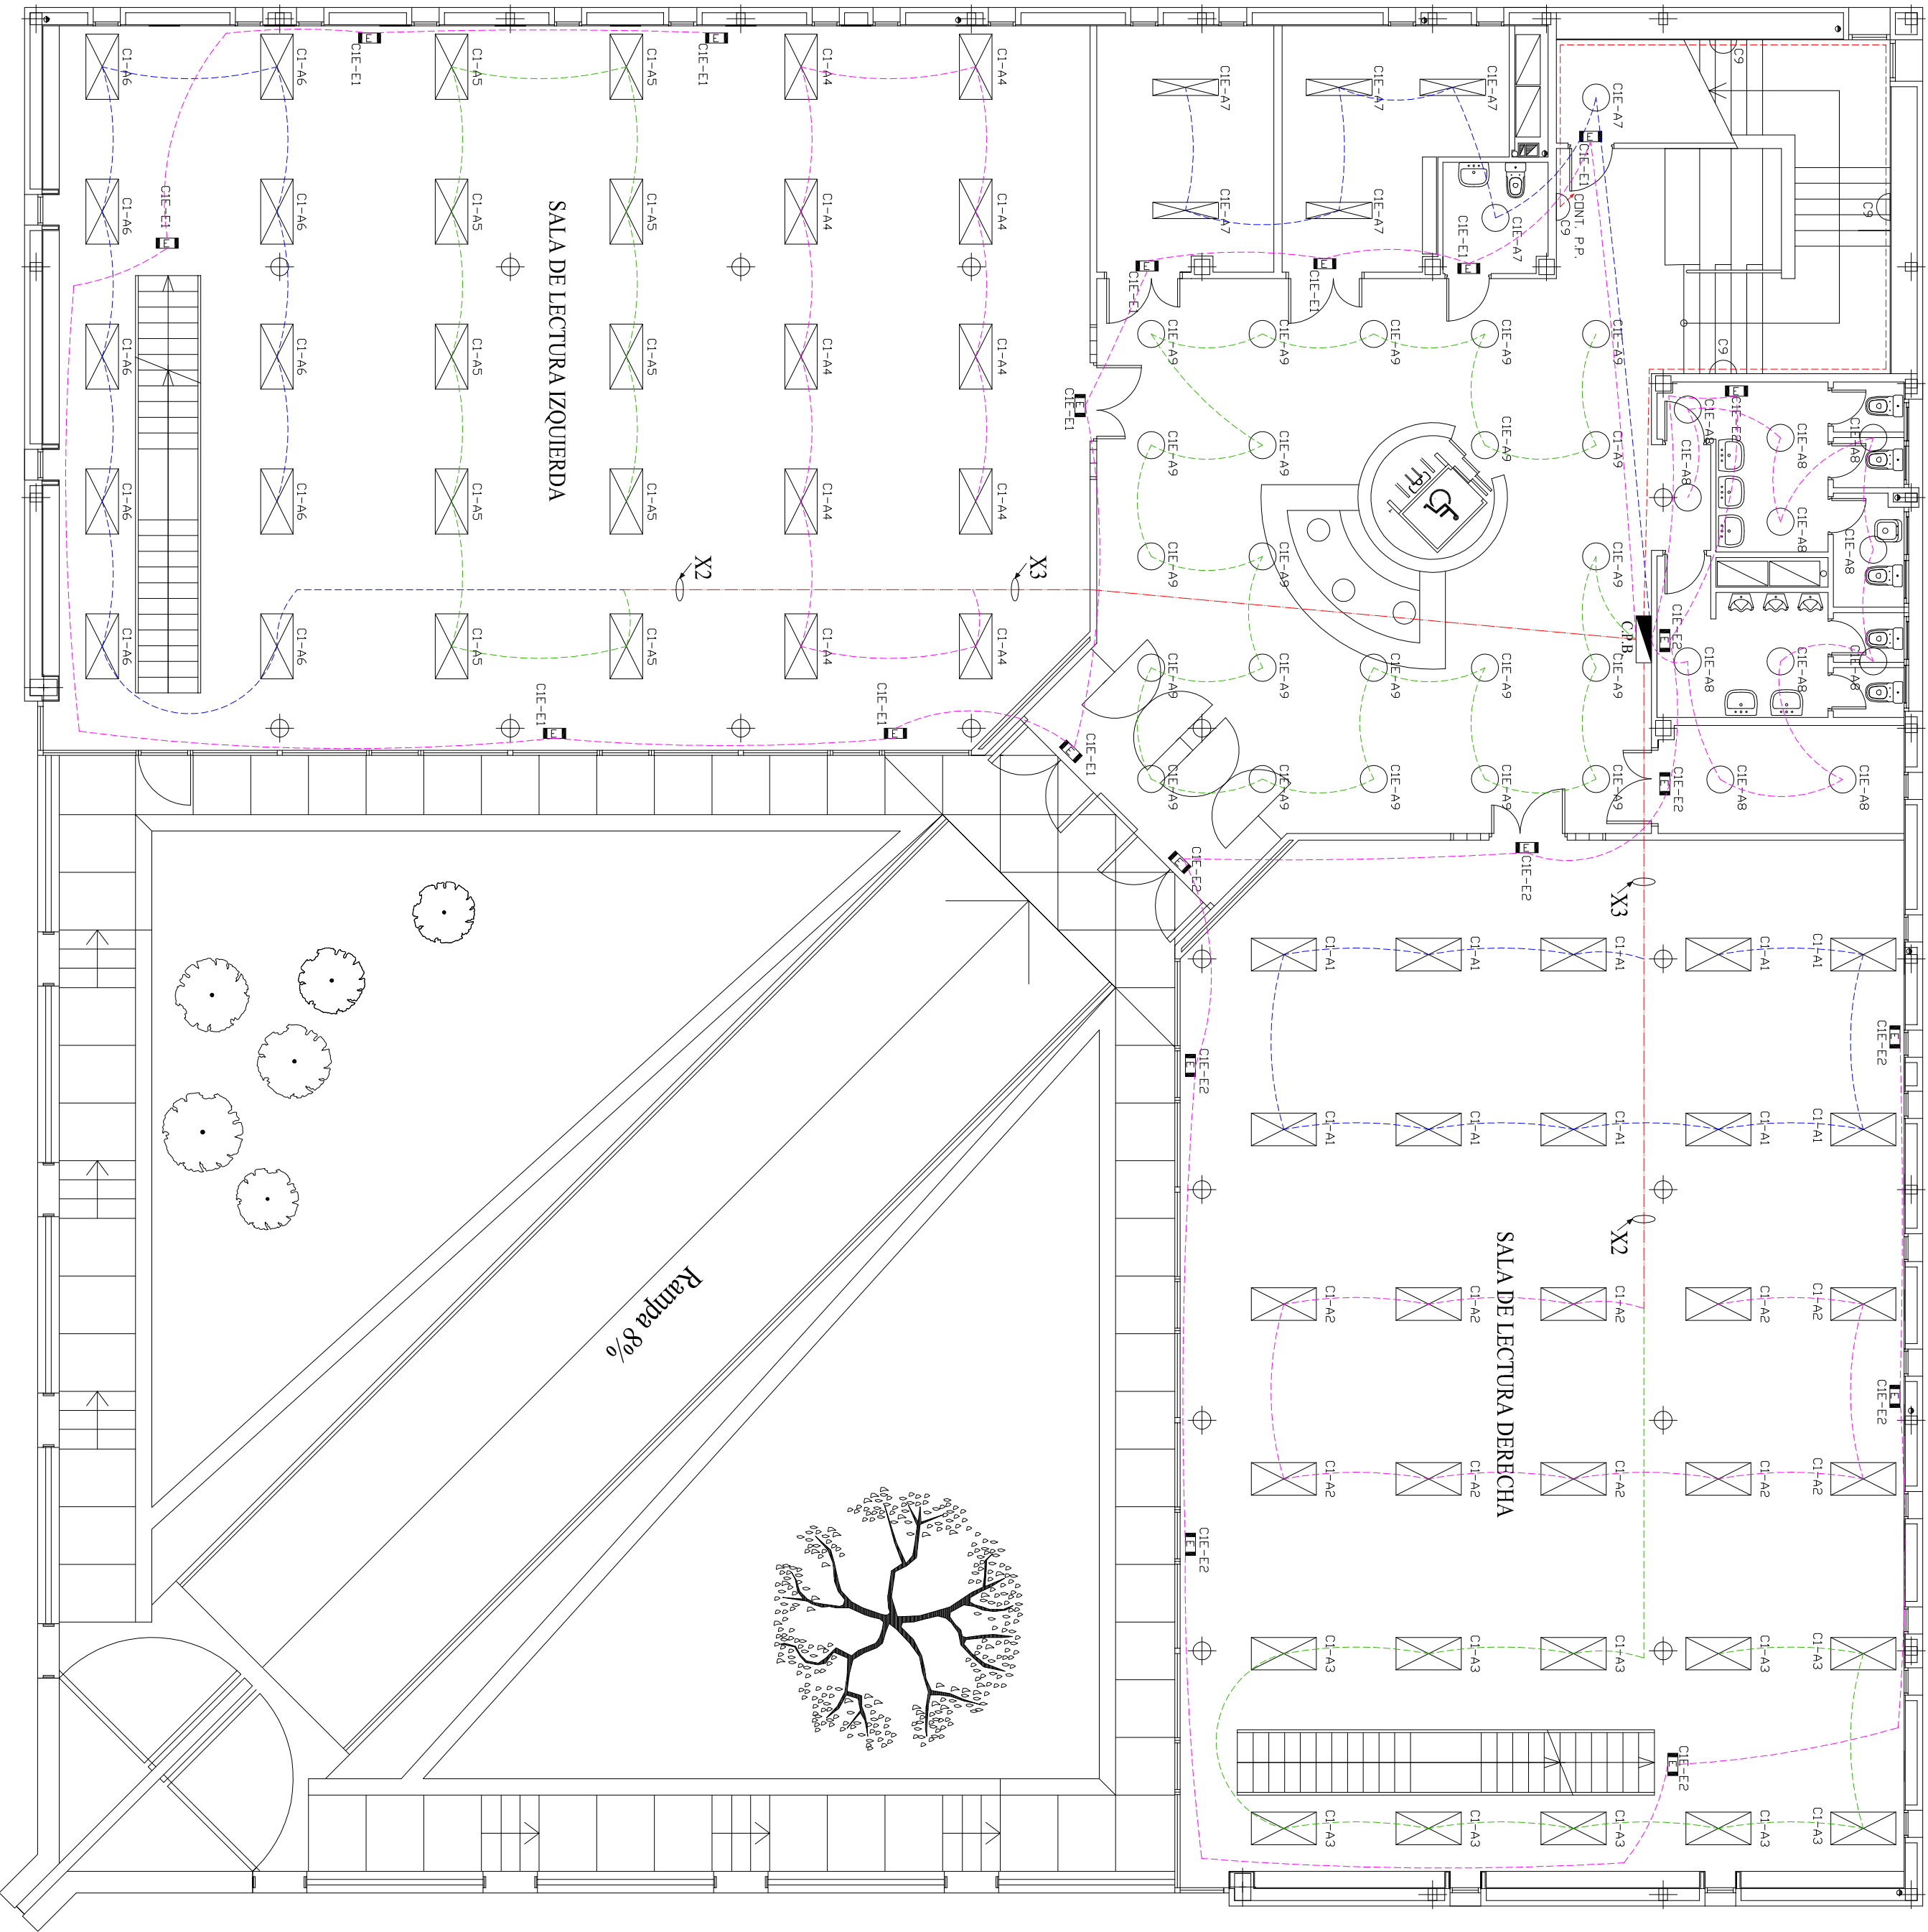

PLANO N.º :
17

UNIVERSIDAD DE SEVILLA
DEPARTAMENTO DE INGENIERÍA ELÉCTRICA
ESCUELA SUPERIOR DE INGENIEROS

ALUMBRADO PLANTA BAJA

ESCALA
1:100

NOMBRE: JUAN ALBERTO GARCÍA BRAVO

NIF: 523193242T

DIBUJADO: JUN. 10