


**LEYENDA**

- Tubería Ida.
- Tubería Retorno.
- Tubería Desagüe fan coils.
- Difusor lineal
- ⊗ Difusor rotacional
- ⊙ Tobera de Impulsión tamaño #100
- ⊕ Rejilla retorno
- ⊖ Boca de extracción
- ⊞ Compuerta Cortafuegos
- Caja de ventilación
- ⊞ Extractor Tubular
- Unidades interiores - fan coils
- ⊙ Sonda calidad Aire
- ⊕ Termostato
- Conducto circular flexible aislado
- Conducto circular flexible sin aislar

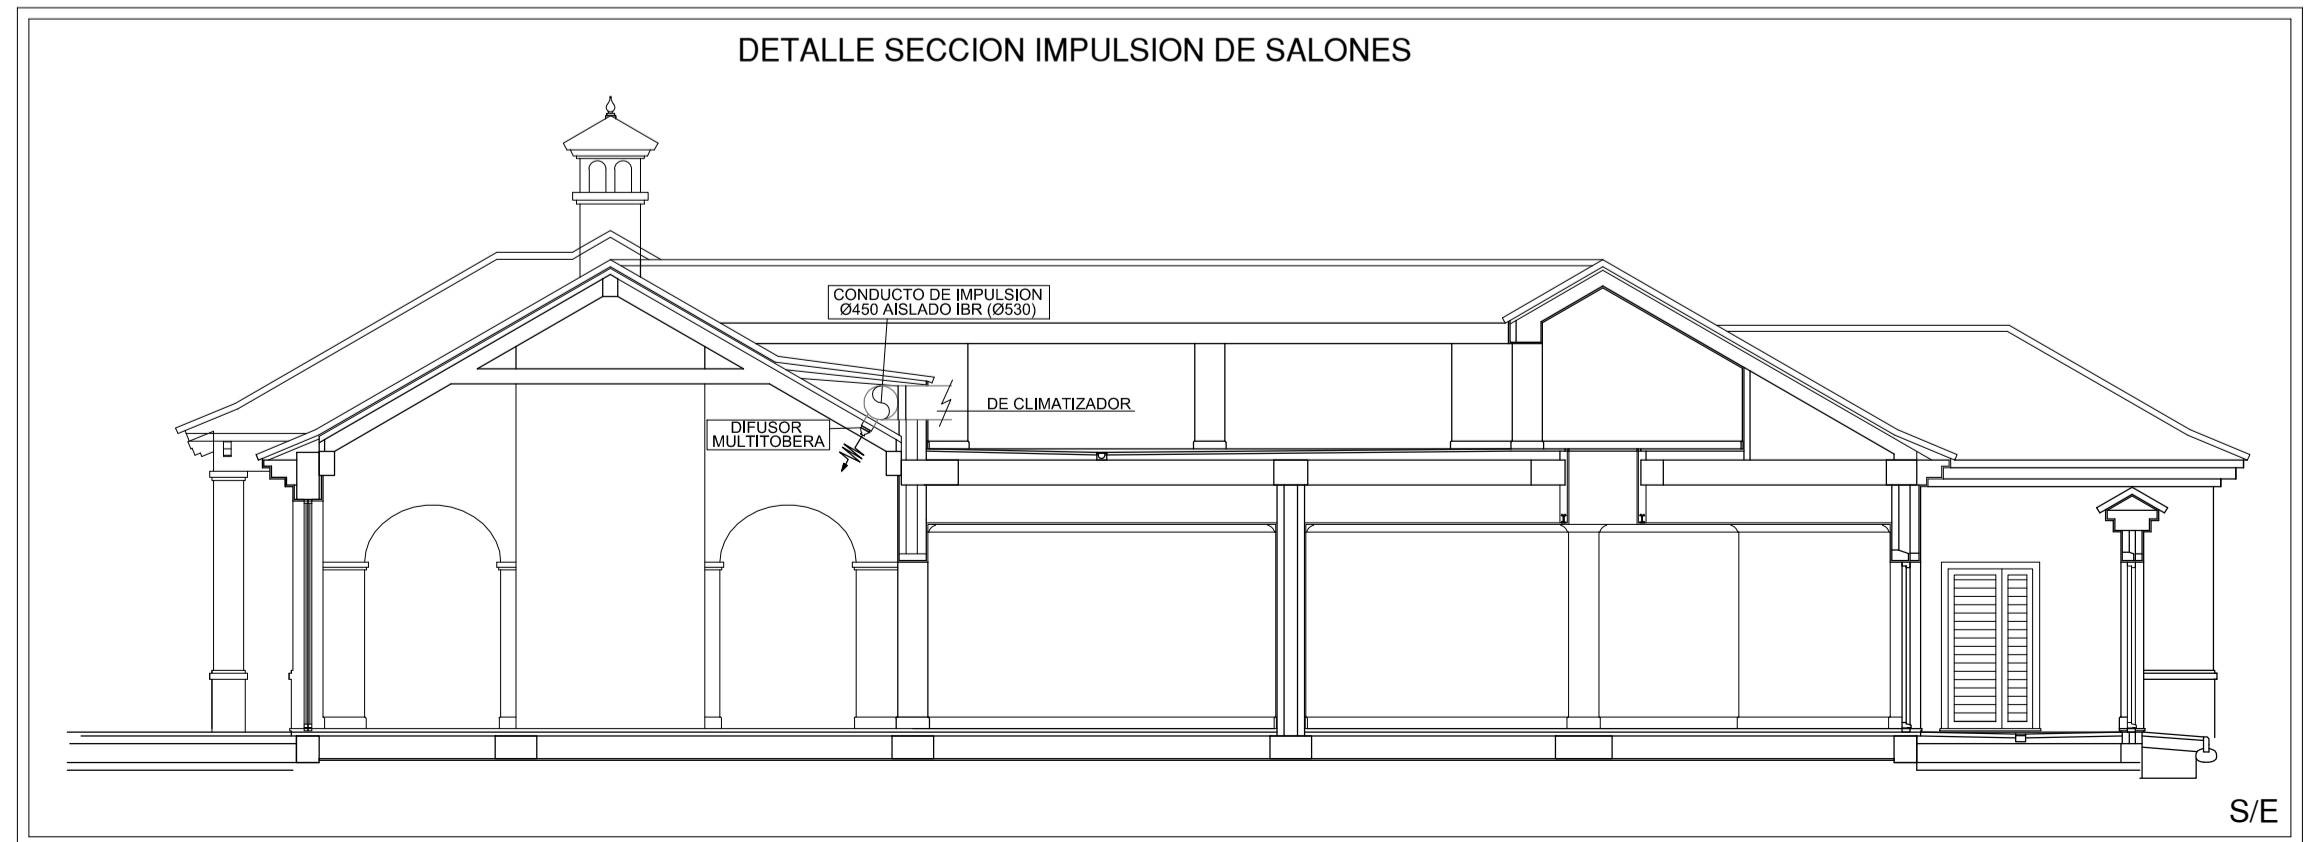

Proyecto:	CASA CLUB DE GOLF ARCOS DE LA FRONTERA. CADIZ	
Plano:	INSTALACIONES TÉRMICAS PLANTA BAJA	Plano N° 03 ESCALA 1 : 100
Autor:	David Calañás Carrero	Fecha: Junio 2017