


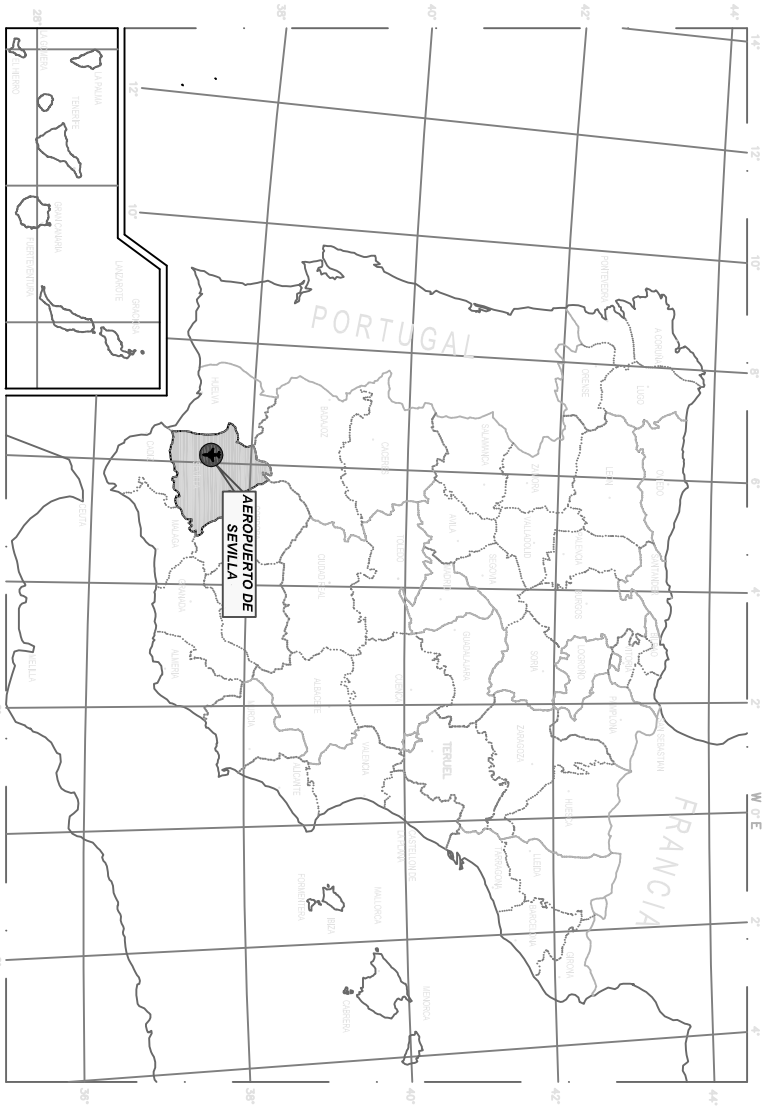

INDICE DE PLANOS

1. GENERAL

1.1. G01: LOCALIZACION Y CONFIGURACION GENERAL. INDICE DE PLANOS


2. MEDIA TENSION: MODIFICACIONES EN LA RED DE DISTRIBUCION ELECTRICA

2.1. ESTADO ACTUAL

- 2.1.1. MT01: UBICACION DE CT Y CEL. ANILLOS DE MT, CANALIZACIONES
- 2.1.1. MT02: ESQUEMA UNIFILAR
- 2.1.2. MT03: ESQUEMAS GENERALES DE DISTRIBUCION ELECTRICA
- 2.2. ESTADO PROYECTADO
- 2.2.1. MT04: NUEVOS ANILLOS
- 2.2.1. MT05: ESQUEMA DE MEDIA EN CEL
- 2.2.2. MT06: ESQUEMA UNIFILAR
- 2.2.4. MT07: ESQUEMAS GENERALES DE DISTRIBUCION ELECTRICA
- 2.2.5.

3. BALIZAMIENTO: ADECUACION A CAT III/IIII

- 3.1. BAL01: RECORRIDO DE CIRCUITOS
- 3.2. SISTEMA DE APROXIMACION
- 3.2.1. BAL02: CONFIGURACION
- 3.2.2. BAL03: INSTALACION, CANALIZACIONES CAB 09
- 3.2.3. BAL04: INSTALACION, CANALIZACIONES CAB 27
- 3.2.4. BAL05: CIRCUITOS CAB 09
- 3.2.5. BAL06: CIRCUITOS CAB 27
- 3.3. ZONA DE TOMA DE CONTRATO
- 3.3.1. BAL07: ZC09 CONFIGURACION, CANALIZACIONES
- 3.3.2. BAL08: ZC27 CONFIGURACION, CANALIZACIONES
- 3.3.3. BAL09: ZC09 CIRCUITOS
- 3.3.4. BAL10: ZC27 CIRCUITOS

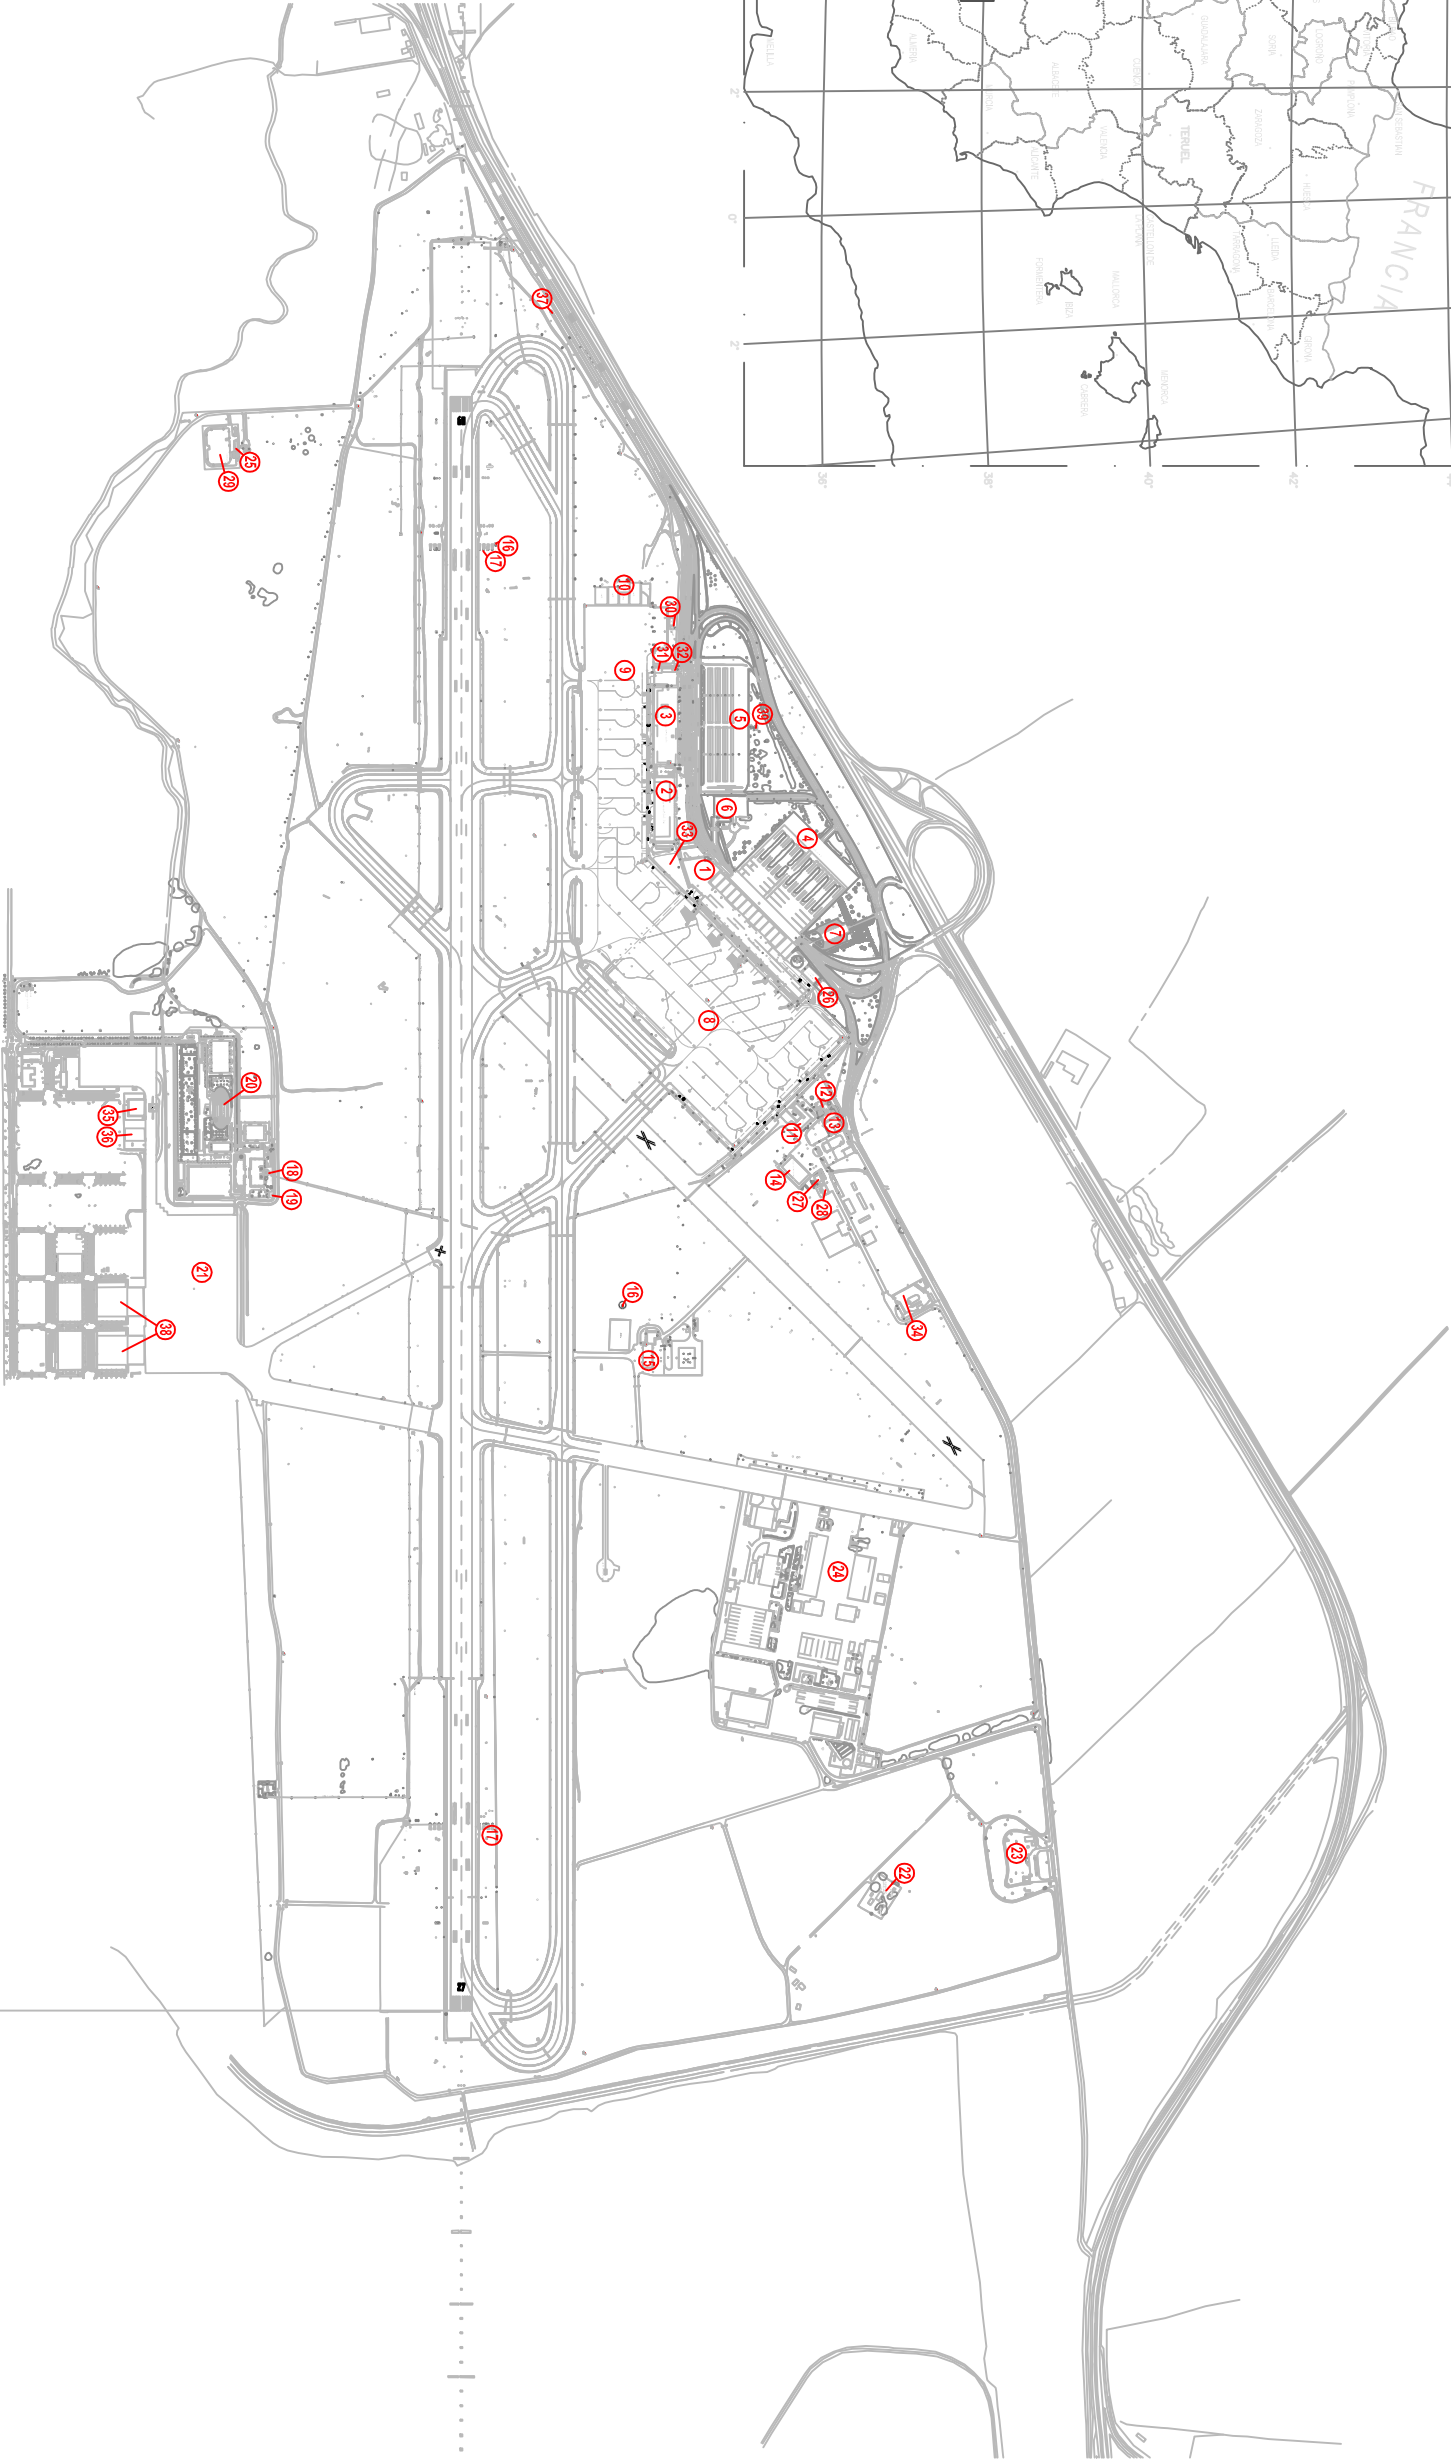

- 1 Edificio terminal
- 2 Edificio terminal de carga
- 3 Edificio terminal antiguo
- 4 Parking público P1
- 5 Parking público P2
- 6 Parking taxis
- 7 Parking autobuses
- 8 Plataforma
- 9 Plataforma aviación general
- 10 Hangares

- 11 Central eléctrica
- 12 Halonera
- 13 Edificio de catering
- 14 Hangar de mantenimientos
- 15 Edificio Contraincendios (SEI)

- 16 WDI
- 17 PAPI
- 18 Torre de control
- 19 Torre de control de contingencia
- 20 Centro de control


- 21 Plataforma militar
- 22 Centro de telecomunicaciones
- 23 Abastecimiento de combustible (C.L.H)
- 24 Instalaciones de EADS-CASA
- 25 Centro de embares

- 26 Central termofrónica
- 27 Hangar comandancia militar
- 28 Almacén SAT/A (Comandancia militar)
- 29 Depuradora (Fuera de servicio)
- 30 Caseta hidro-neumática, aljibe

- 31 Correo (Fuera de servicio)
- 32 Accesos servicios
- 33 Jardín Moleo
- 34 Parcela distribución combustibles
- 35 Hangar helicópteros Policía Nacional

- 36 Hangar D.G.T.
- 37 Pantalla Deflectora
- 38 Hangares Maestranza Aérea
- 39 Caseta de Transformación

REMODELACIÓN DEL SISTEMA ELÉCTRICO			
AEROPUERTO DE SEVILLA			
LOCALIZACIÓN Y CONFIGURACIÓN GENERAL		INDICE DE PLANOS	
INGENIERIA AERONAUTICA		INFRAESTRUCTURA DEL TRANSPORTE AEREO	
DISEÑADO:	ANA MOLINA BERNAL	ESCUELA SUPERIOR DE INGENIEROS. SEVILLA	
	COMPROBADO: ANA MOLINA BERNAL		
HOJA N.º	PLANO N.º	FECHA: SEPT. 2009	SIN ESCALA
1	G01		

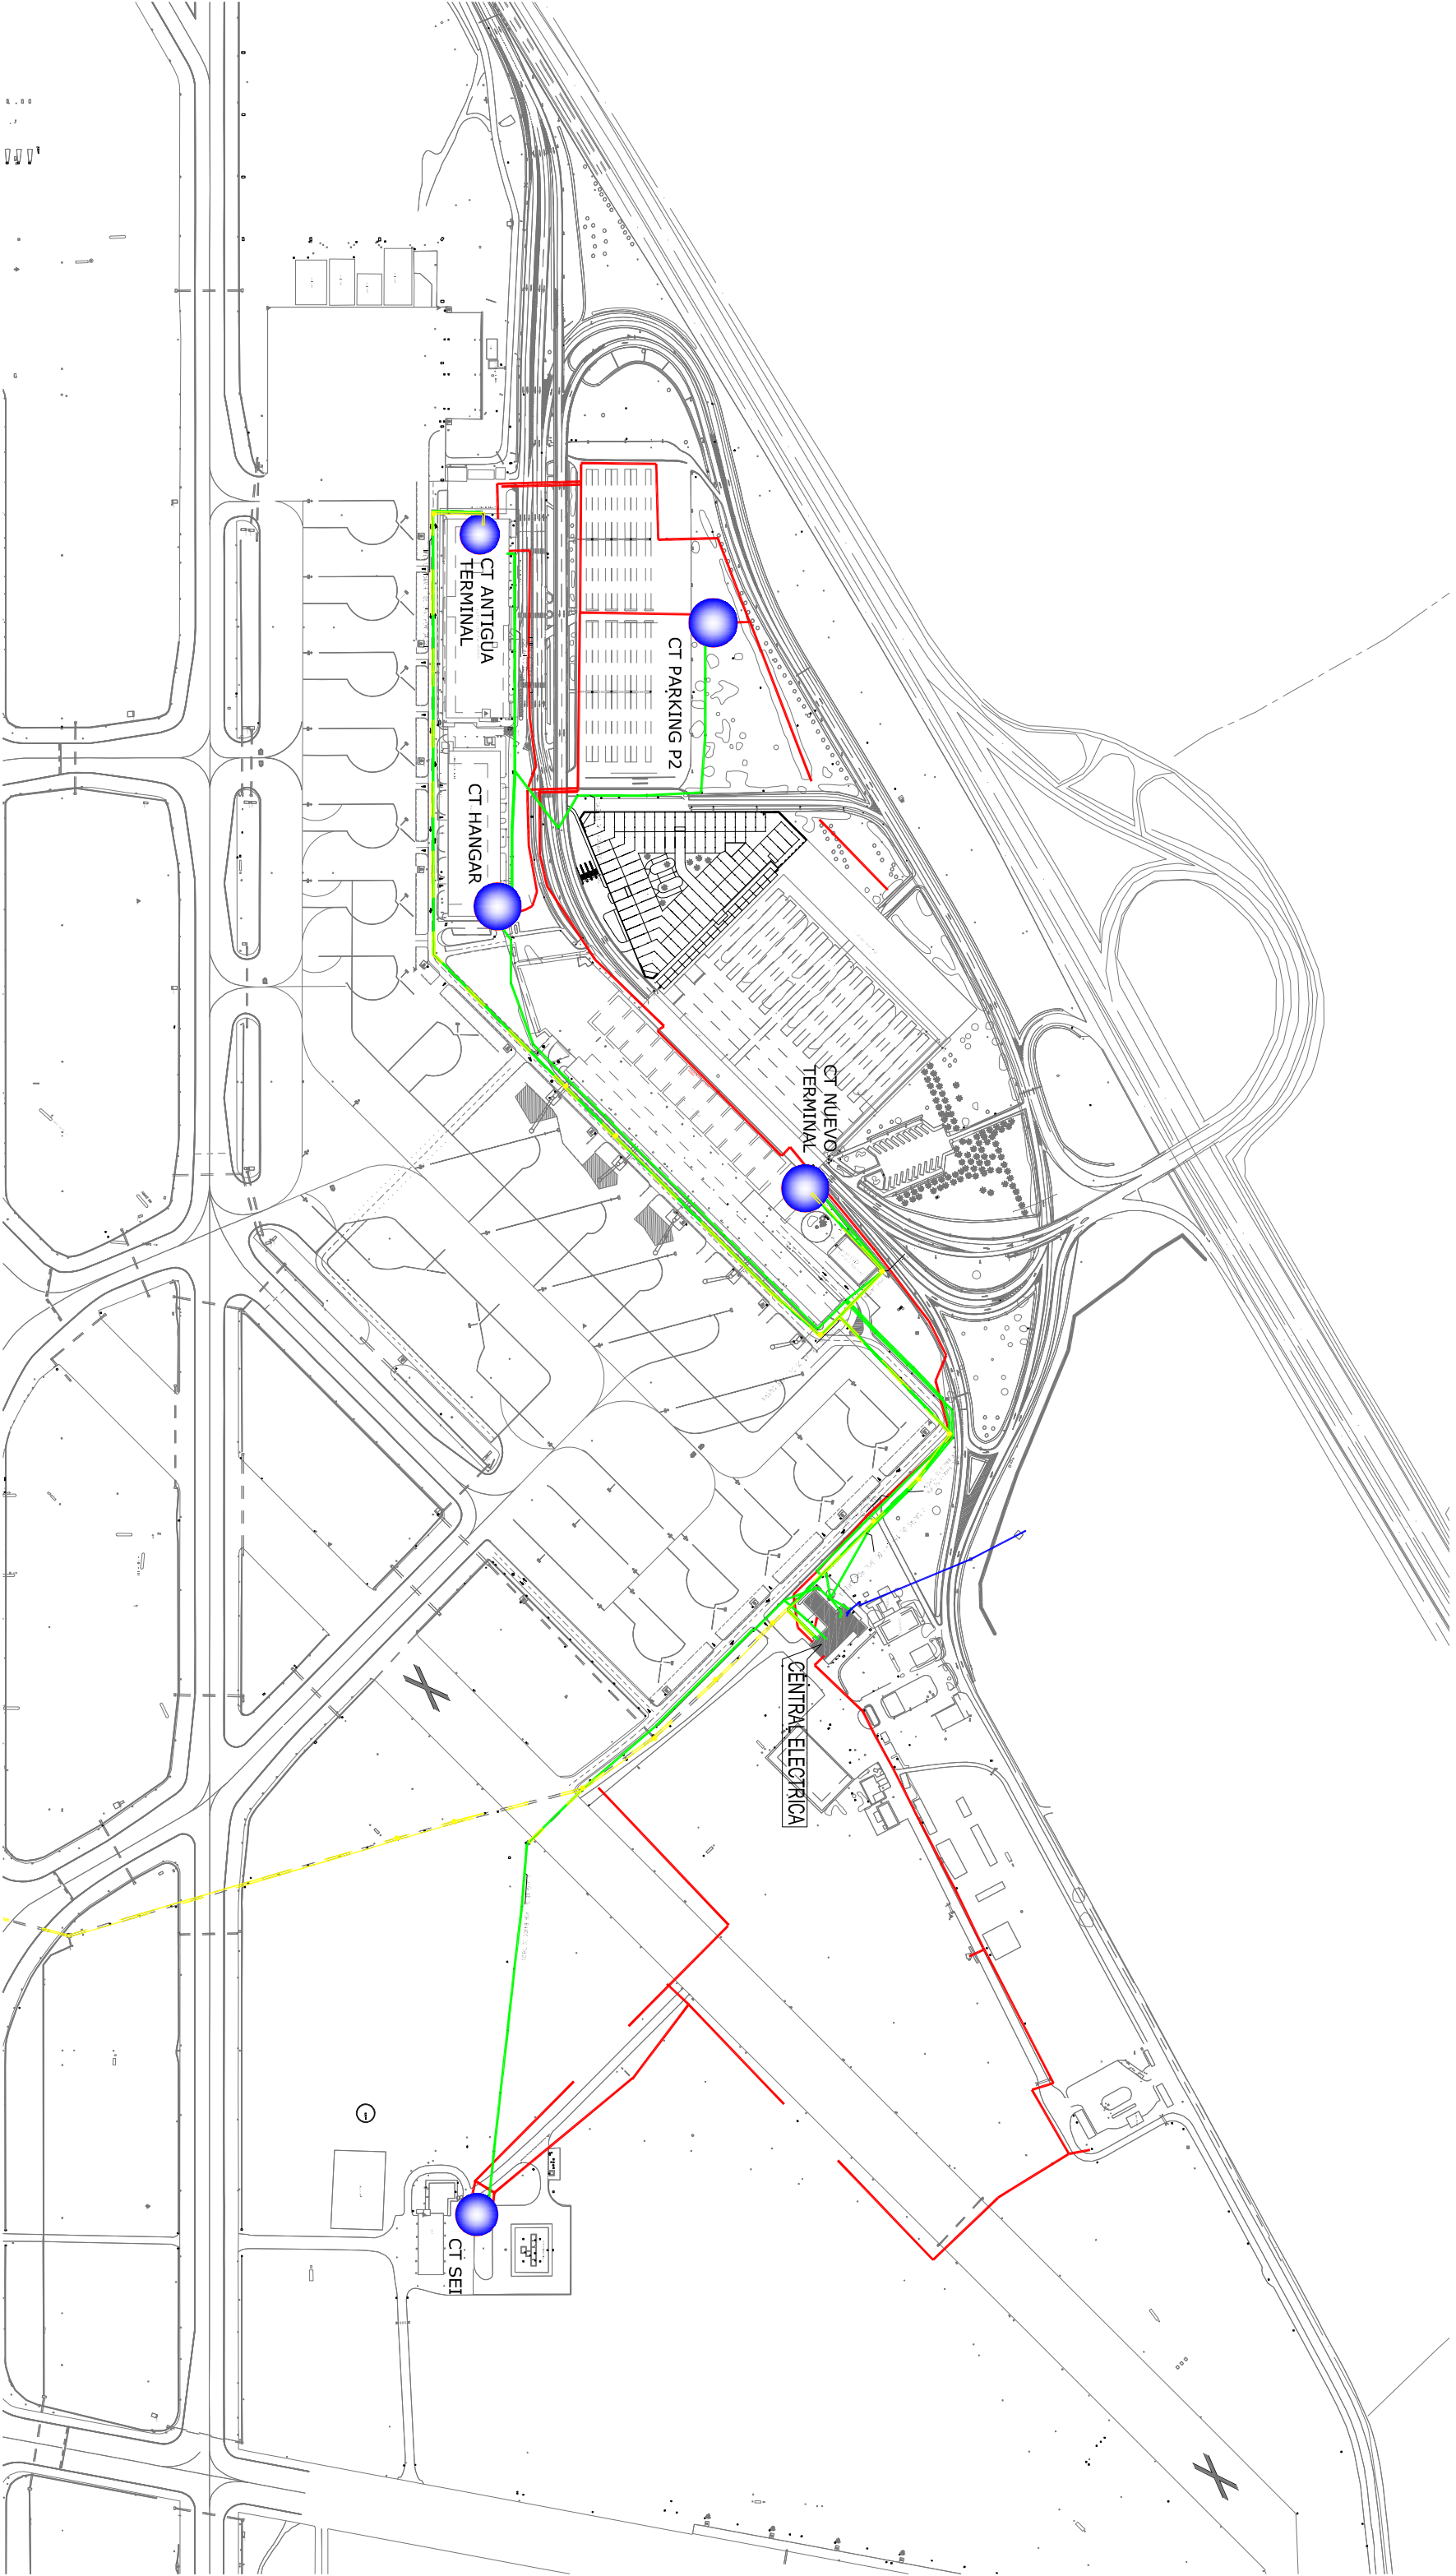

Banco de Tubos



Galería

Anillo de Media Tensión

Líneas de Acomeidas

Ubicación CT's


REMODELACIÓN DEL SISTEMA ELÉCTRICO AEROPUERTO DE SEVILLA			
<u>MODIFICACIONES EN LA RED DE DISTRIBUCIÓN Y GENERACIÓN ELÉCTRICA</u>		ESTADO ACTUAL	
UBICACIÓN DE CT Y CEL. ANILLOS DE MT. CANALIZACIONES			
INGENIERIA AERONAUTICA		INFRAESTRUCTURA DEL TRANSPORTE AEREO	
DIBUJADOR: ANA MOLINA BERNAL		ESCUELA SUPERIOR DE INGENIEROS. SEVILLA DEPARTAMENTO DE INGENIERIA DEL DISEÑO	
COMPROBADOR: ANA MOLINA BERNAL			
HOJA N.º 1			
PLANO N.º MT01		FECHA: SEPT. 2009	ESCALA: 1:5000

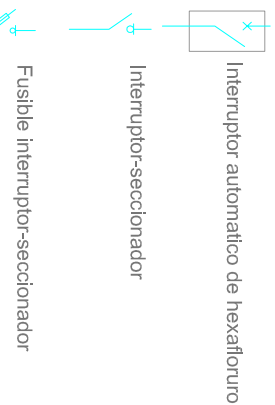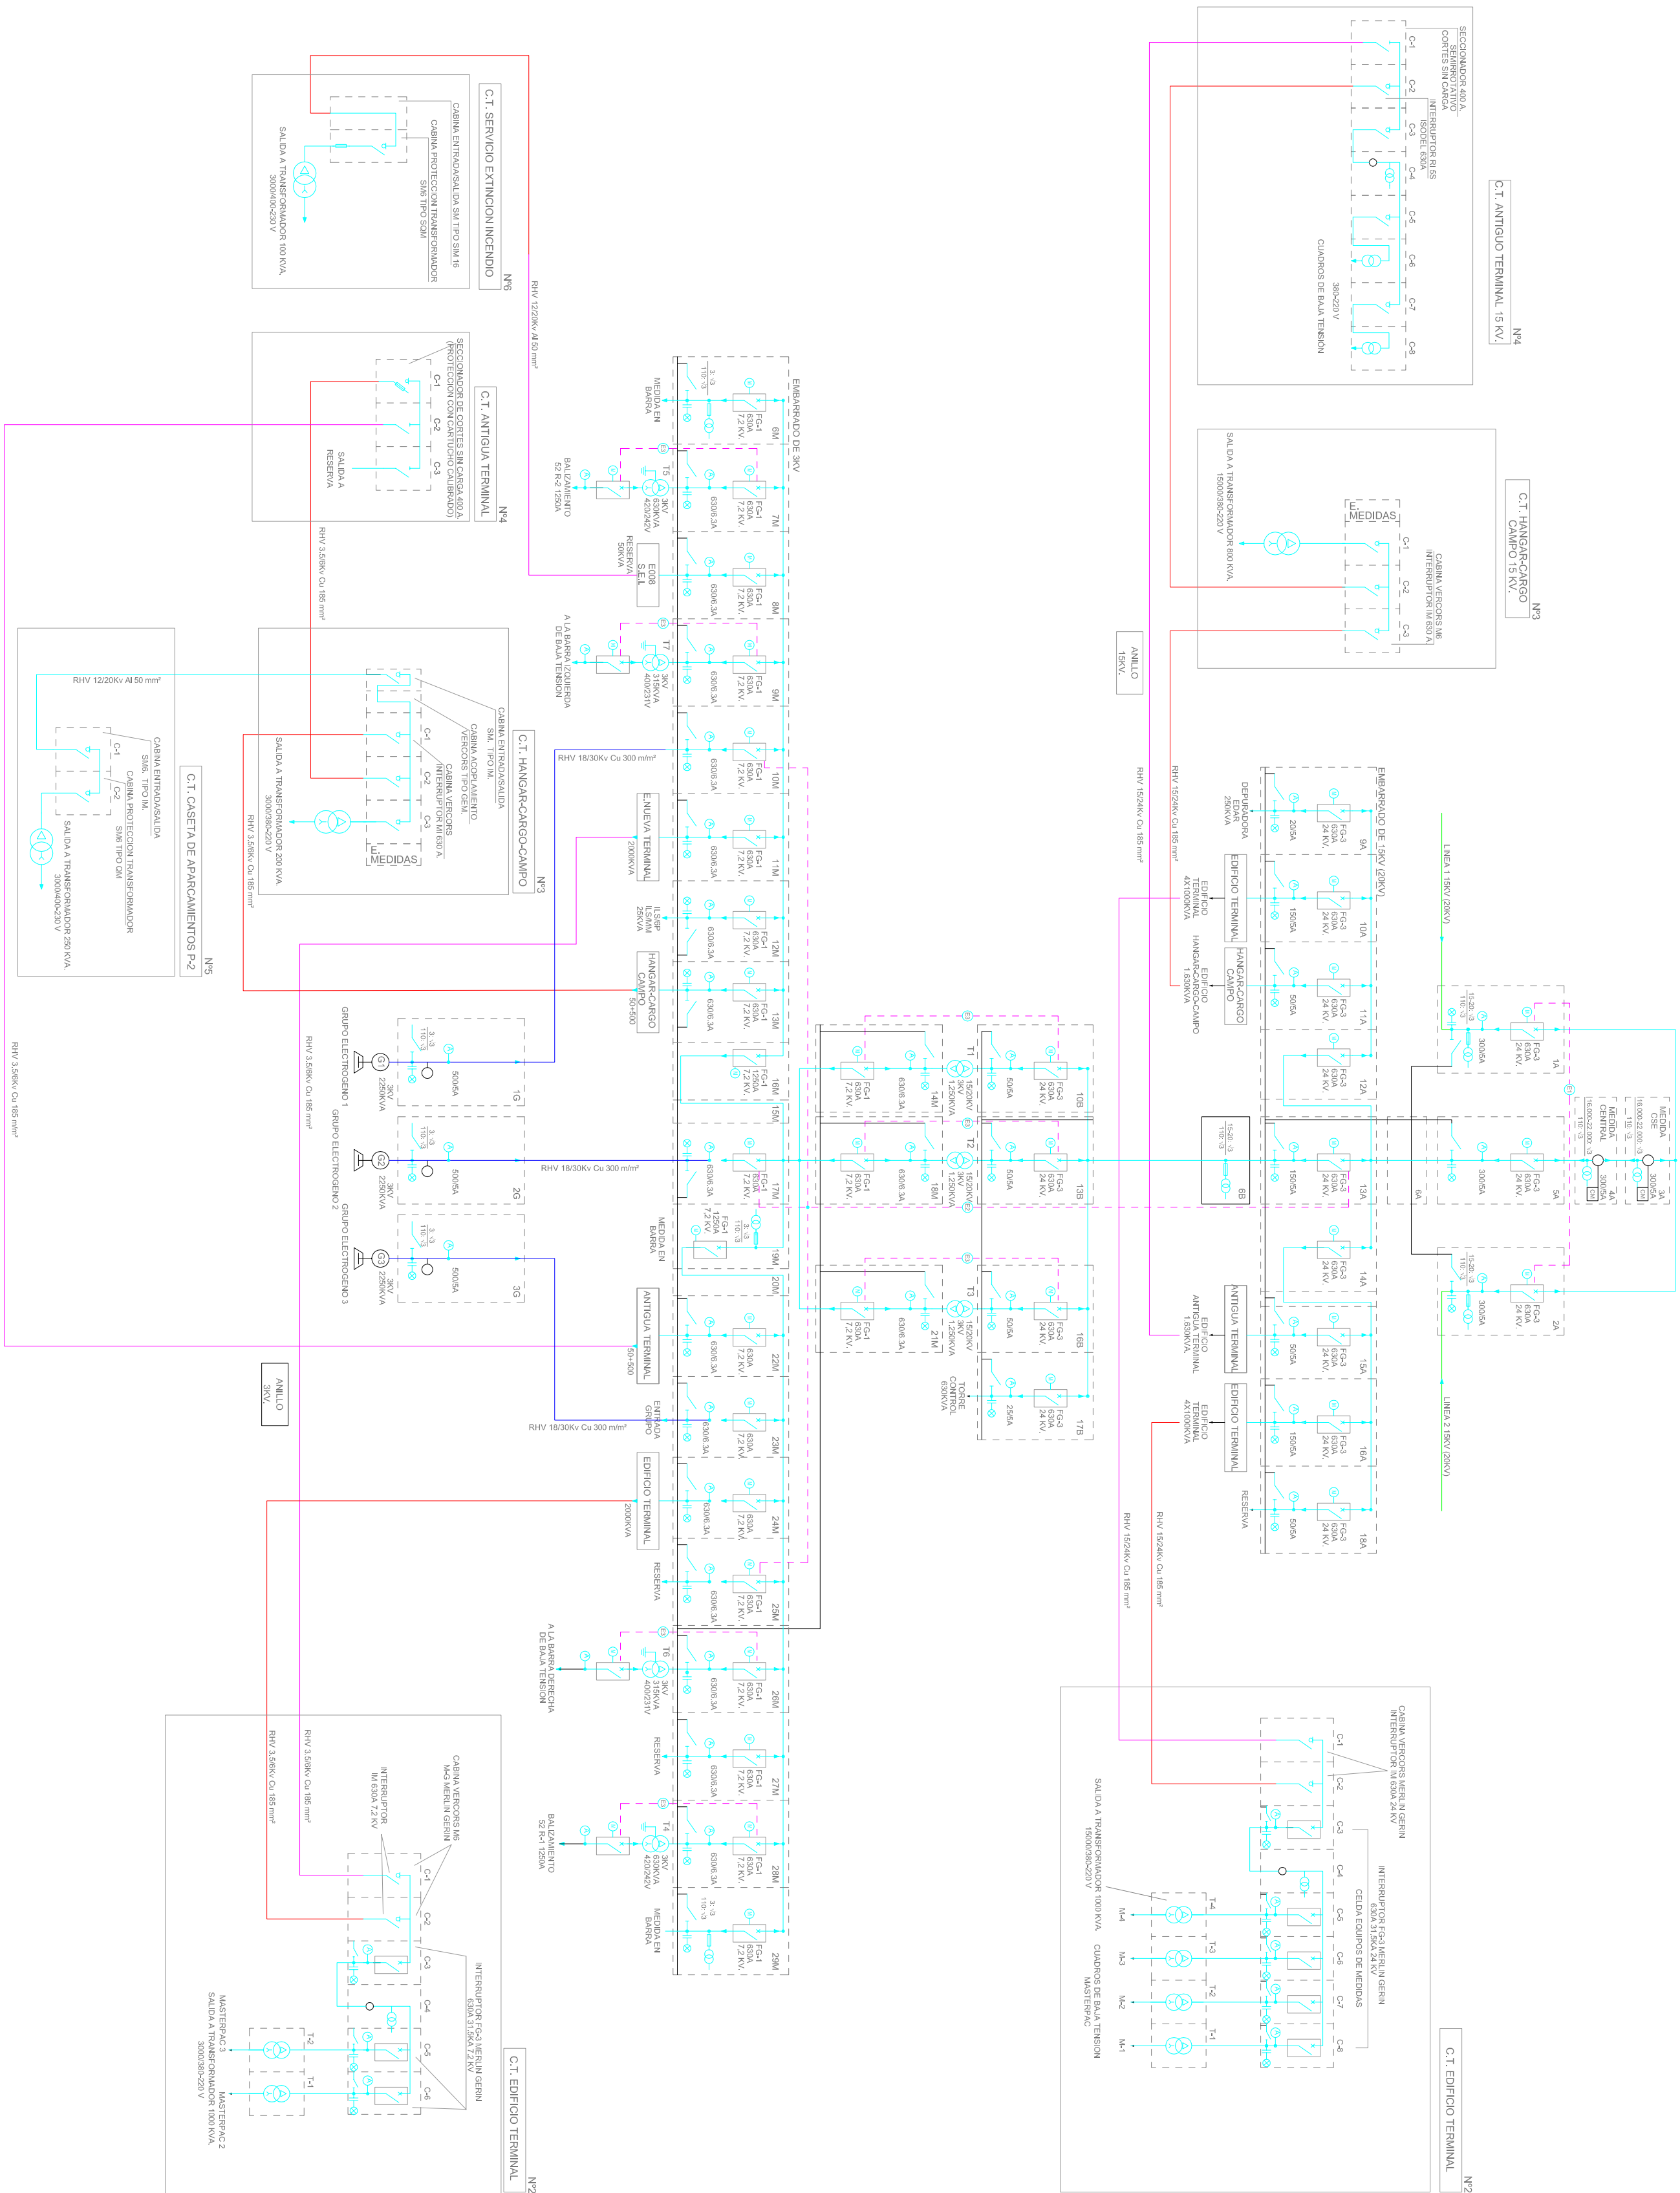



REMEDIACIÓN DEL SISTEMA ELÉCTRICO AEROPUERTO DE SEVILLA			
<u>MODIFICACIONES EN LA RED DE DISTRIBUCIÓN Y GENERACIÓN ELÉCTRICA</u>			
		<u>ESQUEMA UNIFILAR</u> ESTADO ACTUAL.	
INGENIERA AERONÁUTICA		INFRAESTRUCTURA DEL TRANSPORTE AÉREO	
Dibujante:			
Comprobado:		ESCUELA SUPERIOR DE INGENIEROS, SEVILLA DEPARTAMENTO DE INGENIERIA DEL DISEÑO	
HOLA M. 1	PLANO N. MTOZ	FECHA: SEPT. 2009	SIN ESCALA

DIAGRAMA DE DISTRIBUCIÓN ELÉCTRICA EN LA CENTRAL ELÉCTRICA


ANILLOS DE MEDIA TENSIÓN

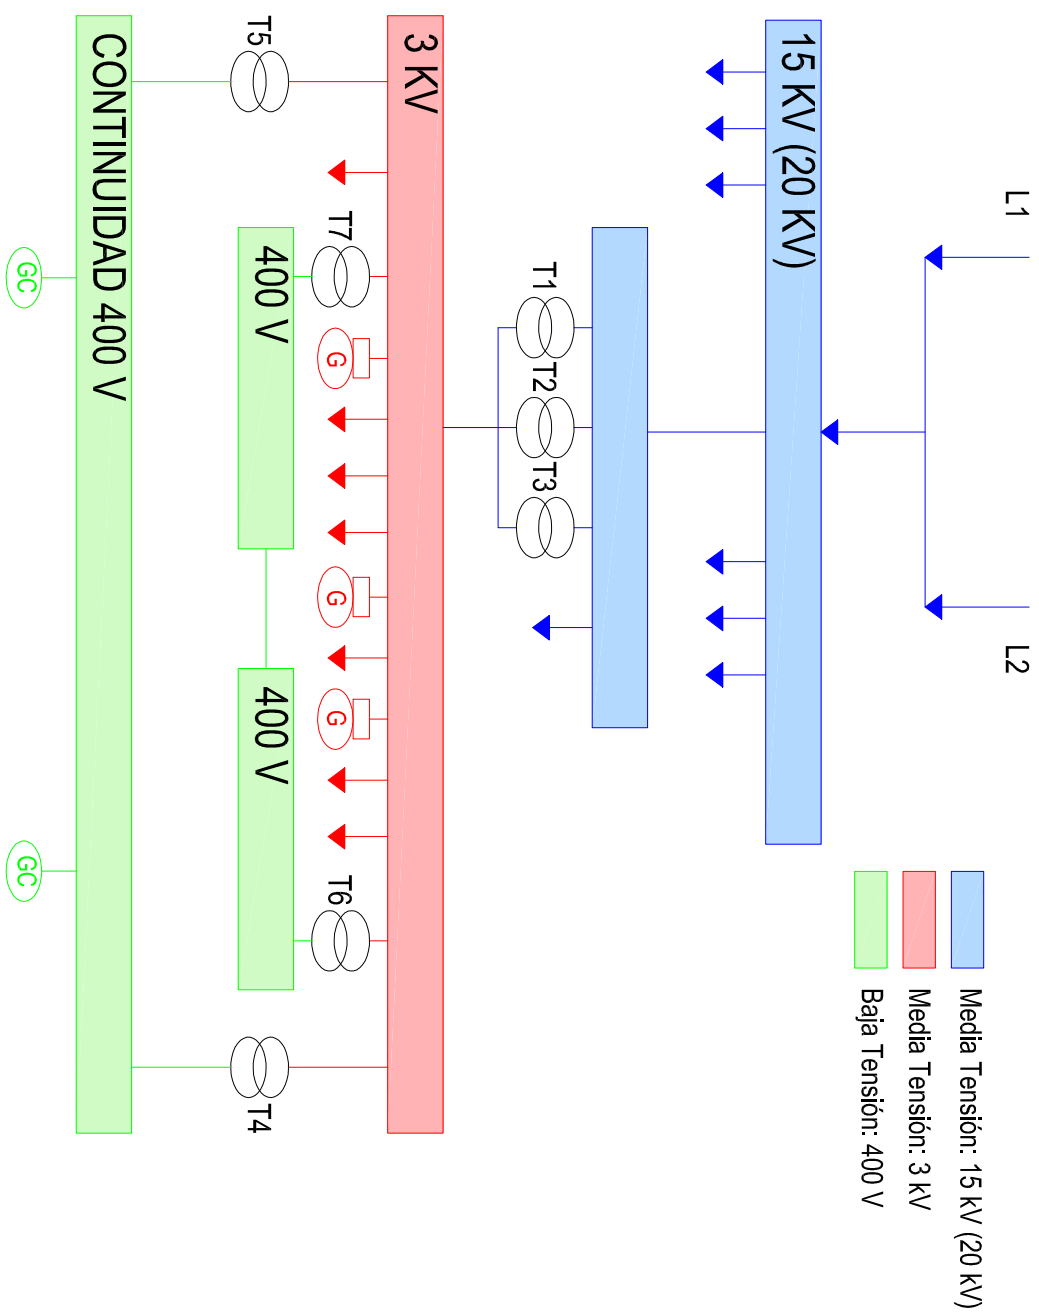

TRAZADO DE CABLEADOS DE MEDIA TENSIÓN

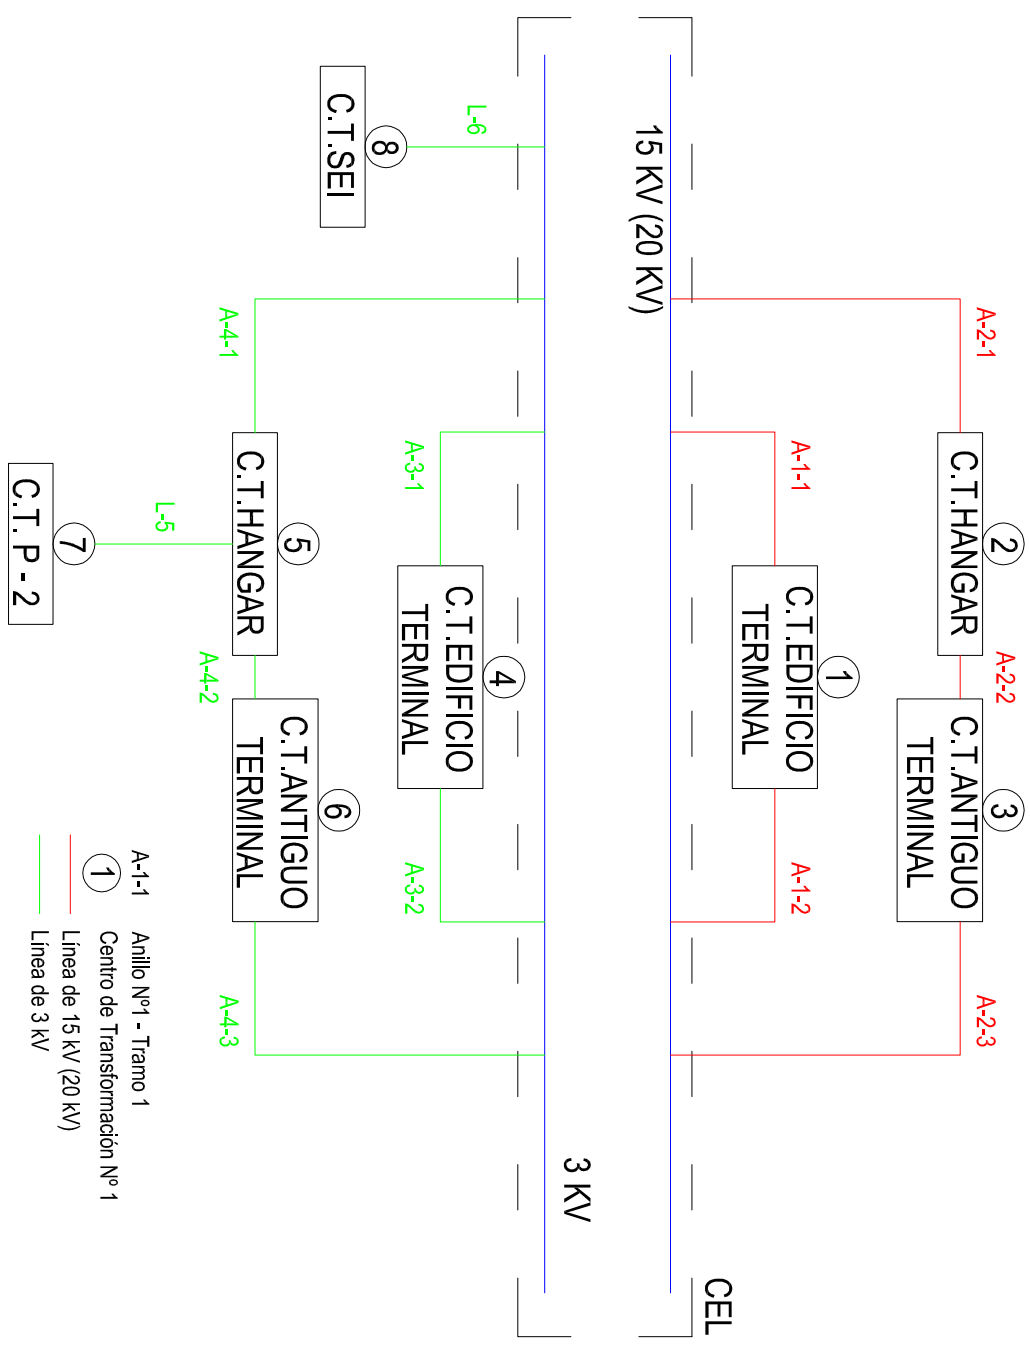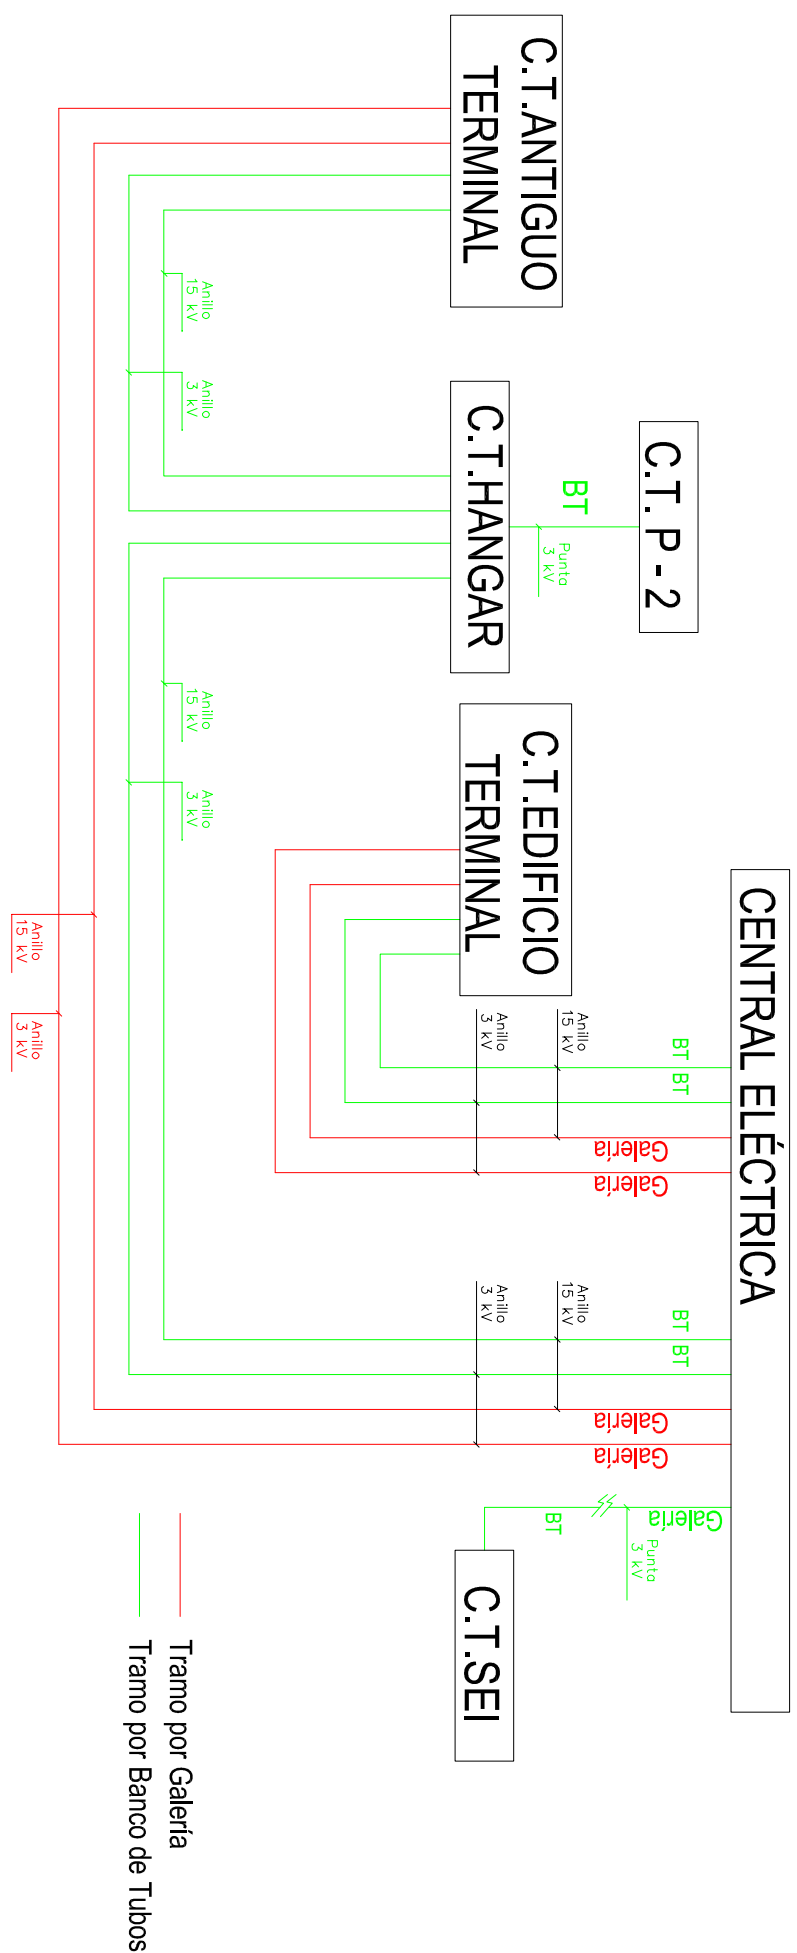


REMODELACIÓN DEL SISTEMA ELÉCTRICO AEROPUERTO DE SEVILLA		
<u>MODIFICACIONES EN LA RED DE DISTRIBUCIÓN Y GENERACIÓN ELÉCTRICA</u>		
ESQUEMAS GENERALES DE DISTRIBUCIÓN ELÉCTRICA. ESTADO ACTUAL.		
INGENIERIA AERONAUTICA	INFRAESTRUCTURA DEL TRANSPORTE AEREO	
DIBUJADO: ANA MOLINA BERNAL	ESCUELA SUPERIOR DE INGENIEROS, SEVILLA DEPARTAMENTO DE INGENIERIA DEL DISEÑO	
COMPROBADO: ANA MOLINA BERNAL		
HOJA N.º 1	PLANO N.º MT03	FECHA: SEPT. 2009 SIN ESCALA

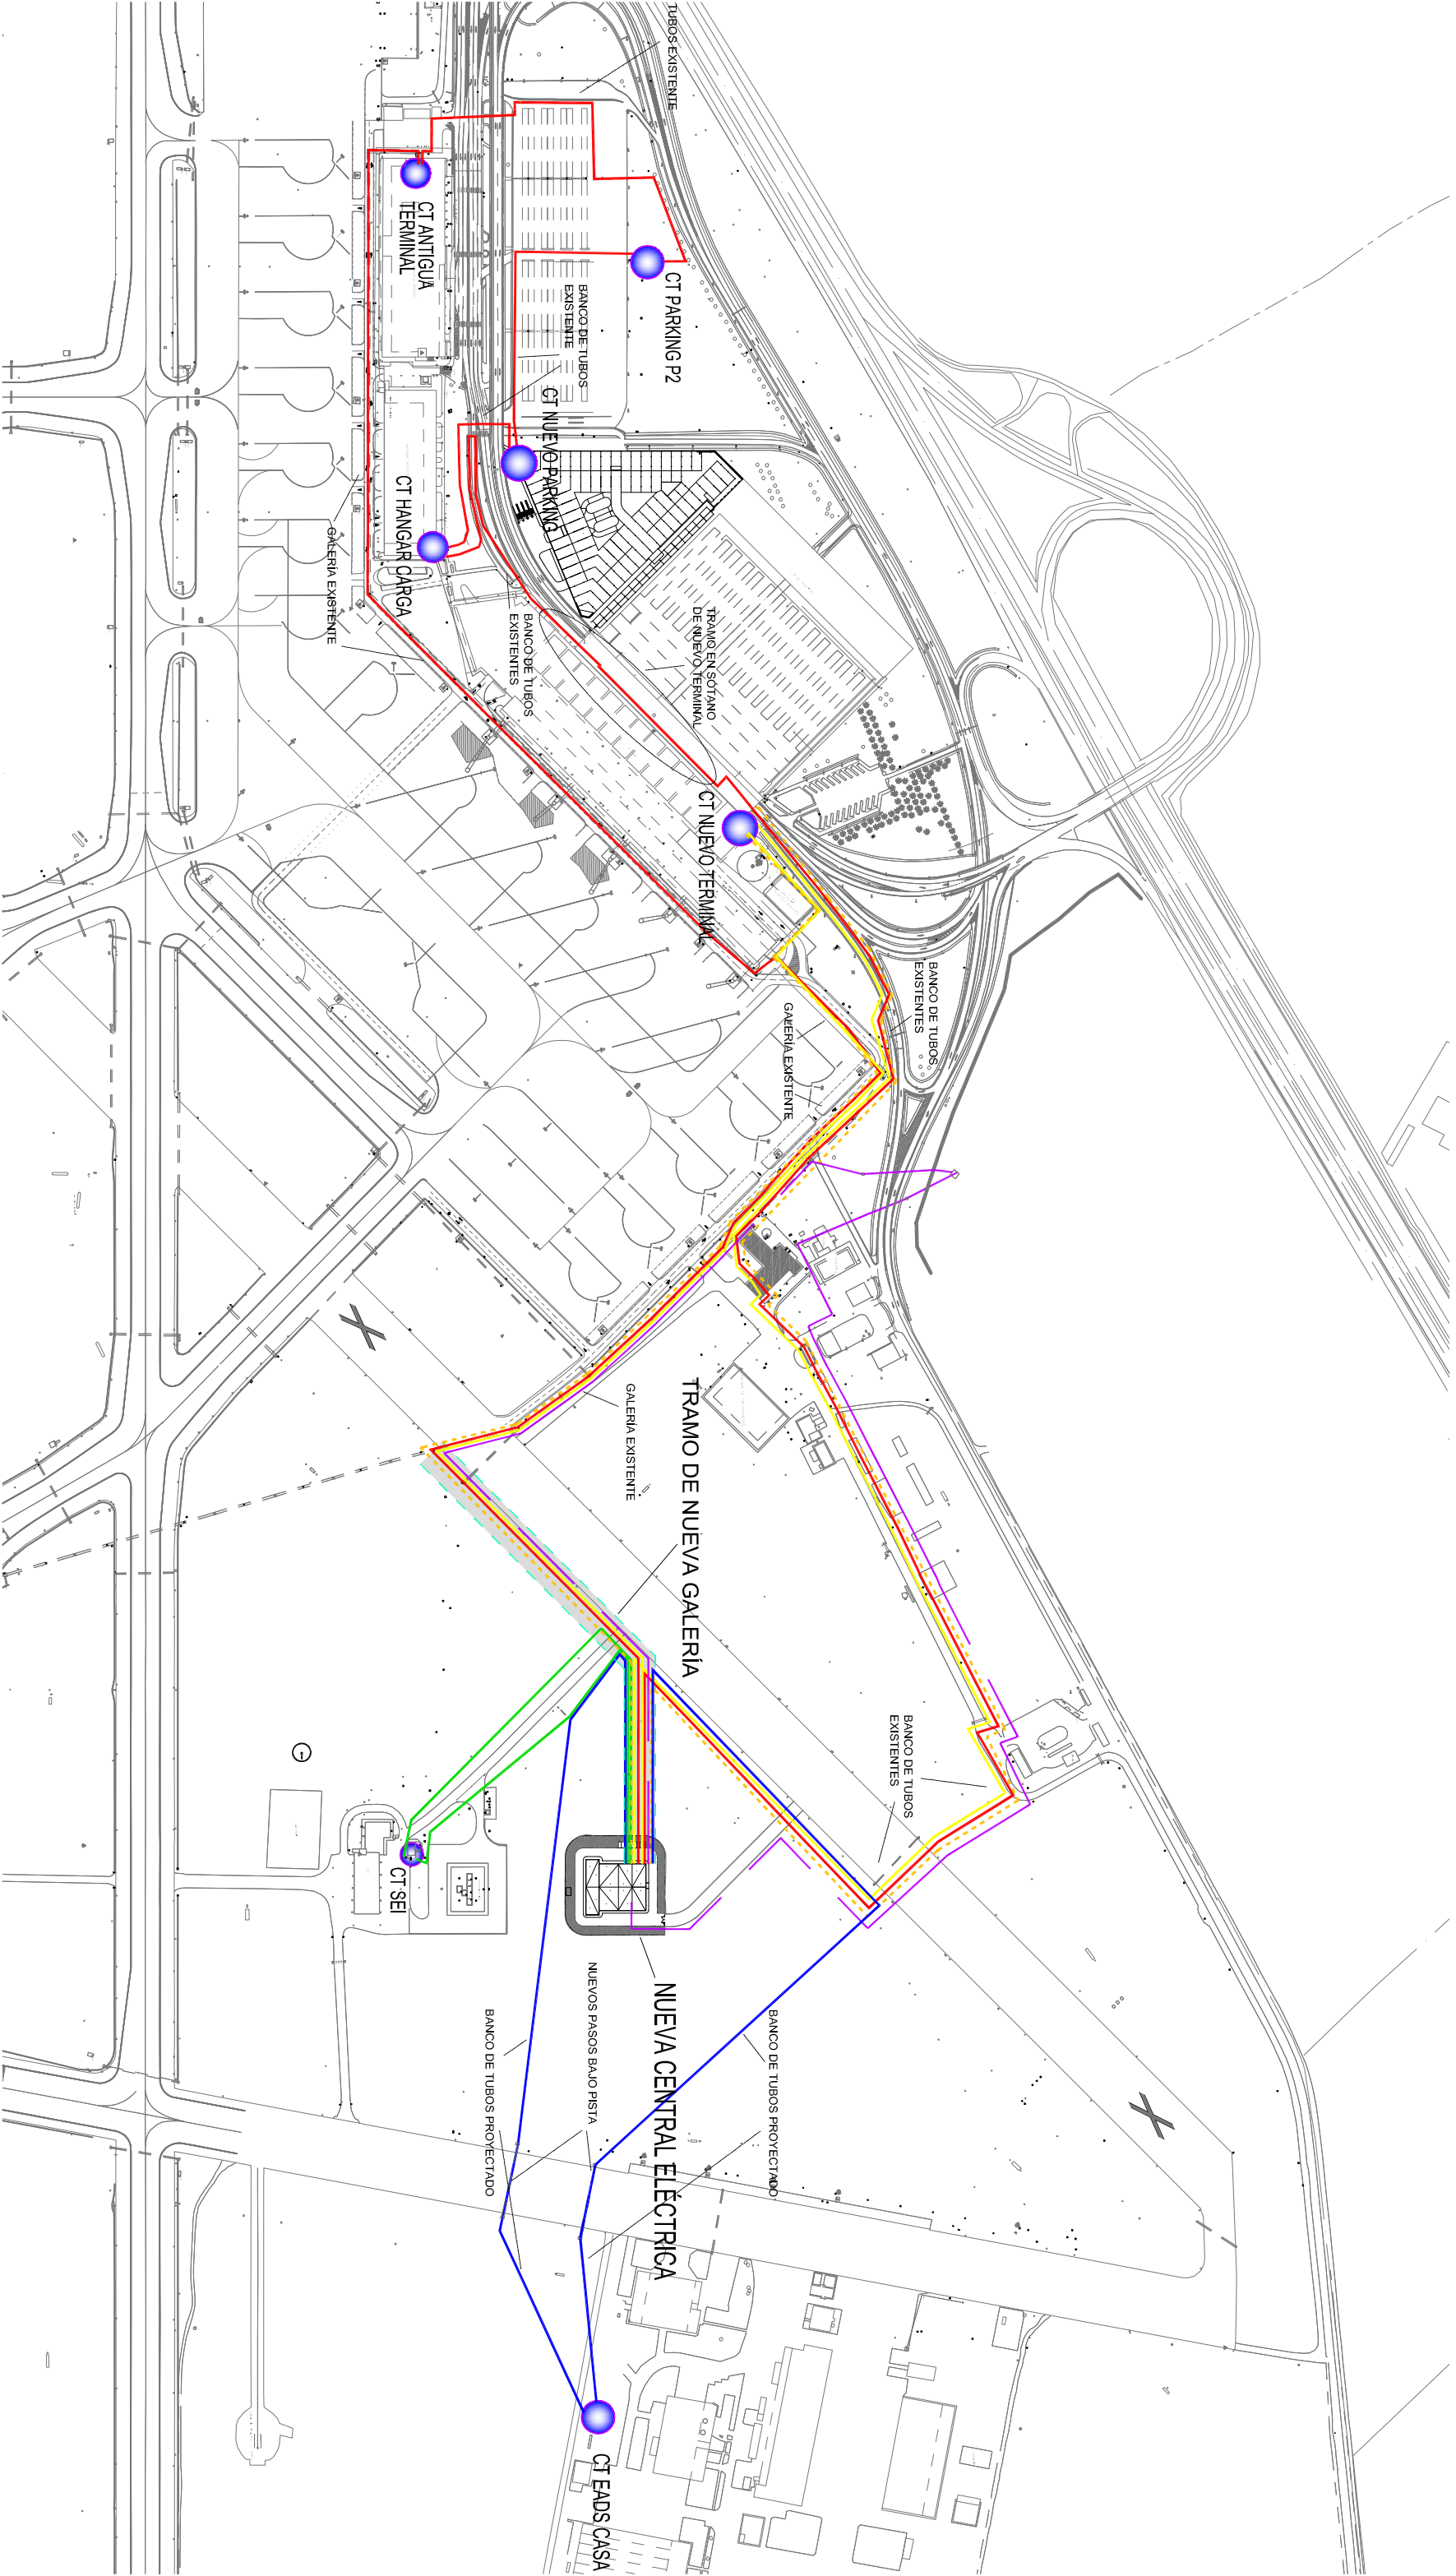


REMODELACIÓN DEL SISTEMA ELÉCTRICO AEROPUERTO DE SEVILLA			
MODIFICACIONES EN LA RED DE DISTRIBUCIÓN Y GENERACIÓN ELÉCTRICA ESTADO PROYECTADO NUEVOS ANILLOS			
INGENIERIA AERONAUTICA		INFRAESTRUCTURA DEL TRANSPORTE AÉREO	
DIBUJADO: ANA MOLINA BERNAL		ESCUELA SUPERIOR DE INGENIEROS. SEVILLA DEPARTAMENTO DE INGENIERIA DEL DISEÑO	
COMPROBADO: ANA MOLINA BERNAL			
HOJA N.º 1	PLANO N.º MIT04	FECHA: SEPT. 2009	ESCALA: 1:5000

DIAGRAMA DE DISTRIBUCIÓN ELÉCTRICA EN LA CENTRAL ELÉCTRICA

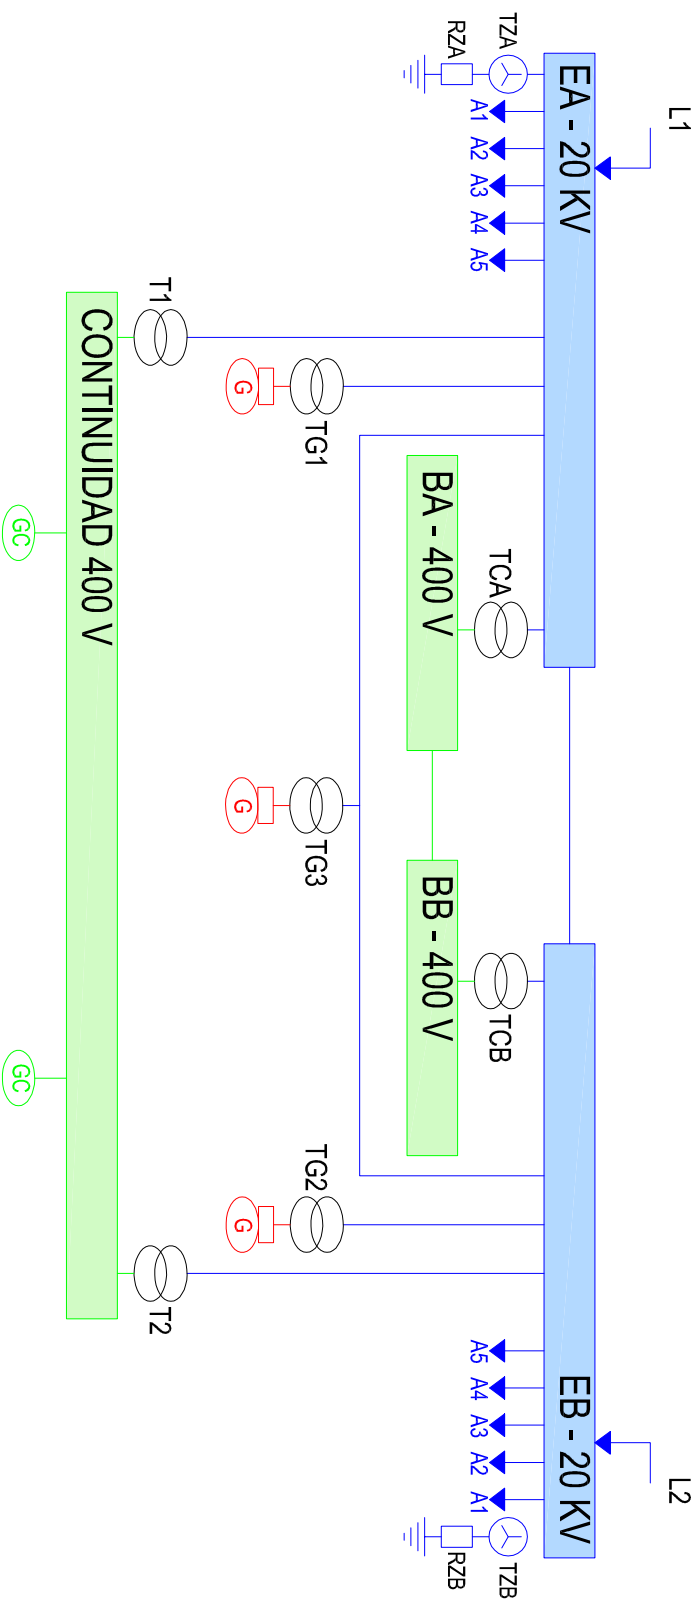


TCA: Transformador servicios propios y cargas exteriores CEL. Redundancia "A"	G1: Grupo de emergencia 1
TCB: Transformador servicios propios y cargas exteriores CEL. Redundancia "B"	G2: Grupo de emergencia 2
TZA: Reactancia en zig-zag. CEL. Redundancia "A"	G3: Grupo de emergencia 3
TZB: Reactancia en zig-zag. CEL. Redundancia "B"	TG1: Transformador elevador de grupo de emergencia 1
RZA: Resistencia de puesta a tierra de TZA	TG2: Transformador elevador de grupo de emergencia 2
RZB: Resistencia de puesta a tierra de TZB	TG3: Transformador elevador de grupo de emergencia 3
	T1: Transformador cargas de balizamiento 1
	T2: Transformador cargas de balizamiento 2

TRAZADO DE CABLEADOS DE MEDIA TENSIÓN

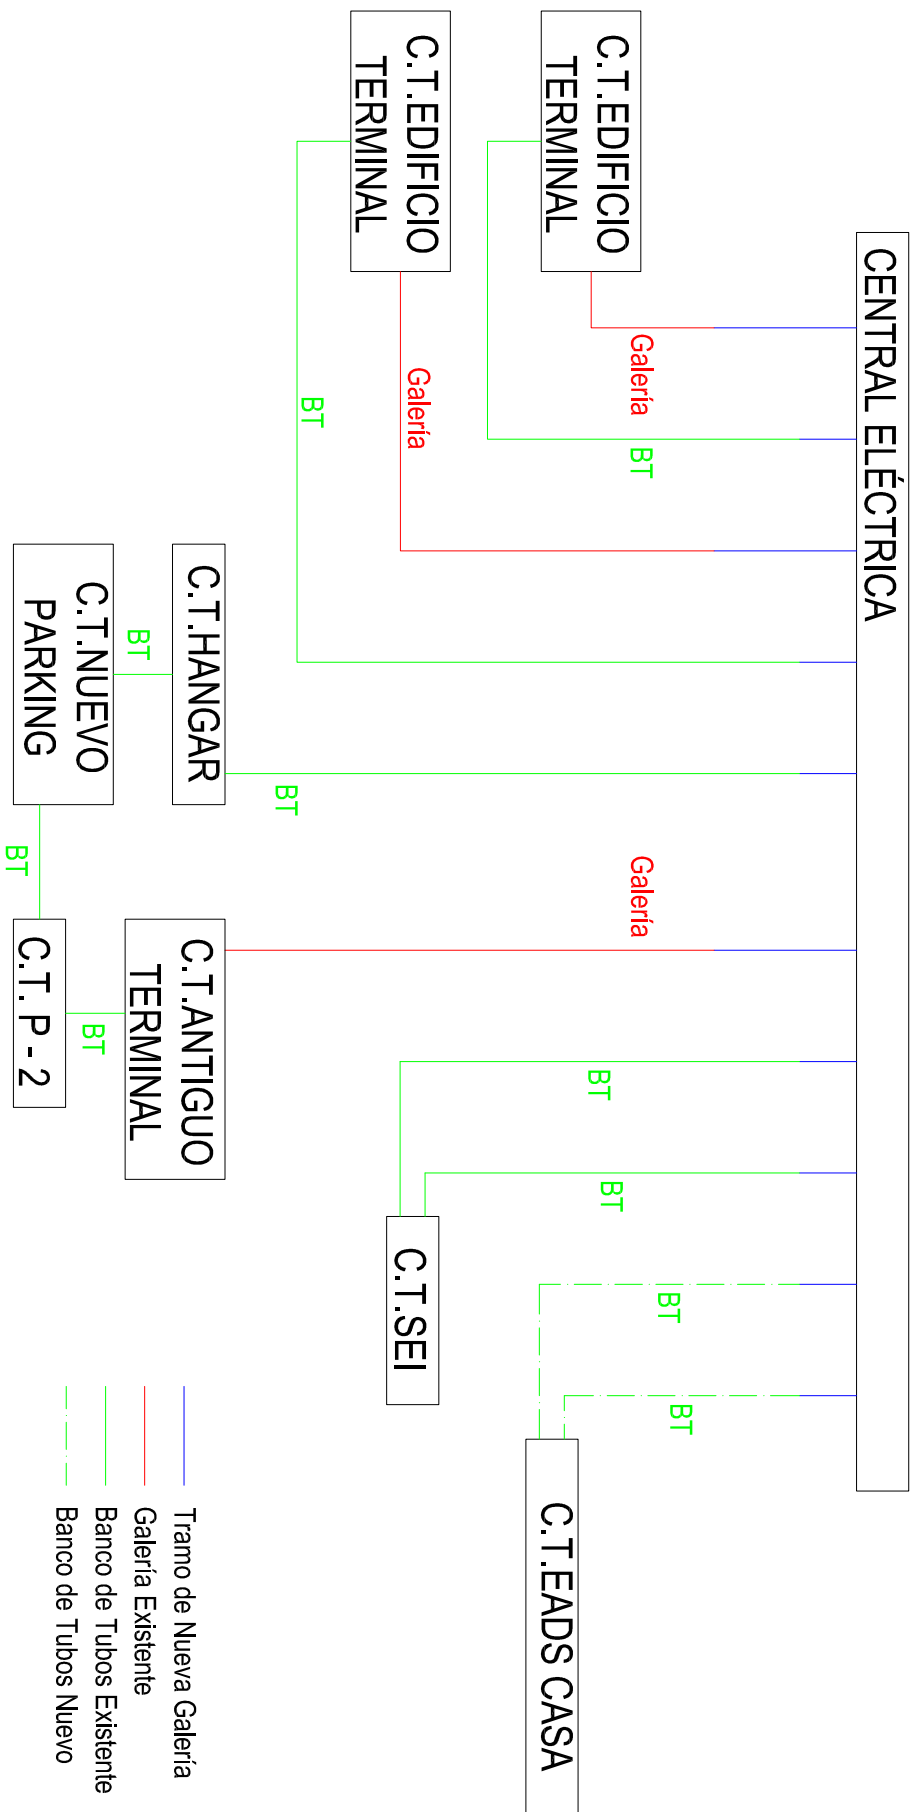


ANILLOS DE MEDIA TENSIÓN



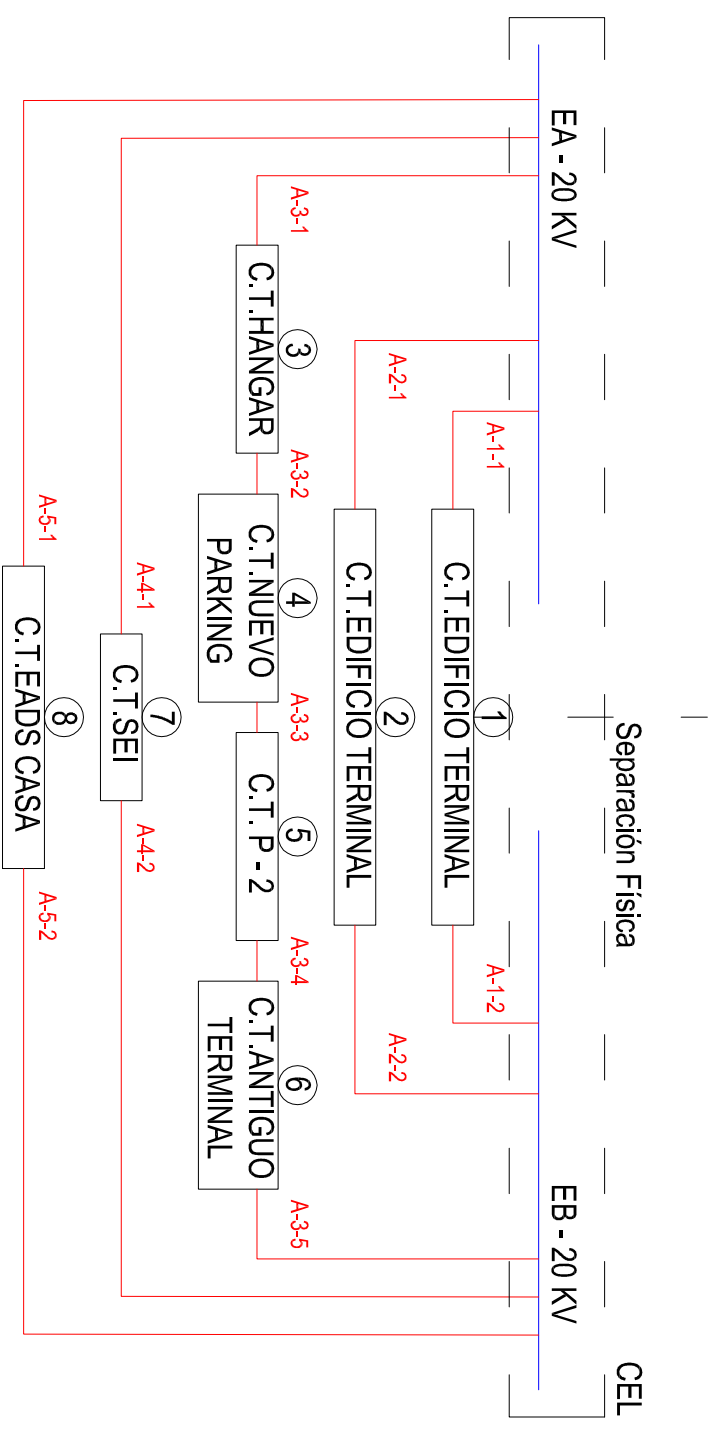




REMODELACIÓN DEL SISTEMA ELÉCTRICO AEROPUERTO DE SEVILLA		
<u>MODIFICACIONES EN LA RED DE DISTRIBUCIÓN Y GENERACIÓN ELÉCTRICA</u> ESQUEMAS GENERALES DE DISTRIBUCIÓN ELÉCTRICA. ESTADO PROYECTADO		
INGENIERIA AERONAUTICA	INFRAESTRUCTURA DEL TRANSPORTE AEREO	
DIBUJADOR: ANA MOLINA BERNAL	ESCUELA SUPERIOR DE INGENIEROS. SEVILLA DEPARTAMENTO DE INGENIERIA DEL DISEÑO	
COMPROBADO: ANA MOLINA BERNAL		
PLANO N. 1 PLANO N. MT07		
FECHA: SEPT. 2009		SIN ESCALA

- RECORRIDO CIRCUITOS APROXIMACIÓN CAB 09
- RECORRIDO CIRCUITOS APROXIMACIÓN CAB 27
- RECORRIDO CIRCUITOS ZONA DE TOMA DE CONTACTO CAB 09
- RECORRIDO CIRCUITOS ZONA DE TOMA DE CONTACTO CAB27


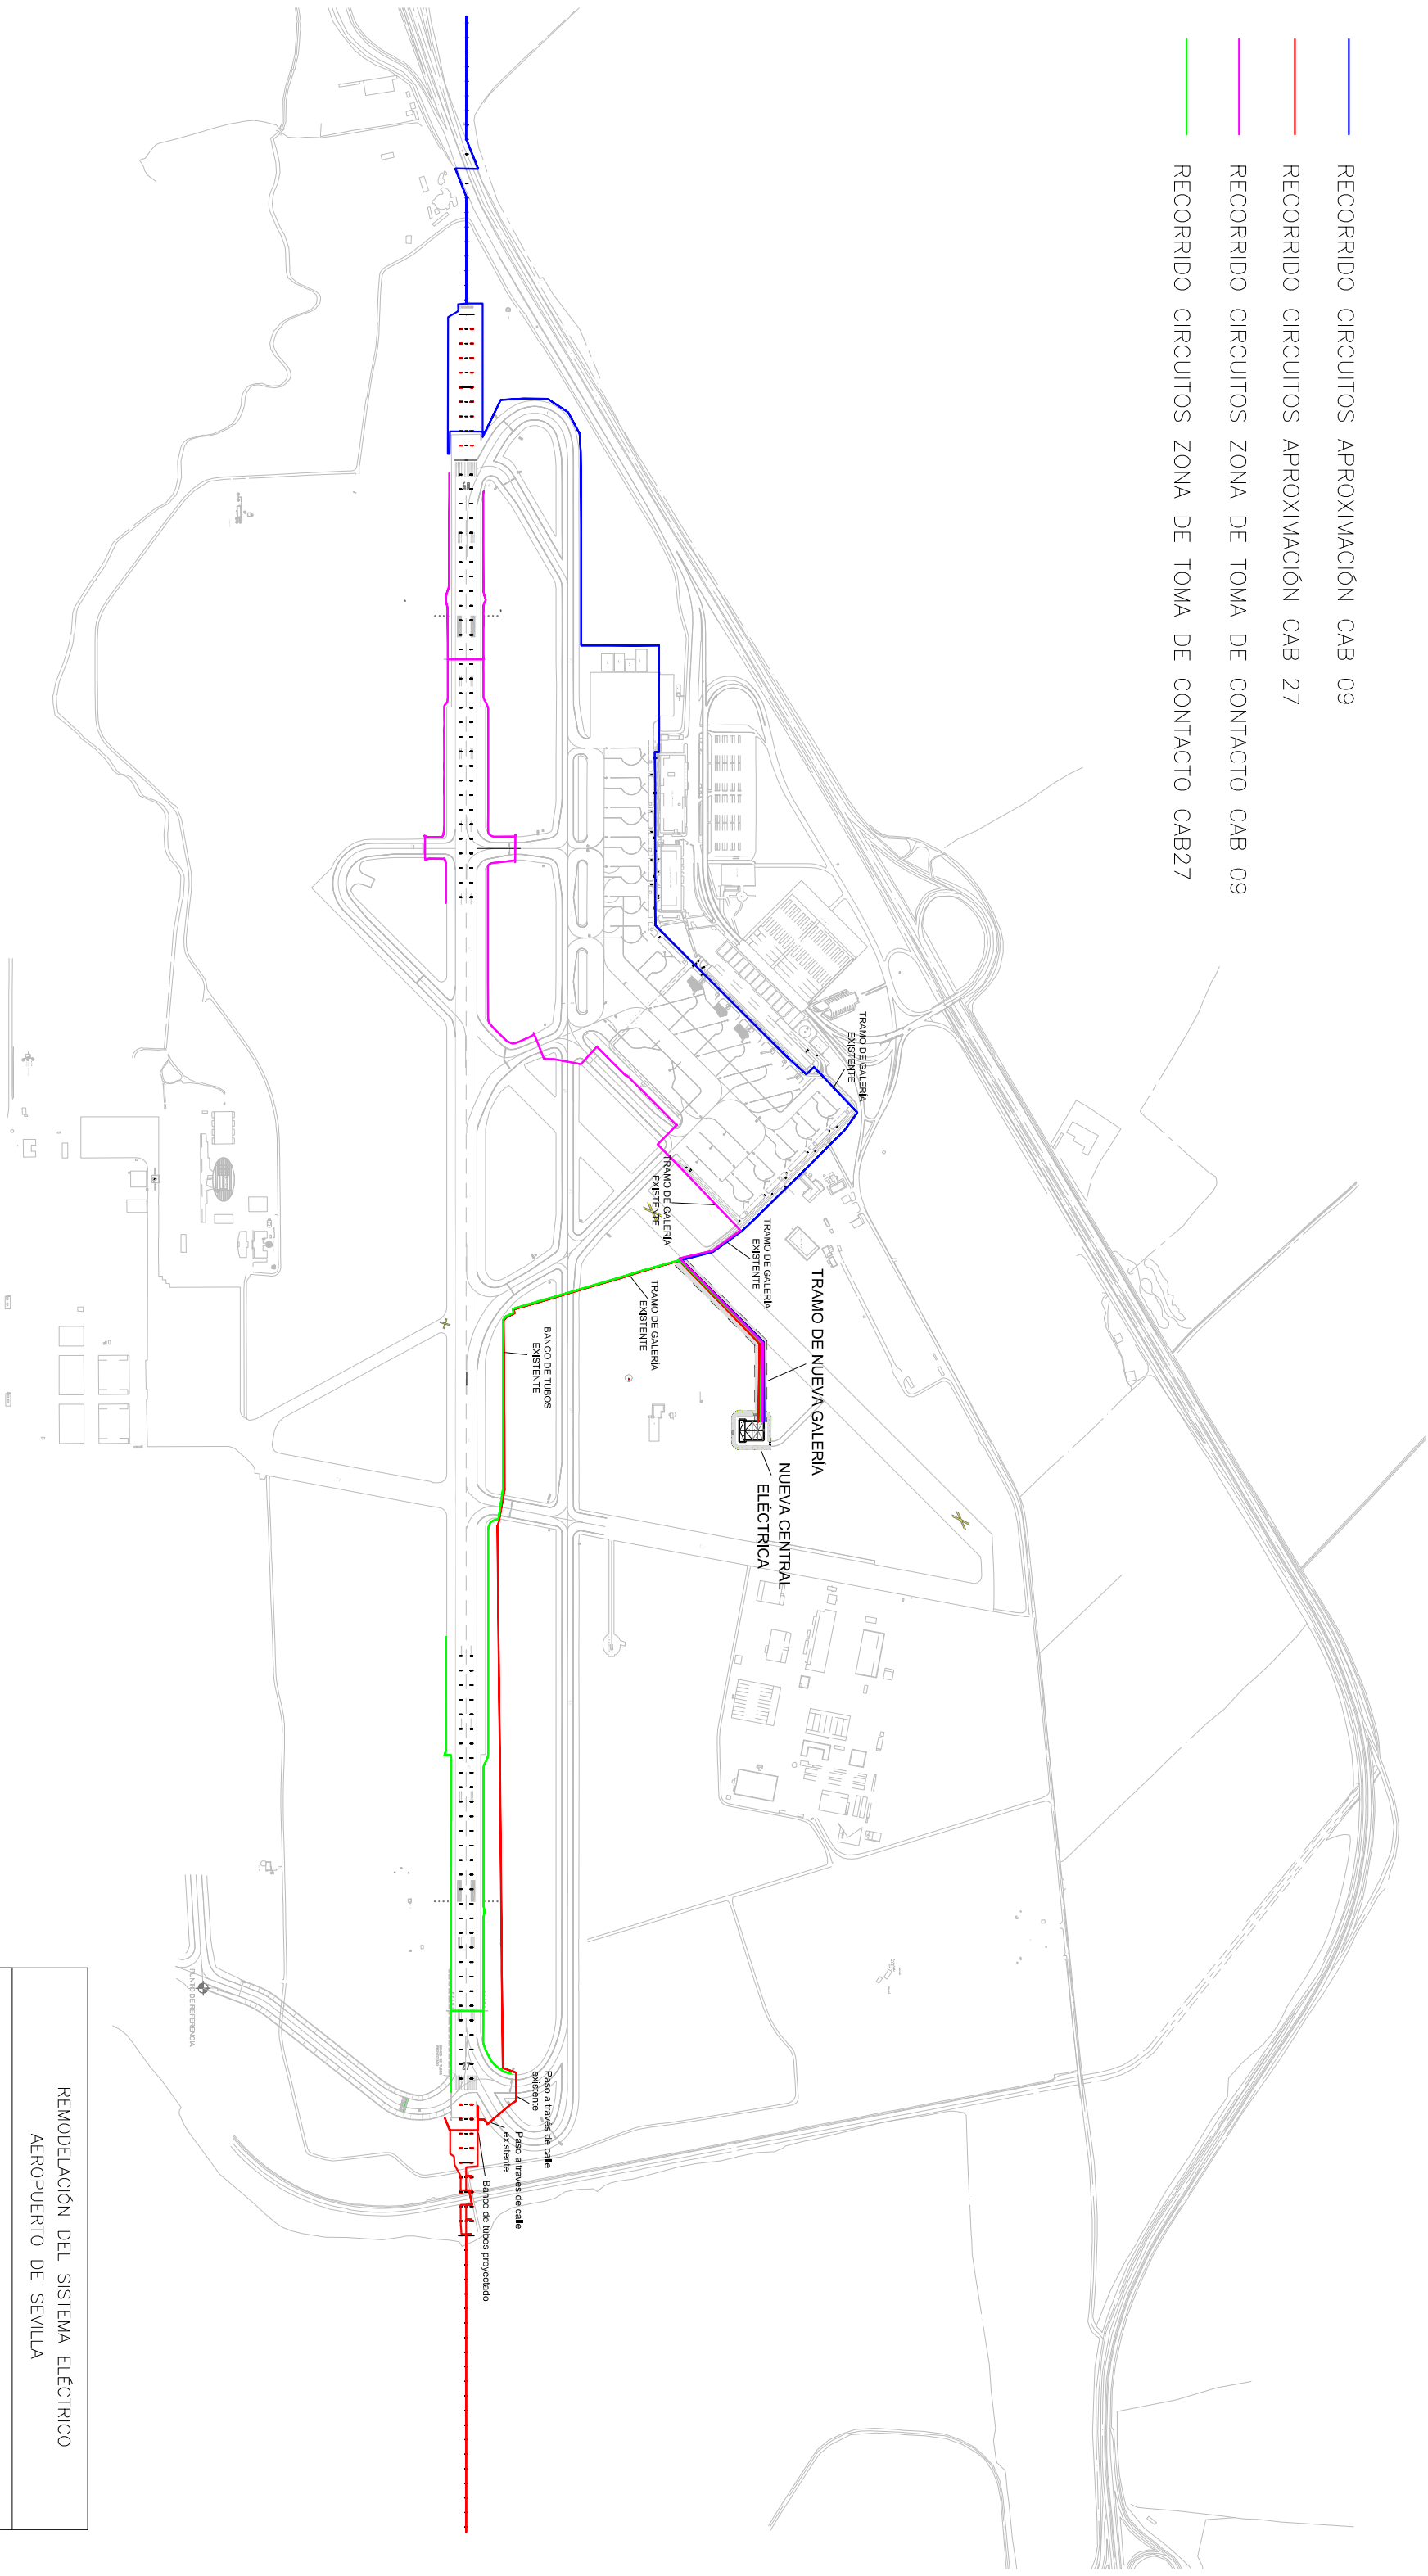


REMODELACIÓN DEL SISTEMA ELÉCTRICO			
AEROPUERTO DE SEVILLA			
		ADECUACIÓN CAT. II/III	
RECORRIDO DE CIRCUITOS			
INGENIERIA AERONAUTICA		INFRAESTRUCTURA DEL TRANSPORTE AEREO	
DIBUJADO: ANA MOLINA BERNAL		ESCUELA SUPERIOR DE INGENIEROS. SEVILLA DEPARTAMENTO DE INGENIERIA DEL DISEÑO	
COMPROBADO: ANA MOLINA BERNAL			
PLANO			
HOJA N.º 1	PLANO N.º BAL. 01		
FECHA: SEPT. 2009			

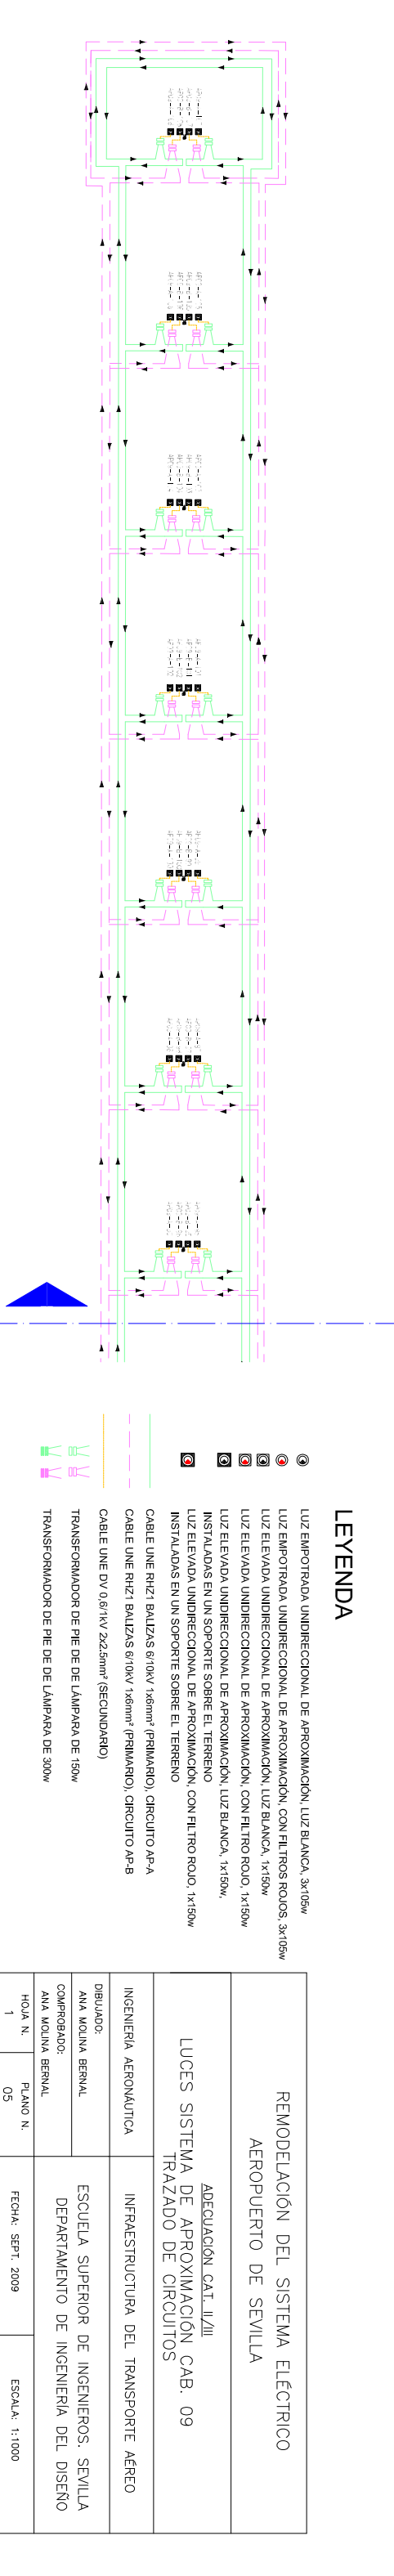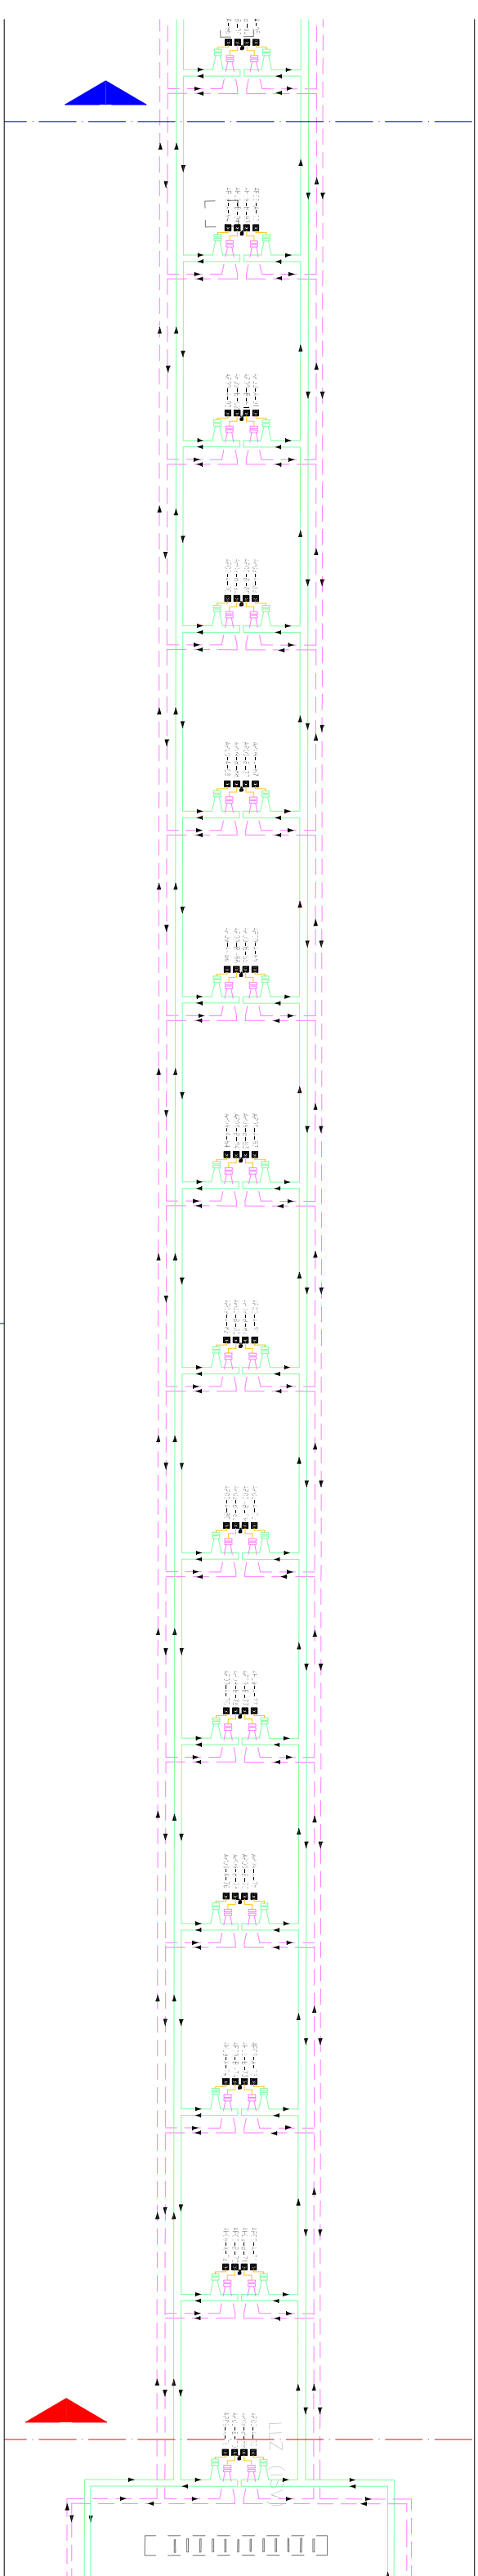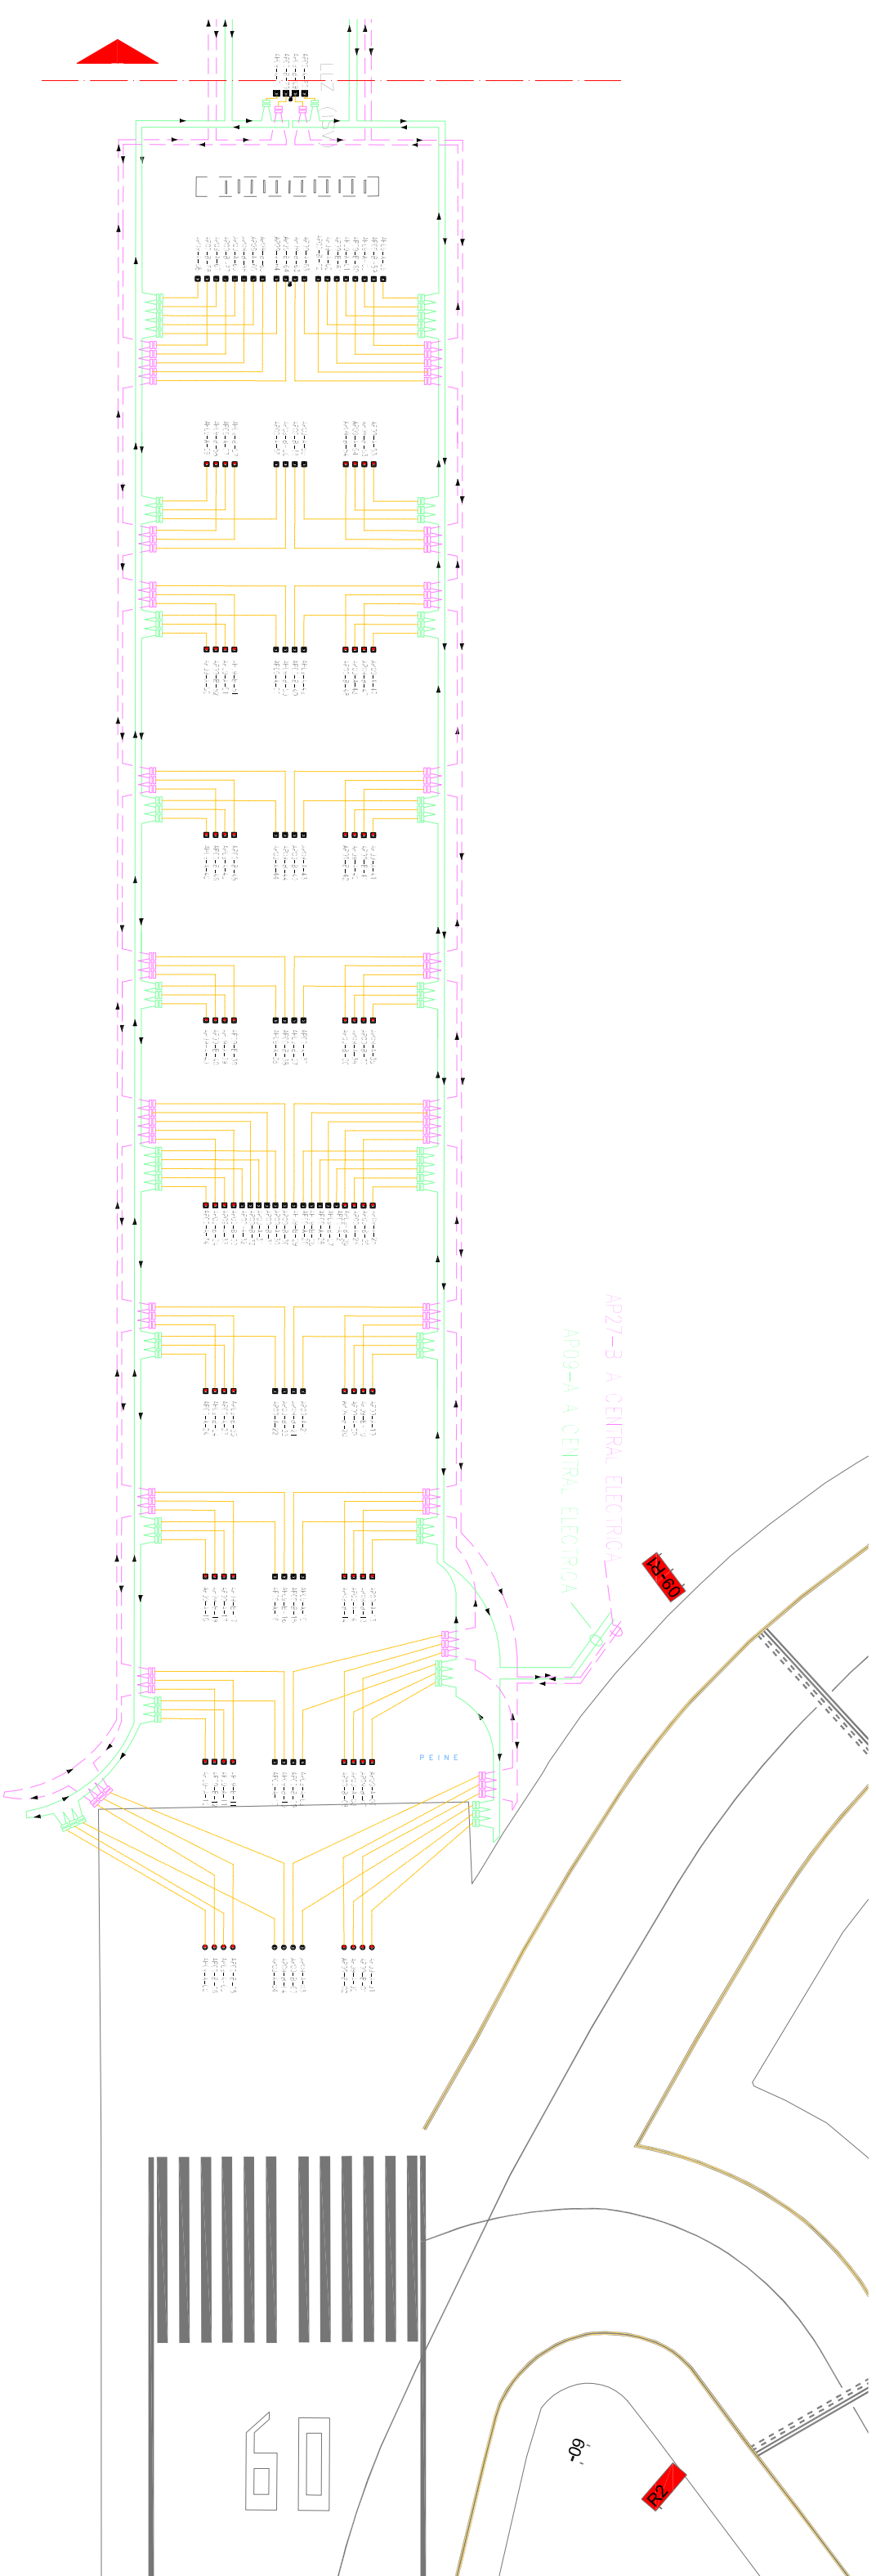

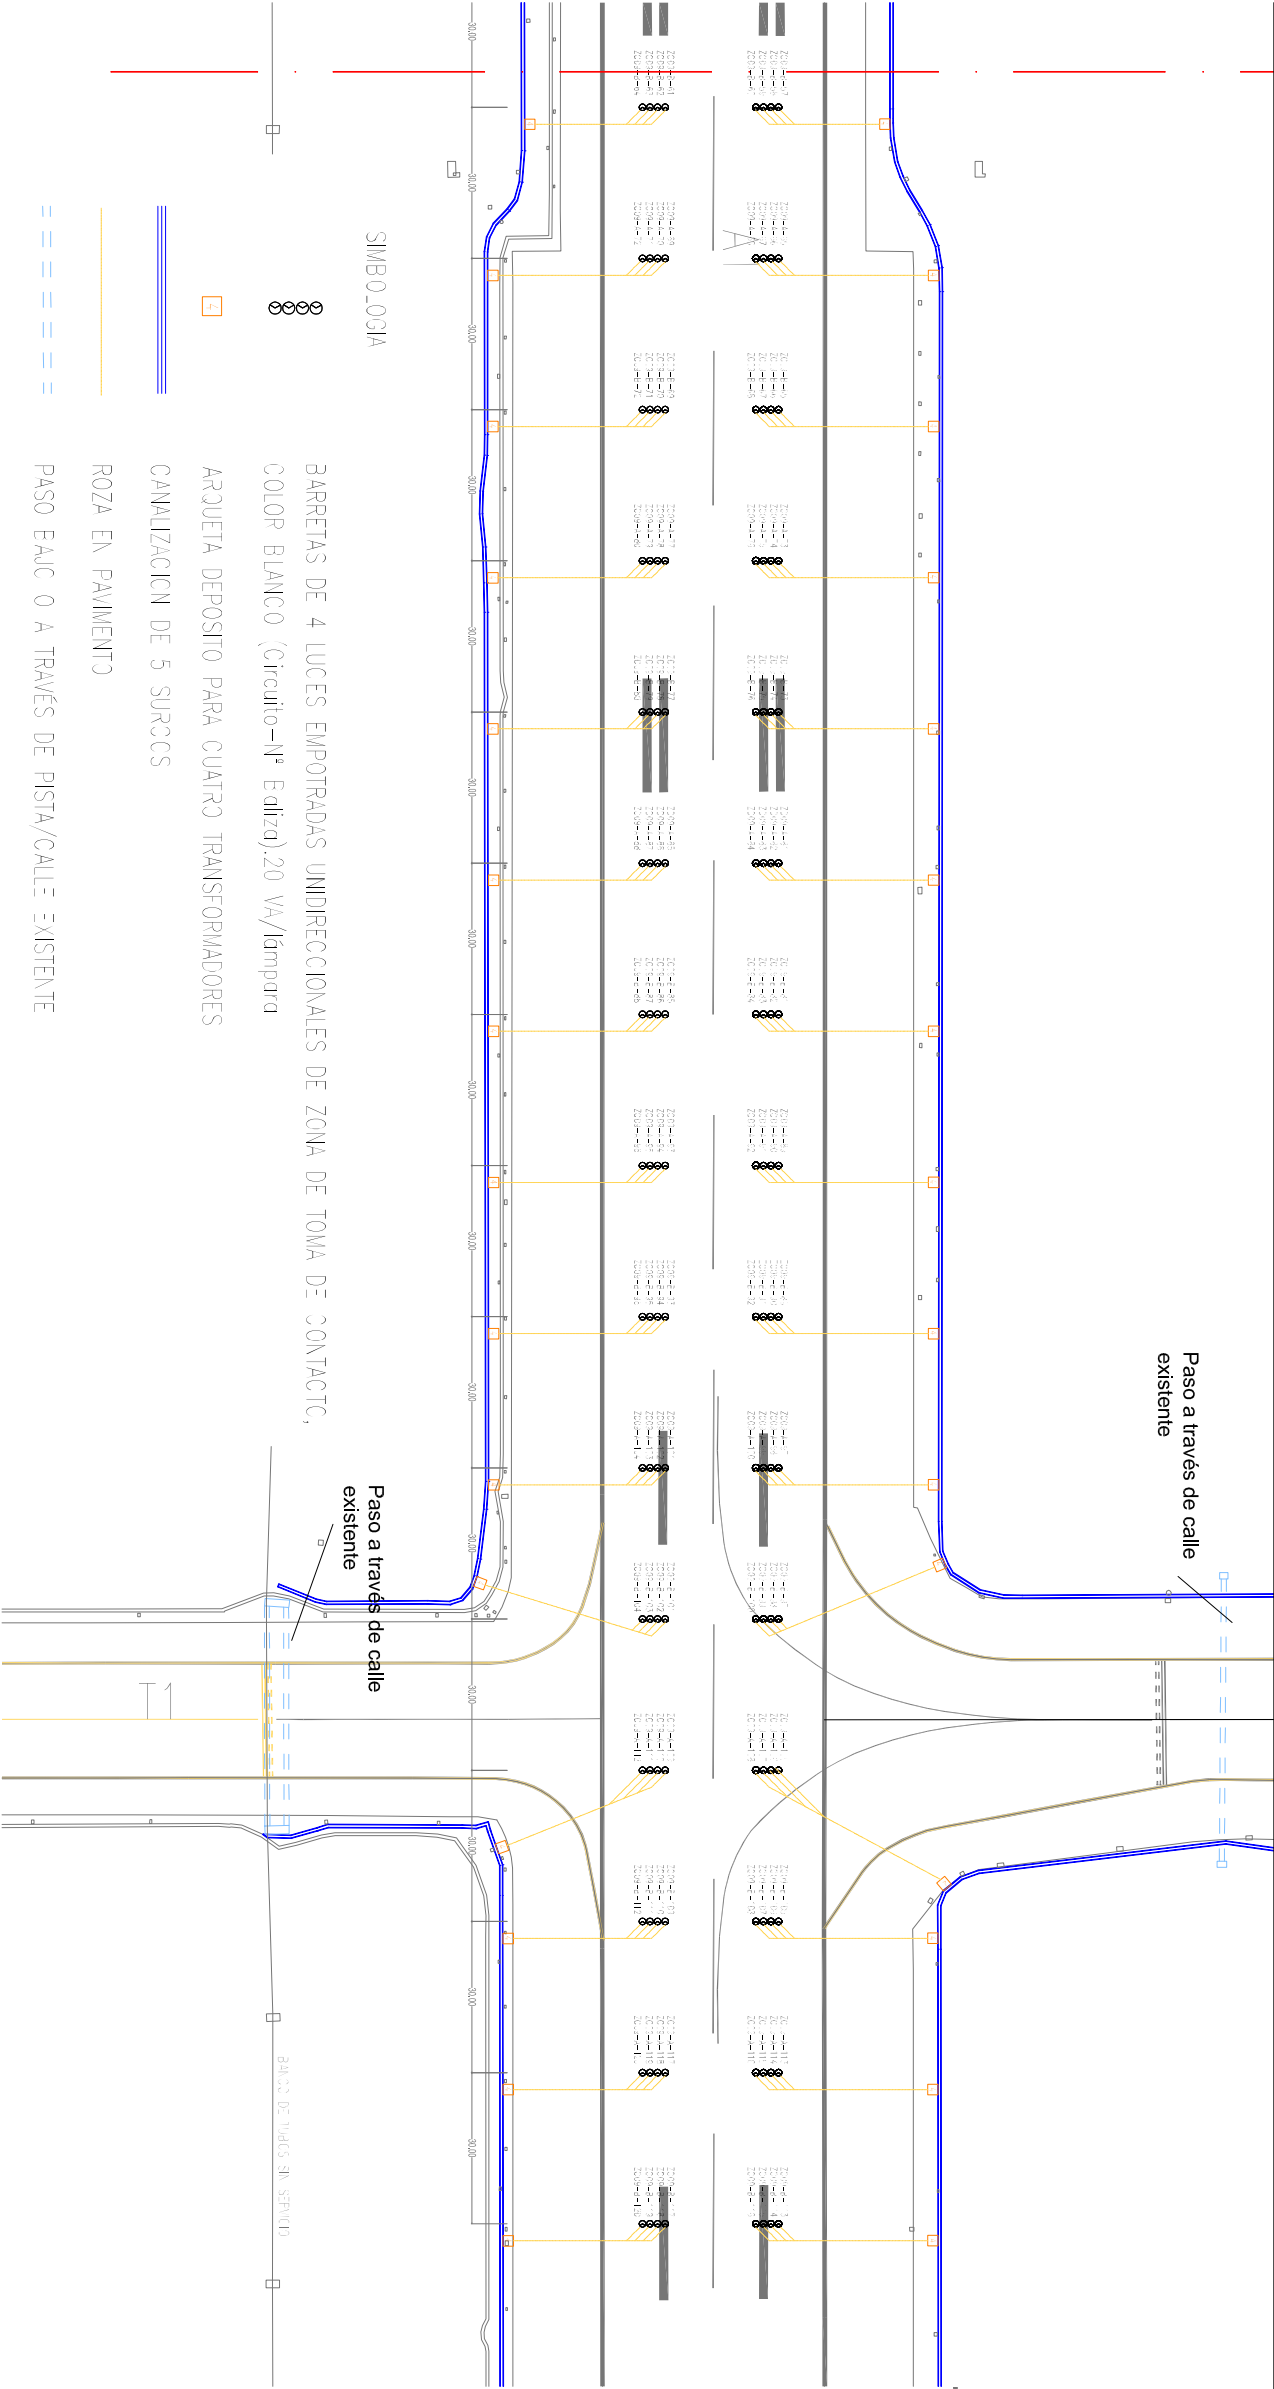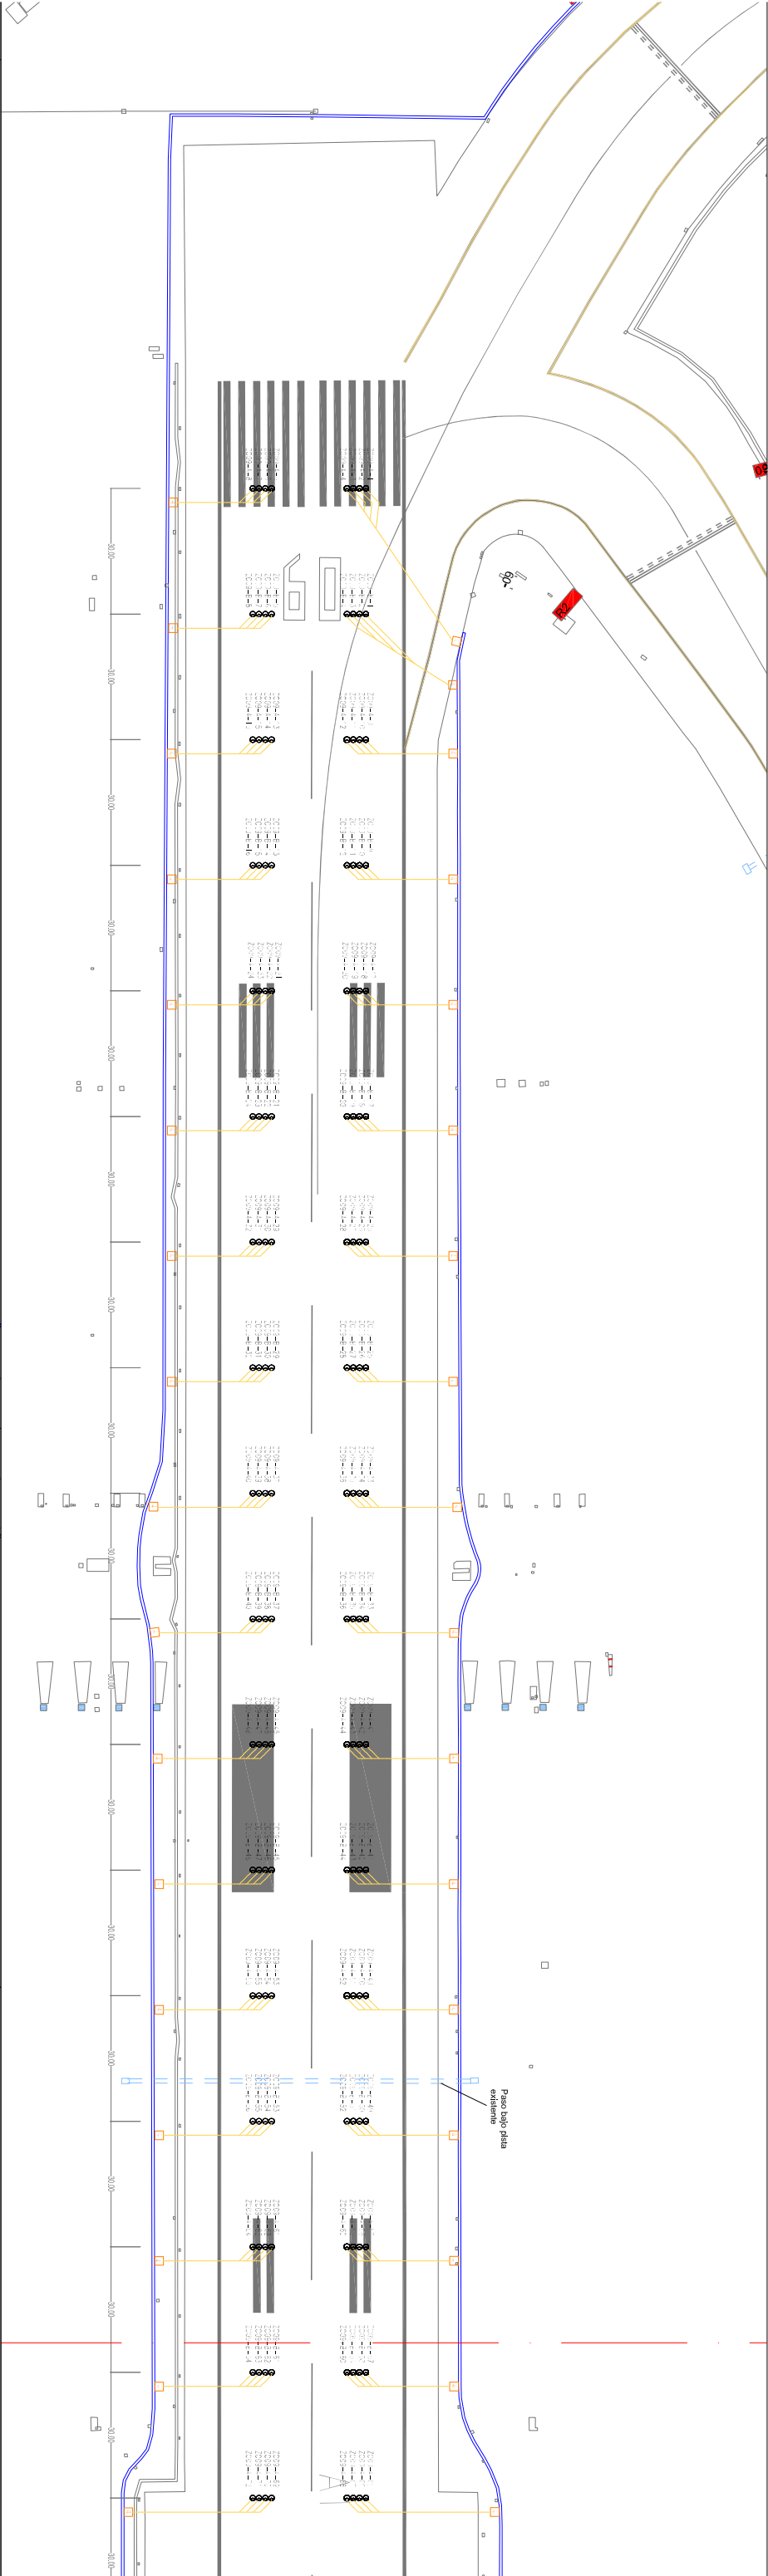

REMODELACIÓN DEL SISTEMA ELÉCTRICO AEROPUERTO DE SEVILLA			
LUCES DE ZONA DE TOMA DE CONTACTO CAB. 09 CONFIGURACIÓN. CANALIZACIONES		ADECUACIÓN CAT. II/III	
INGENIERÍA AERONÁUTICA		INFRAESTRUCTURA DEL TRANSPORTE AÉREO	
DIBUJADO: ANA MOLINA BERNAL		ESCUELA SUPERIOR DE INGENIEROS. SEVILLA	
COMPROBADO: ANA MOLINA BERNAL		DEPARTAMENTO DE INGENIERÍA DEL DISEÑO	
HOJA N. 1	PLANO N. BAL 07	FECHA: SEPT. 2009	ESCALA: 1:1500

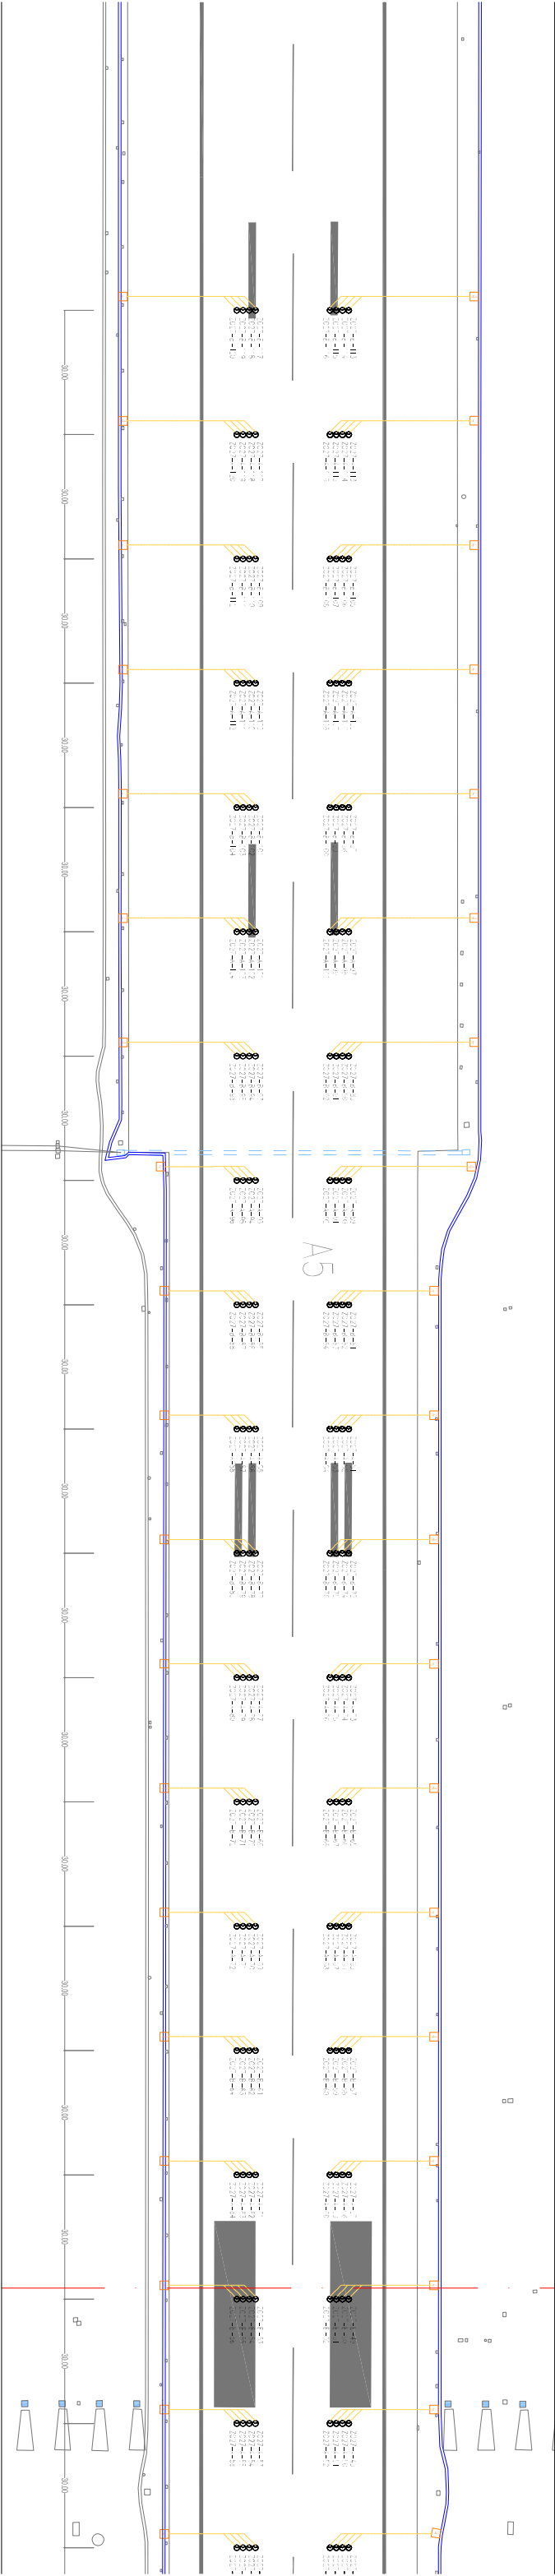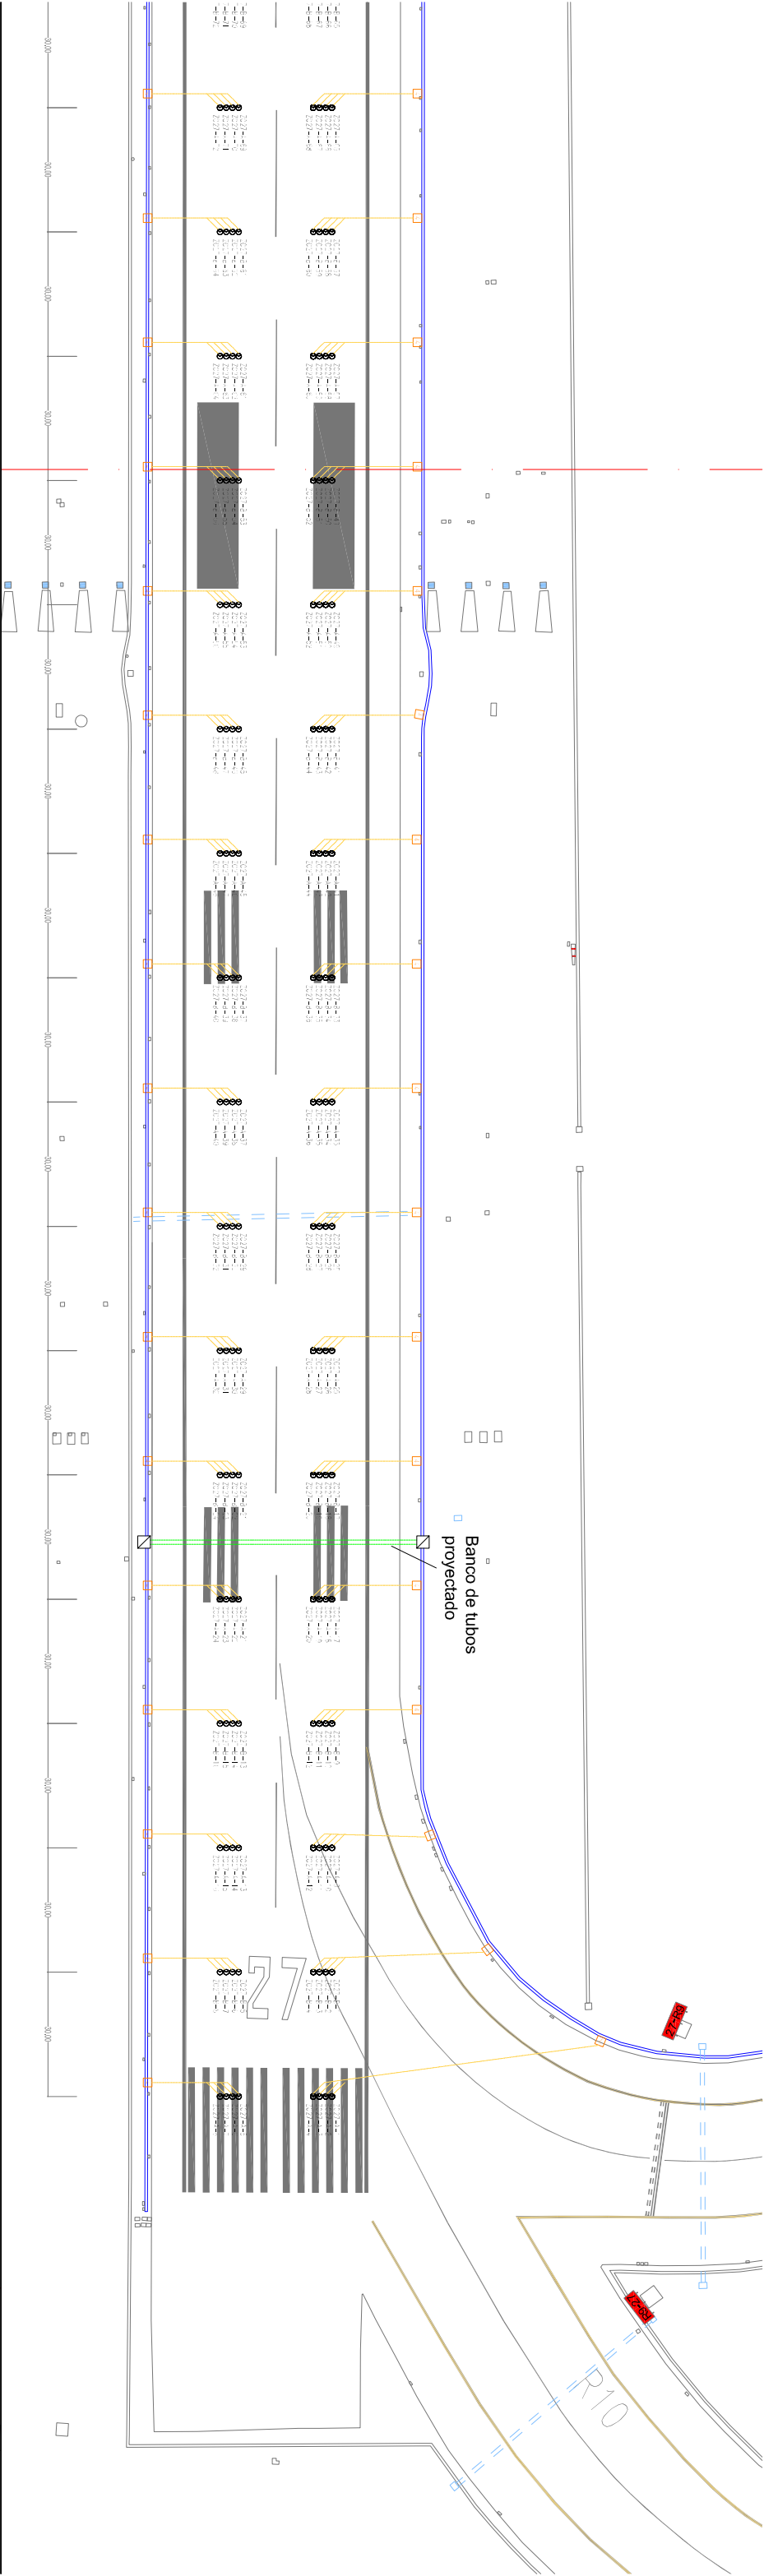

SIMBOLOGIA

1.50
1.50
1.50

18.00

EJE DE PISTA DE VUELO

4

BARREAS DE 4 LUCES EMPOTRADAS UNIDIRECCIONALES DE ZONA DE TOMA DE CONTACTO,
COLOR BLANCO (Circuito-Nº Baliza), 20 v²/lampara

ARQUETA DEPOSITO PARA CUATRO TRANSFORMADORES

ARQUETA DE REGISTRO


CANALIZACION DE 5 SURCOS

POZA EN PAVIMENTO

NUevo BANCO TUBOS

ESCALA: 1:500


REMODELACIÓN DEL SISTEMA ELÉCTRICO AEROPUERTO DE SEVILLA			
ADECUACIÓN CAT. II/III			
LUCES DE ZONA DE TOMA DE CONTACTO CAB. 27 CONFIGURACIÓN. CANALIZACIONES		INFRAESTRUCTURA DEL TRANSPORTE AÉREO	
INGENIERIA AERONAUTICA			
DIBUJADO: ANA MOLINA BERNAL			
COMPROBADO: ANA MOLINA BERNAL			
HOJA N. 1	PLANO N. BAL. 08	FECHA: SEPT. 2009	ESCALA: 1:1500

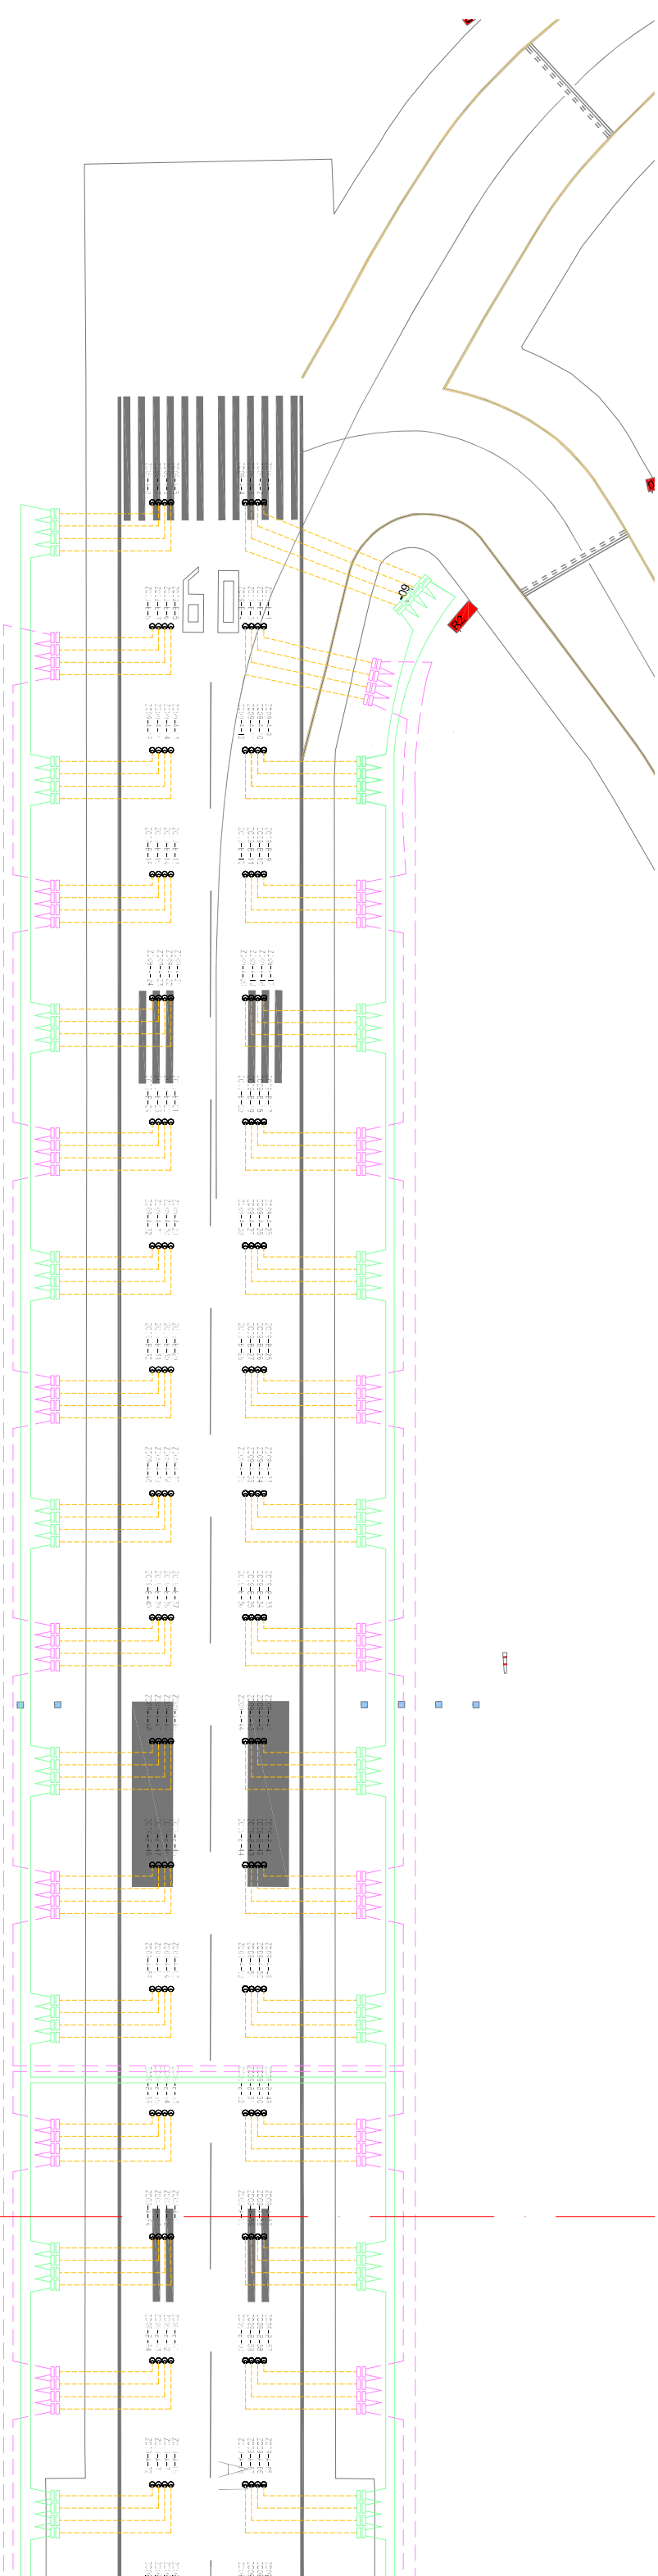



LEYENDA

- ⊙ LUZ EMPOTRADA UNIDIRECCIONAL DE ZONA DE TOMA DE CONTACTO. LUZ BLANCA. 1x20 VA
- CABLE UNE RH21 BALIZAS 6/10kV 1x6mm² (PRIMARIO). CIRCUITO ZC-A
- CABLE UNE RH21 BALIZAS 6/10kV 1x6mm² (PRIMARIO). CIRCUITO ZC-B
- CABLE UNE RV 0,6/1kV 1x2,5mm² (SECUNDARIO)
- TRANSFORMADOR DE PIE DE LÁMPARA DE 45 W
- TRANSFORMADOR DE PIE DE LÁMPARA DE 45 W

ESQUEMA DE CABLEADO

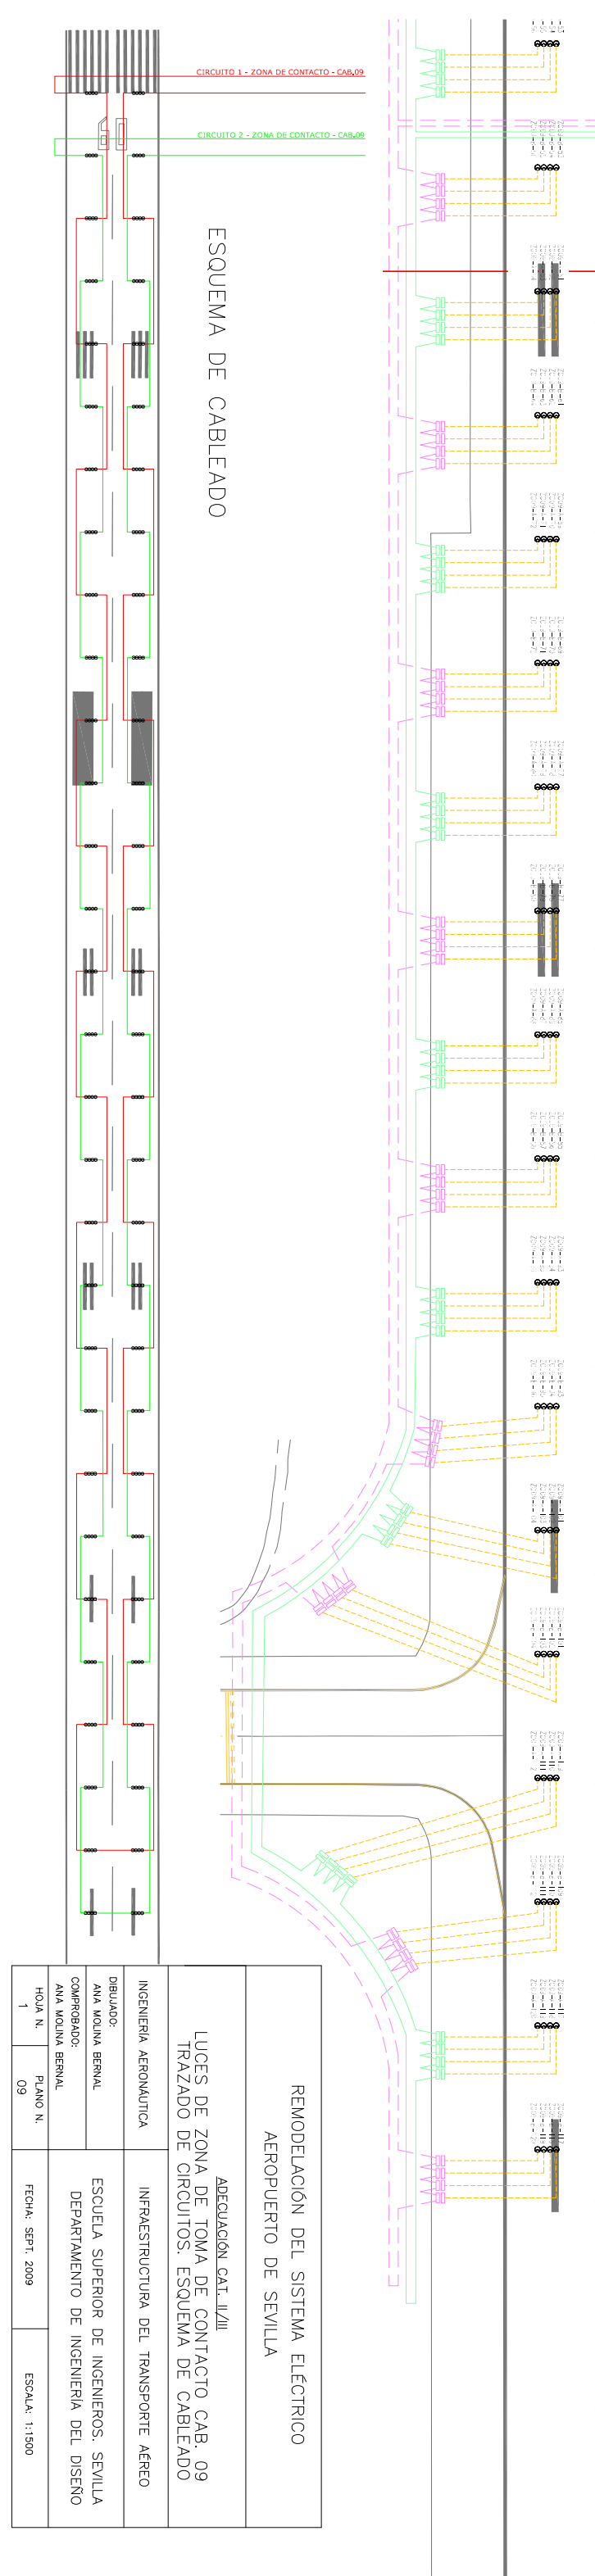


REMEDIACIÓN DEL SISTEMA ELÉCTRICO AEROPUERTO DE SEVILLA			
ADECUACIÓN CAT. II/III			
LUCES DE ZONA DE TOMA DE CONTACTO CAB. 09 TRAZADO DE CIRCUITOS. ESQUEMA DE CABLEADO			
INGENIERÍA AERONÁUTICA		INFRAESTRUCTURA DEL TRANSPORTE AÉREO	
DIBUJADO: ANA MOLINA BERNAL		ESCUELA SUPERIOR DE INGENIEROS. SEVILLA	
COMPROBADO: ANA MOLINA BERNAL		DEPARTAMENTO DE INGENIERÍA DEL DISEÑO	
HOJA N.º 1		FECHA: SEPT. 2009	
PLANO N.º 09		ESCALA: 1:1500	

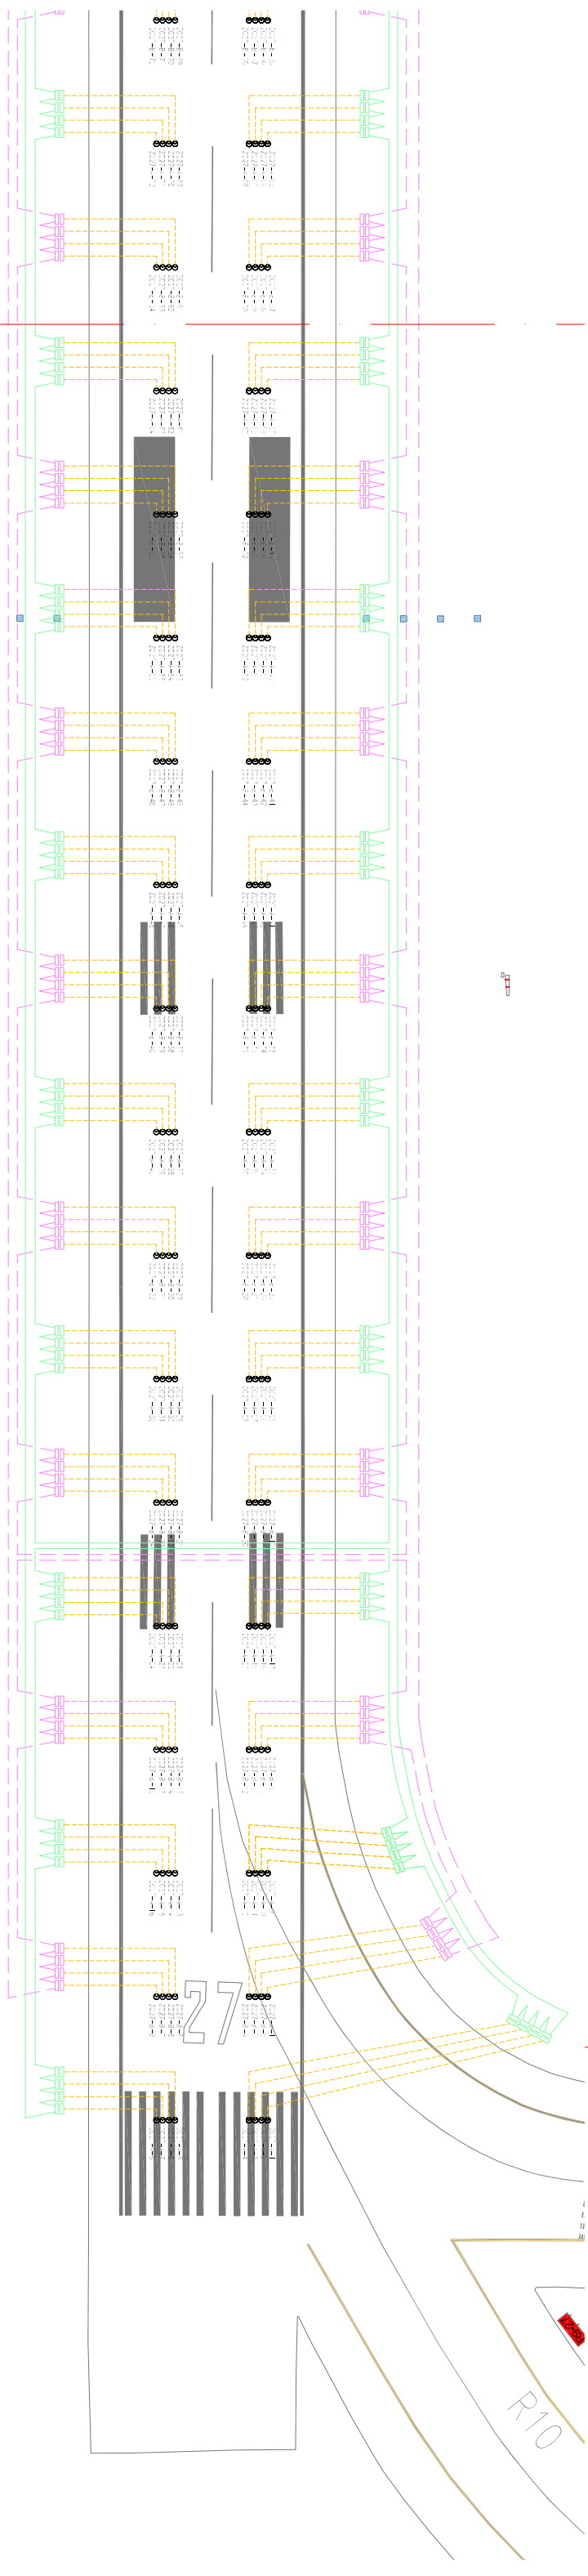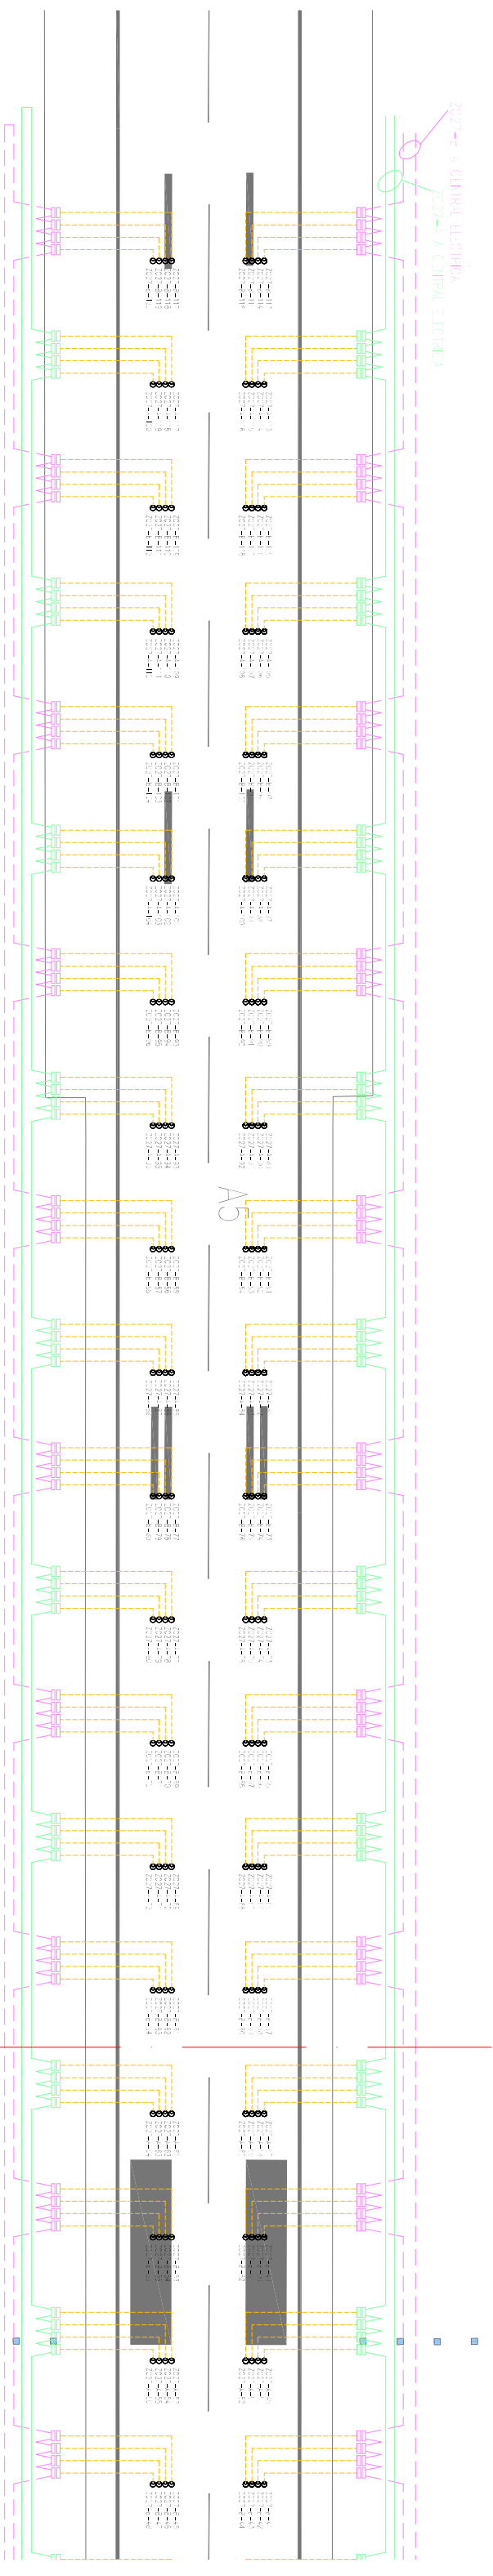

LEYENDA

- LUZ EMPOTRADA UNIDIRECCIONAL DE ZONA DE TOMA DE CONTACTO, LUZ BLANCA, 1x20 VA
- CABLE UNE RHZ1 BALZAS 6/10kV 1x6mm² (PRIMARIO), CIRCUITO ZC-A
- CABLE UNE RHZ1 BALZAS 6/10kV 1x6mm² (PRIMARIO), CIRCUITO ZC-B
- CABLE UNE RV 0,6/1kV 1x2,5mm² (SECUNDARIO)
- TRANSFORMADOR DE PIE DE LAMPARA DE 45 W
- TRANSFORMADOR DE PIE DE LAMPARA DE 45 W

ESQUEMA DE CABLEADO

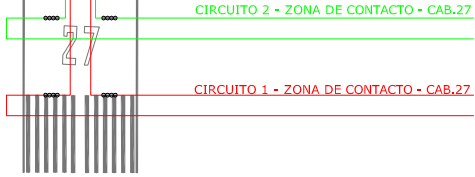

REMODELACIÓN DEL SISTEMA ELÉCTRICO AEROPUERTO DE SEVILLA			
INGENIERÍA AERONÁUTICA		ADECUACIÓN CAT. II/III INFRAESTRUCTURA DEL TRANSPORTE AÉREO	
DIBUJADO: ANA MOLINA BERNAL		ESCUELA SUPERIOR DE INGENIEROS. SEVILLA DEPARTAMENTO DE INGENIERÍA DEL DISEÑO	
COMPROBADO: ANA MOLINA BERNAL			
HOJA N.º 1	PLANO N.º BAL 10	FECHA: SEPT. 2009	ESCALA: 1:1500