




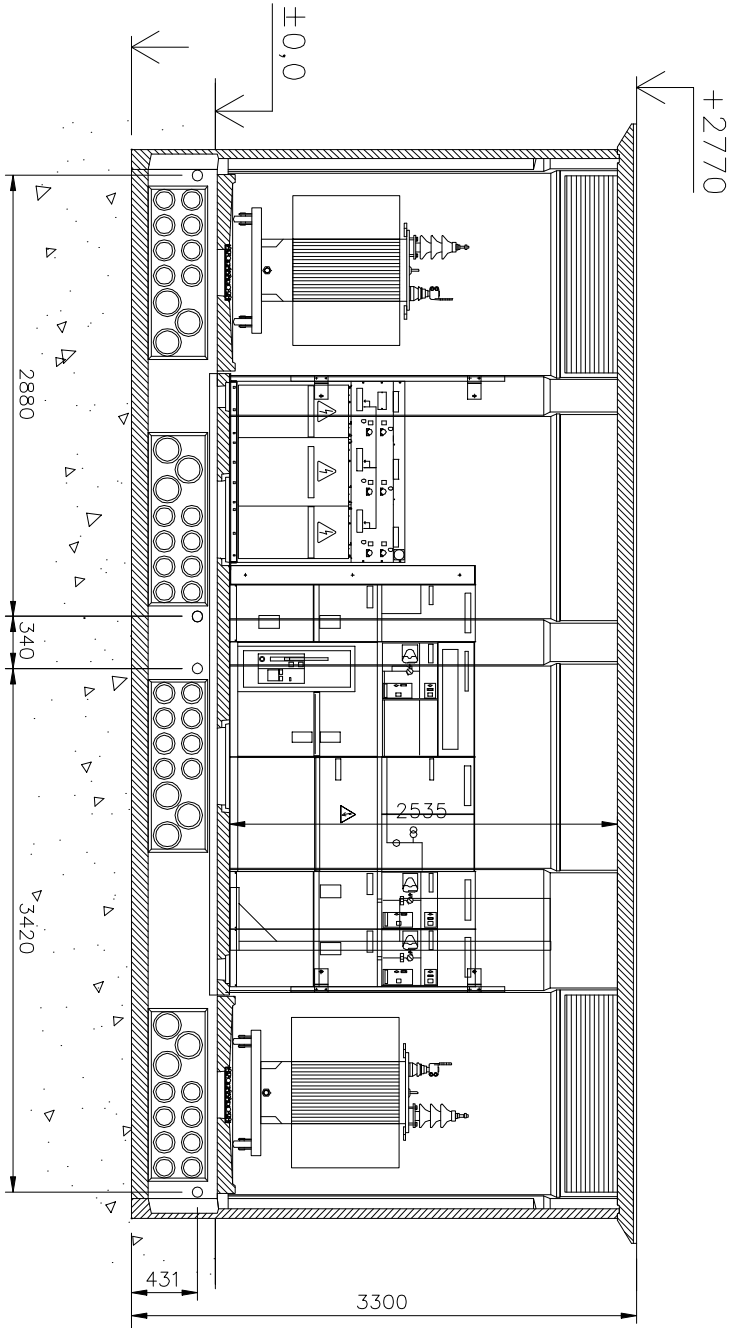


SECCIÓN

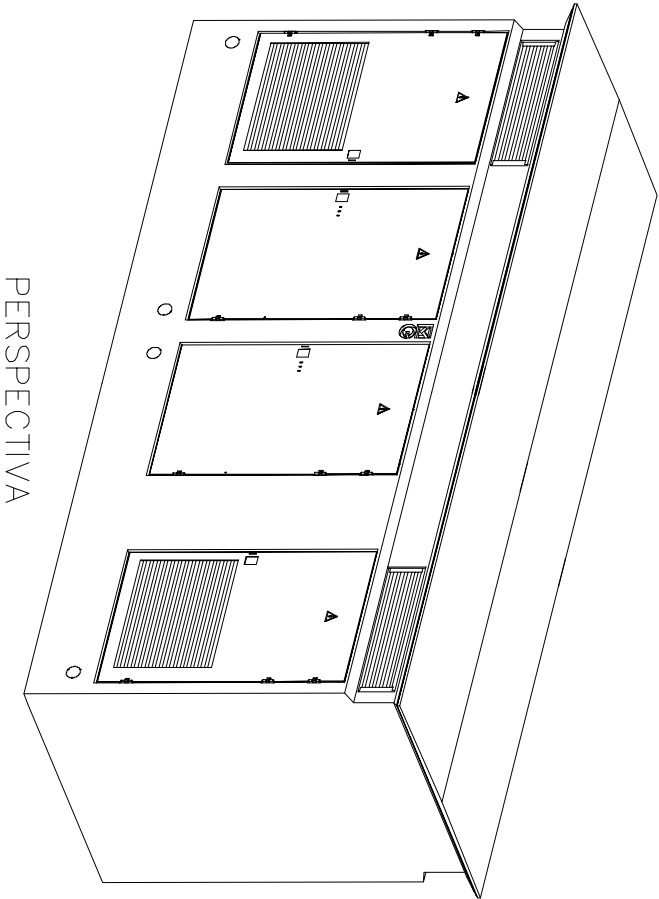

PERSPECTIVA

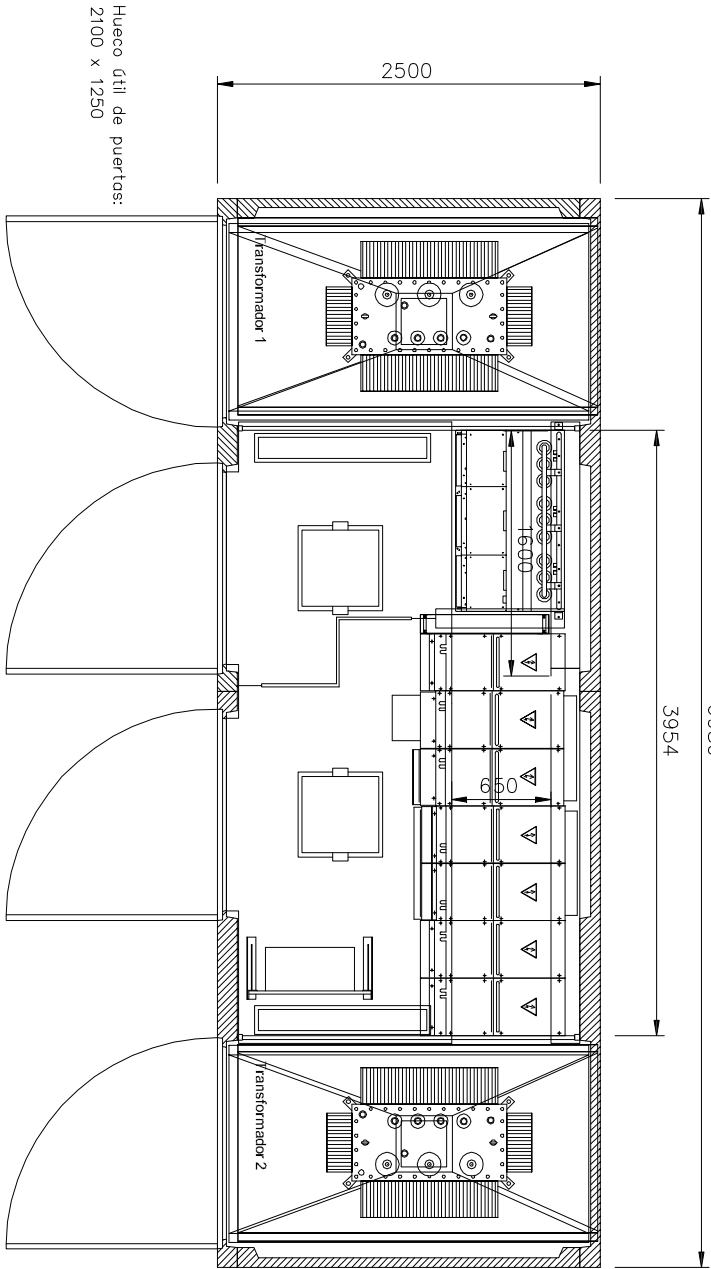

PLANTA

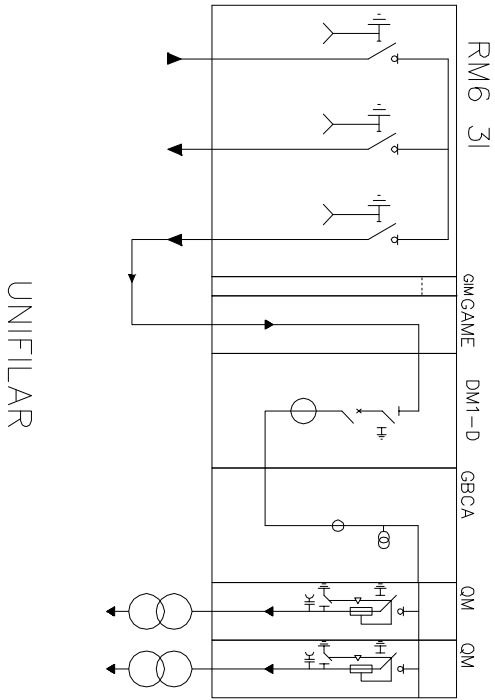

UNIFILAR

PROYECTO FIN DE CARRERA	FECHA: JUNIO 2008
INGENIERO INDUSTRIAL: Samuel Vera Ocete	Escuela Superior De Ingenieros de Sevilla

Proyecto:

INDUSTRIA APROVECHAMIENTO DE SUBPRODUCTOS CÁRNICOS

PLANO:
INSTALACIÓN ELÉCTRICA
Obra civil e implantación centro de
transformación



ESCALA:
1:50
Nº PLANO:
MTO2