


DISTRIBUCIÓN PLANTA ALTA

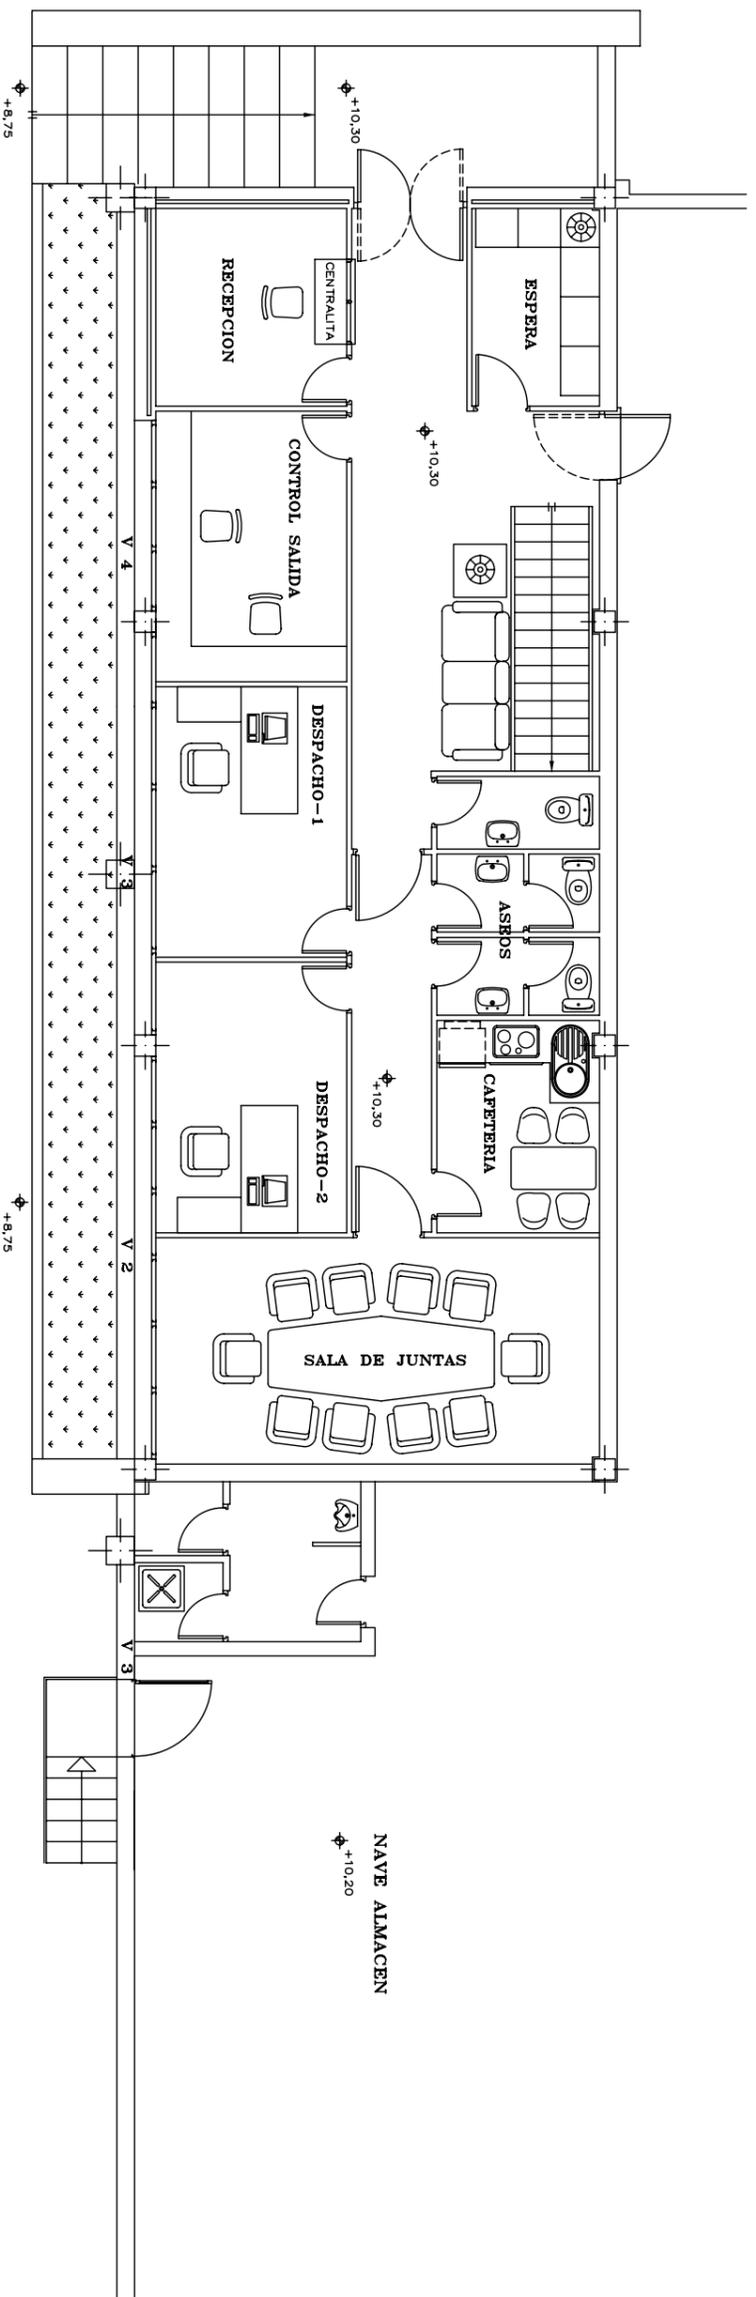

DISTRIBUCIÓN PLANTA BAJA

ESCALA 1:100	<b>PROYECTO FIN DE CARRERA</b> PLANTA DE PROCESADO Y ENVASADO DE ACEITUNA DE MESA PARA UNA PRODUCCIÓN DE 20 Tm/día PLANTA OFICINAS	ESCUELA SUPERIOR DE INGENIEROS INDUSTRIALES DE SEVILLA
REF.		
DIB.		
COMP.		
FECHA 27-10-09	ALUMNO: JOSÉ MARÍA LAFITTE SOLÍS	PLANO N.º 04